


地下埋設物調査平面図（電気・ガス・上水道） S=1:300

所在 横浜市栄区庄戸三丁目1-1

学校番号	年度	区分	工事番号
栄一46	16	既	
図面番号	地質調査	家屋復旧	他 図 特殊記号
2-5			

種別	記号
電気	---
ガス	---
水道	---

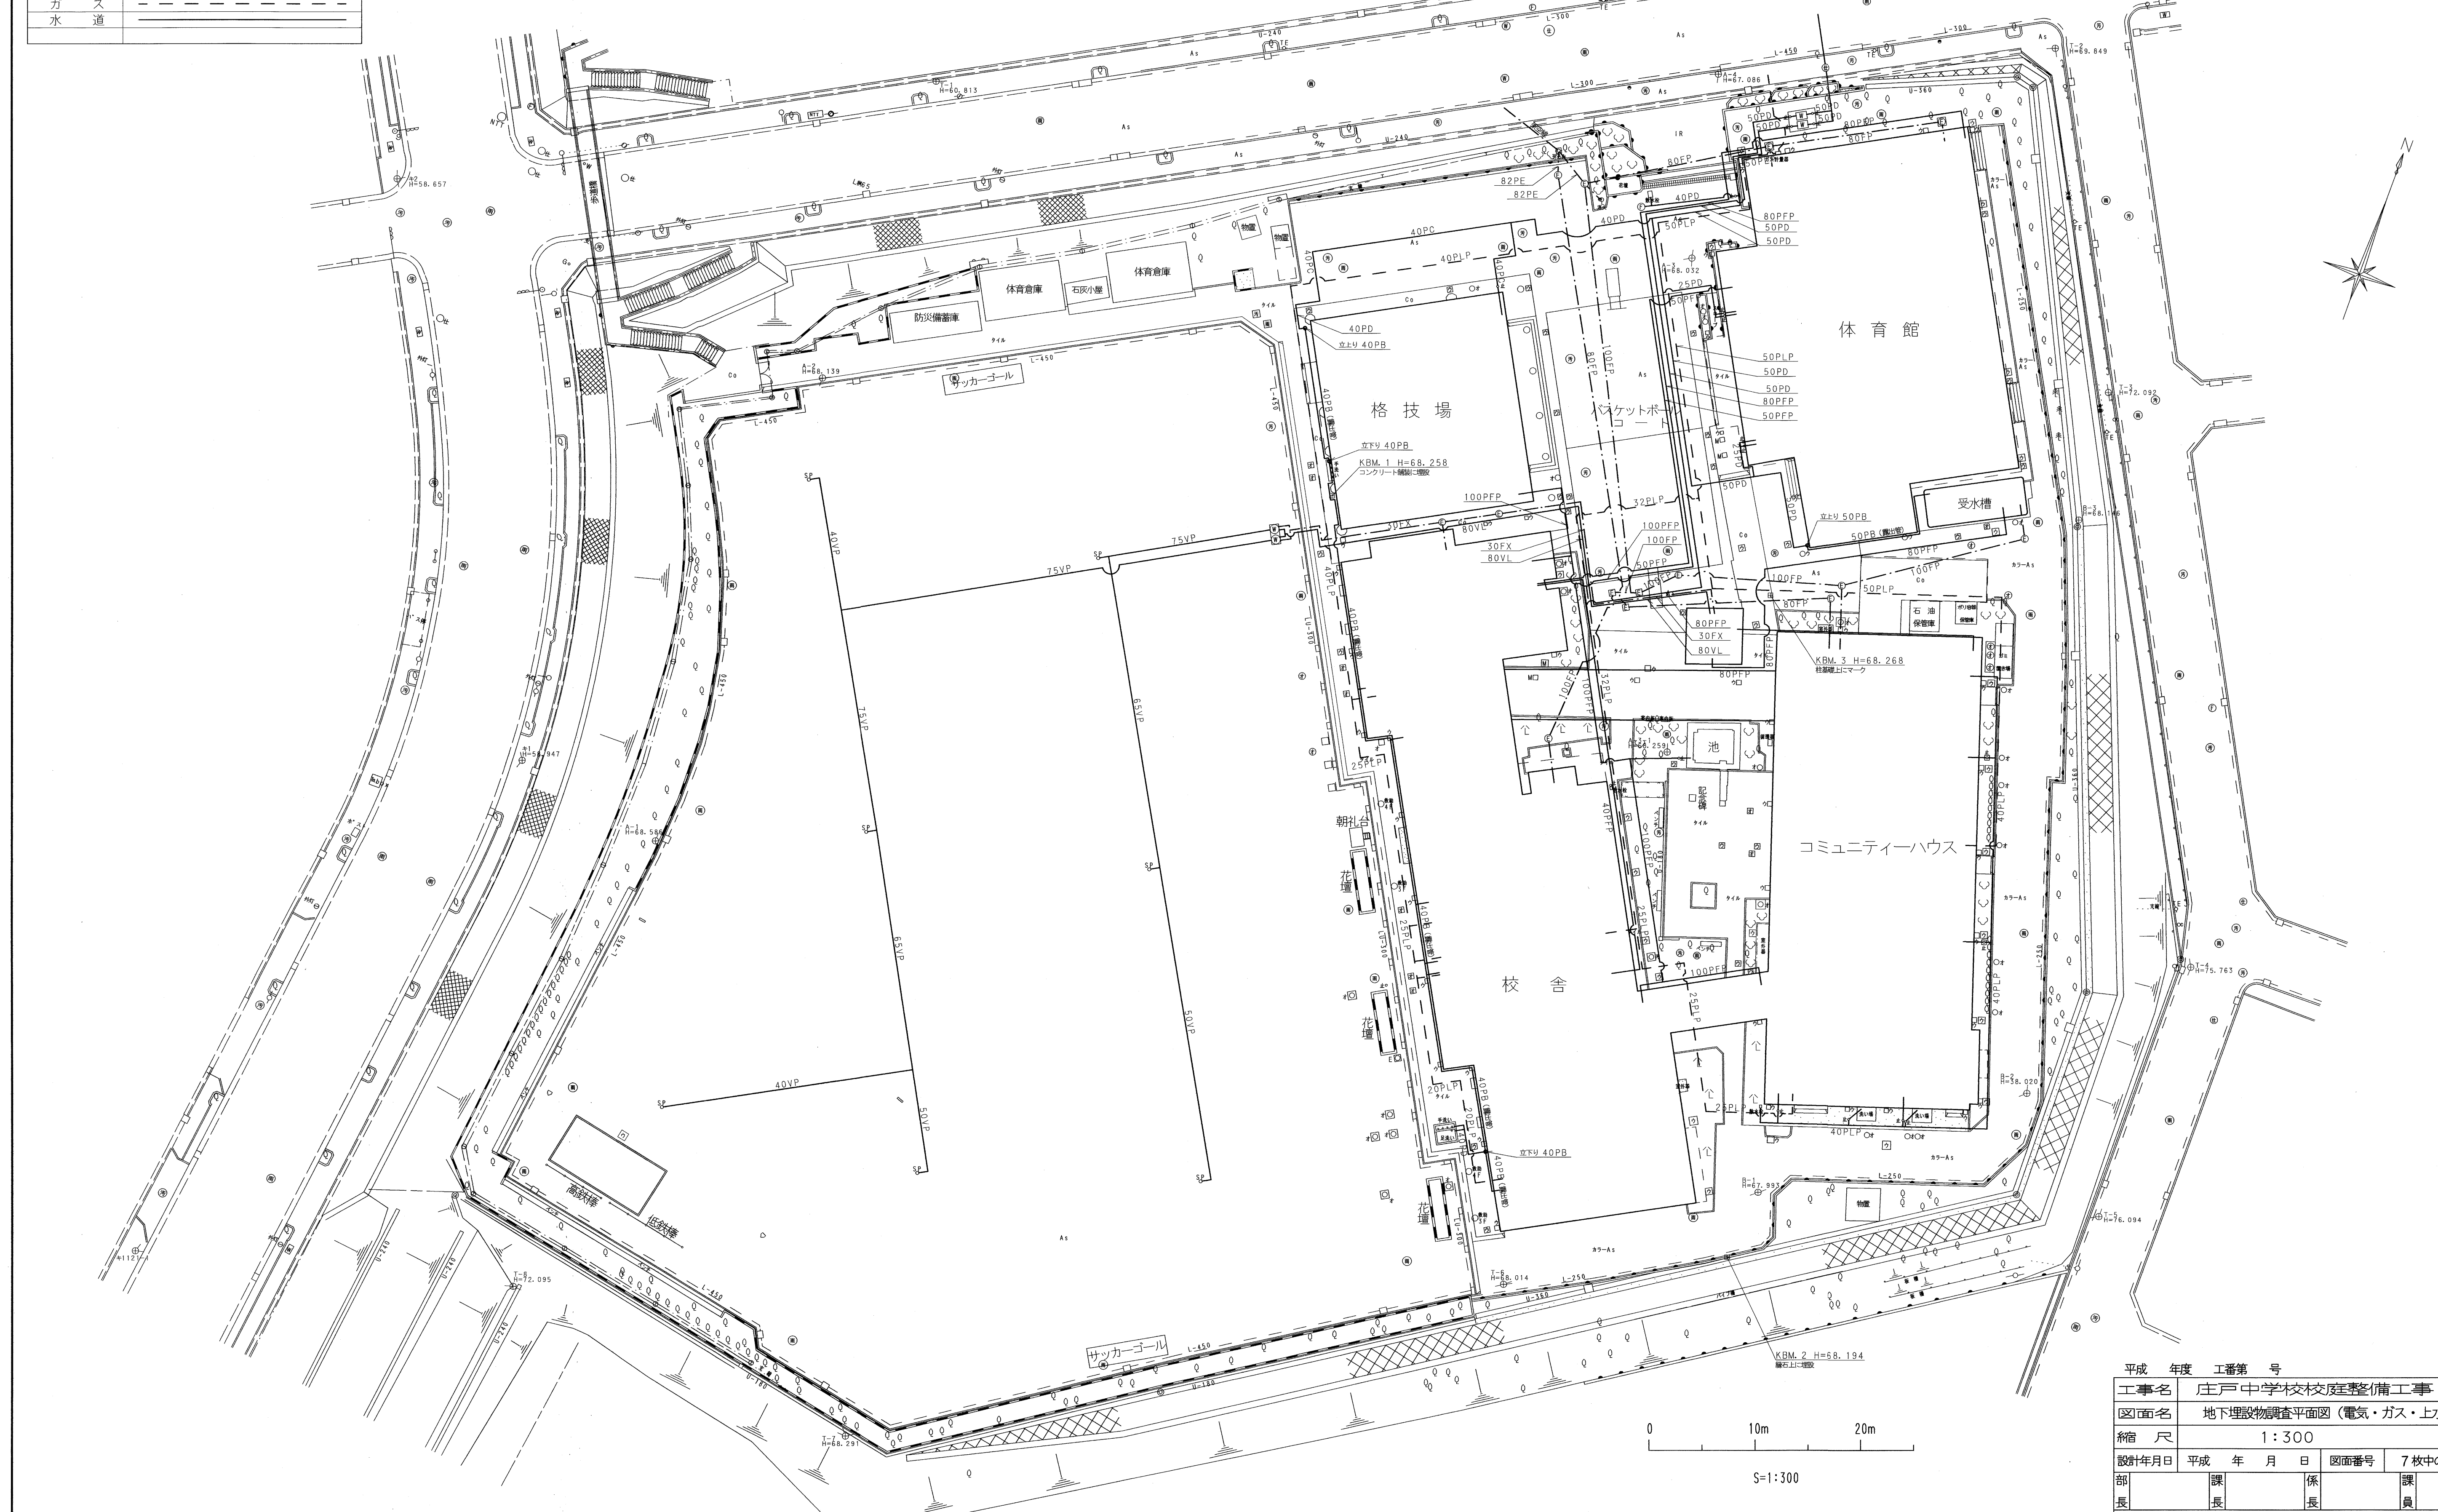


平成	年度	工事番号
工事名 庄戸中学校校庭整備工事		
図面名 地下埋設物調査平面図（電気・ガス・上水道）		
縮尺 1:300		
設計年月日	平成 年 月 日	図面番号 7枚中のNo.4
部 課 係 課	長 長 長 員	
横浜市建築局庁舎施設課校地整備係		

下水道地下埋設物凡例			
種別	内径・内法	汚水	雨水
第1種人孔	φ90 ^{mm}	●	○
第1号井	30 ^m ×30 ^m	■	□
第2号井	45 ^m ×45 ^m	■	□
第3号井	53 ^m ×48 ^m	■	□
第4号井	60 ^m ×60 ^m	■	□
第5号井	70 ^m ×70 ^m	■	□
U型集水井		■	□
I型集水井		■	□
L型中間井		■	□
雨とい		○	○
手・足洗い場		○	○
流水方向		→	→
(推定) 流水方向		→	→

地下埋設物調査平面図 (下水道) S=1:300
 所在 横浜市栄区庄戸三丁目1-1

学校番号	年度	区分	工事番号
栄-46	16	既	
図面番号	地質調査	家屋復旧	他 図 特殊記号
1-5			

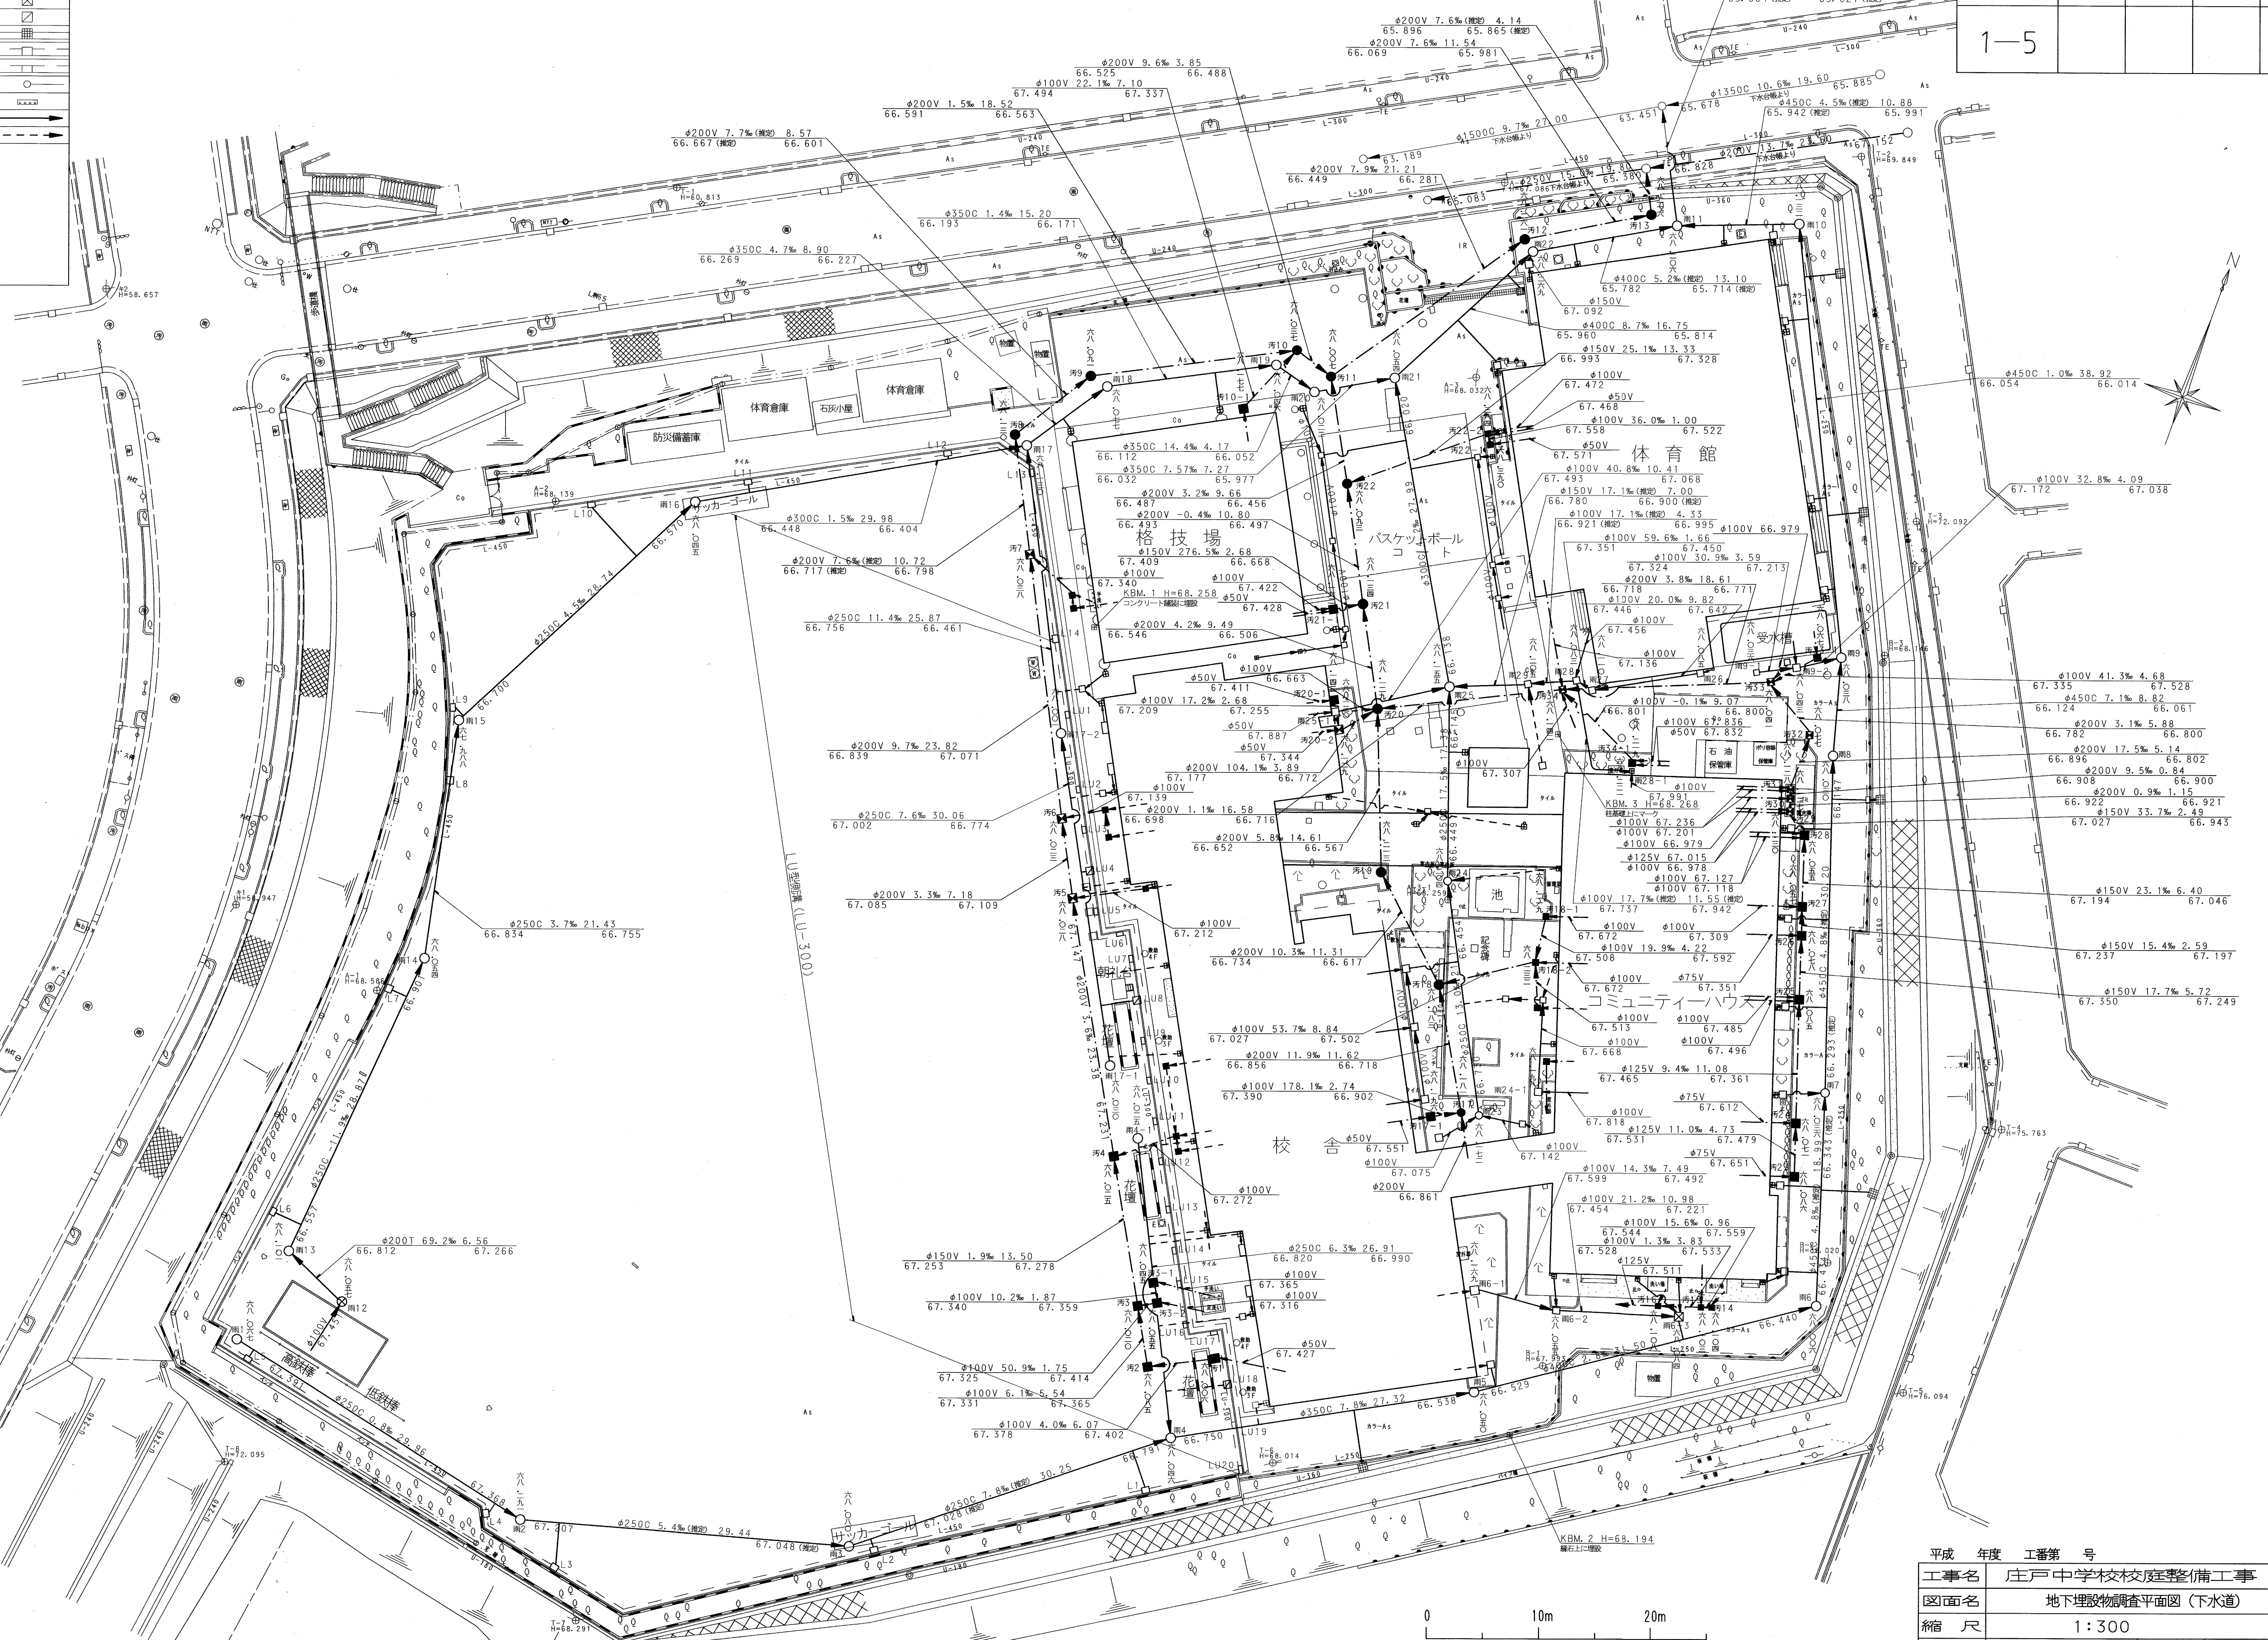

平成 年度 工事番号			
工事名	庄戸中学校校庭整備工事		
図面名	地下埋設物調査平面図(下水道)		
縮尺	1:300		
設計年月日	平成 年 月 日	図面番号	7枚中のNo.3
部 長	課 長	係 長	課 員
横浜市建築局庁舎施設課校地整備係			