



図 面 番 号 E5 - 01		株式会社 協和コンサルタンツ一級建築士事務所 一級建築士事務所東京都登録第13109号 KYOWA ENGINEERING CONSULTANTS CO.,LTD. CONSULTING ENGINEERS & ARCHITECTS	一級建築士 登録第122018号 嶋谷 廣宣		横浜市医療局病院経営本部				工 事 名		旧横浜市立市民病院 解体工事					
					年月日	令和	年	月	縮尺	N S		図面名称	2008.市民病院 緩勾ケア病棟整備工事 (電気設備工事)			
					設 計 者				施 設 番 号		棟番号	完成年度	図面種類	図面枚数	図面番号	
					株式会社 協和コンサルタンツ 一級建築士事務所							0 5		E	2 7	E5 - 01

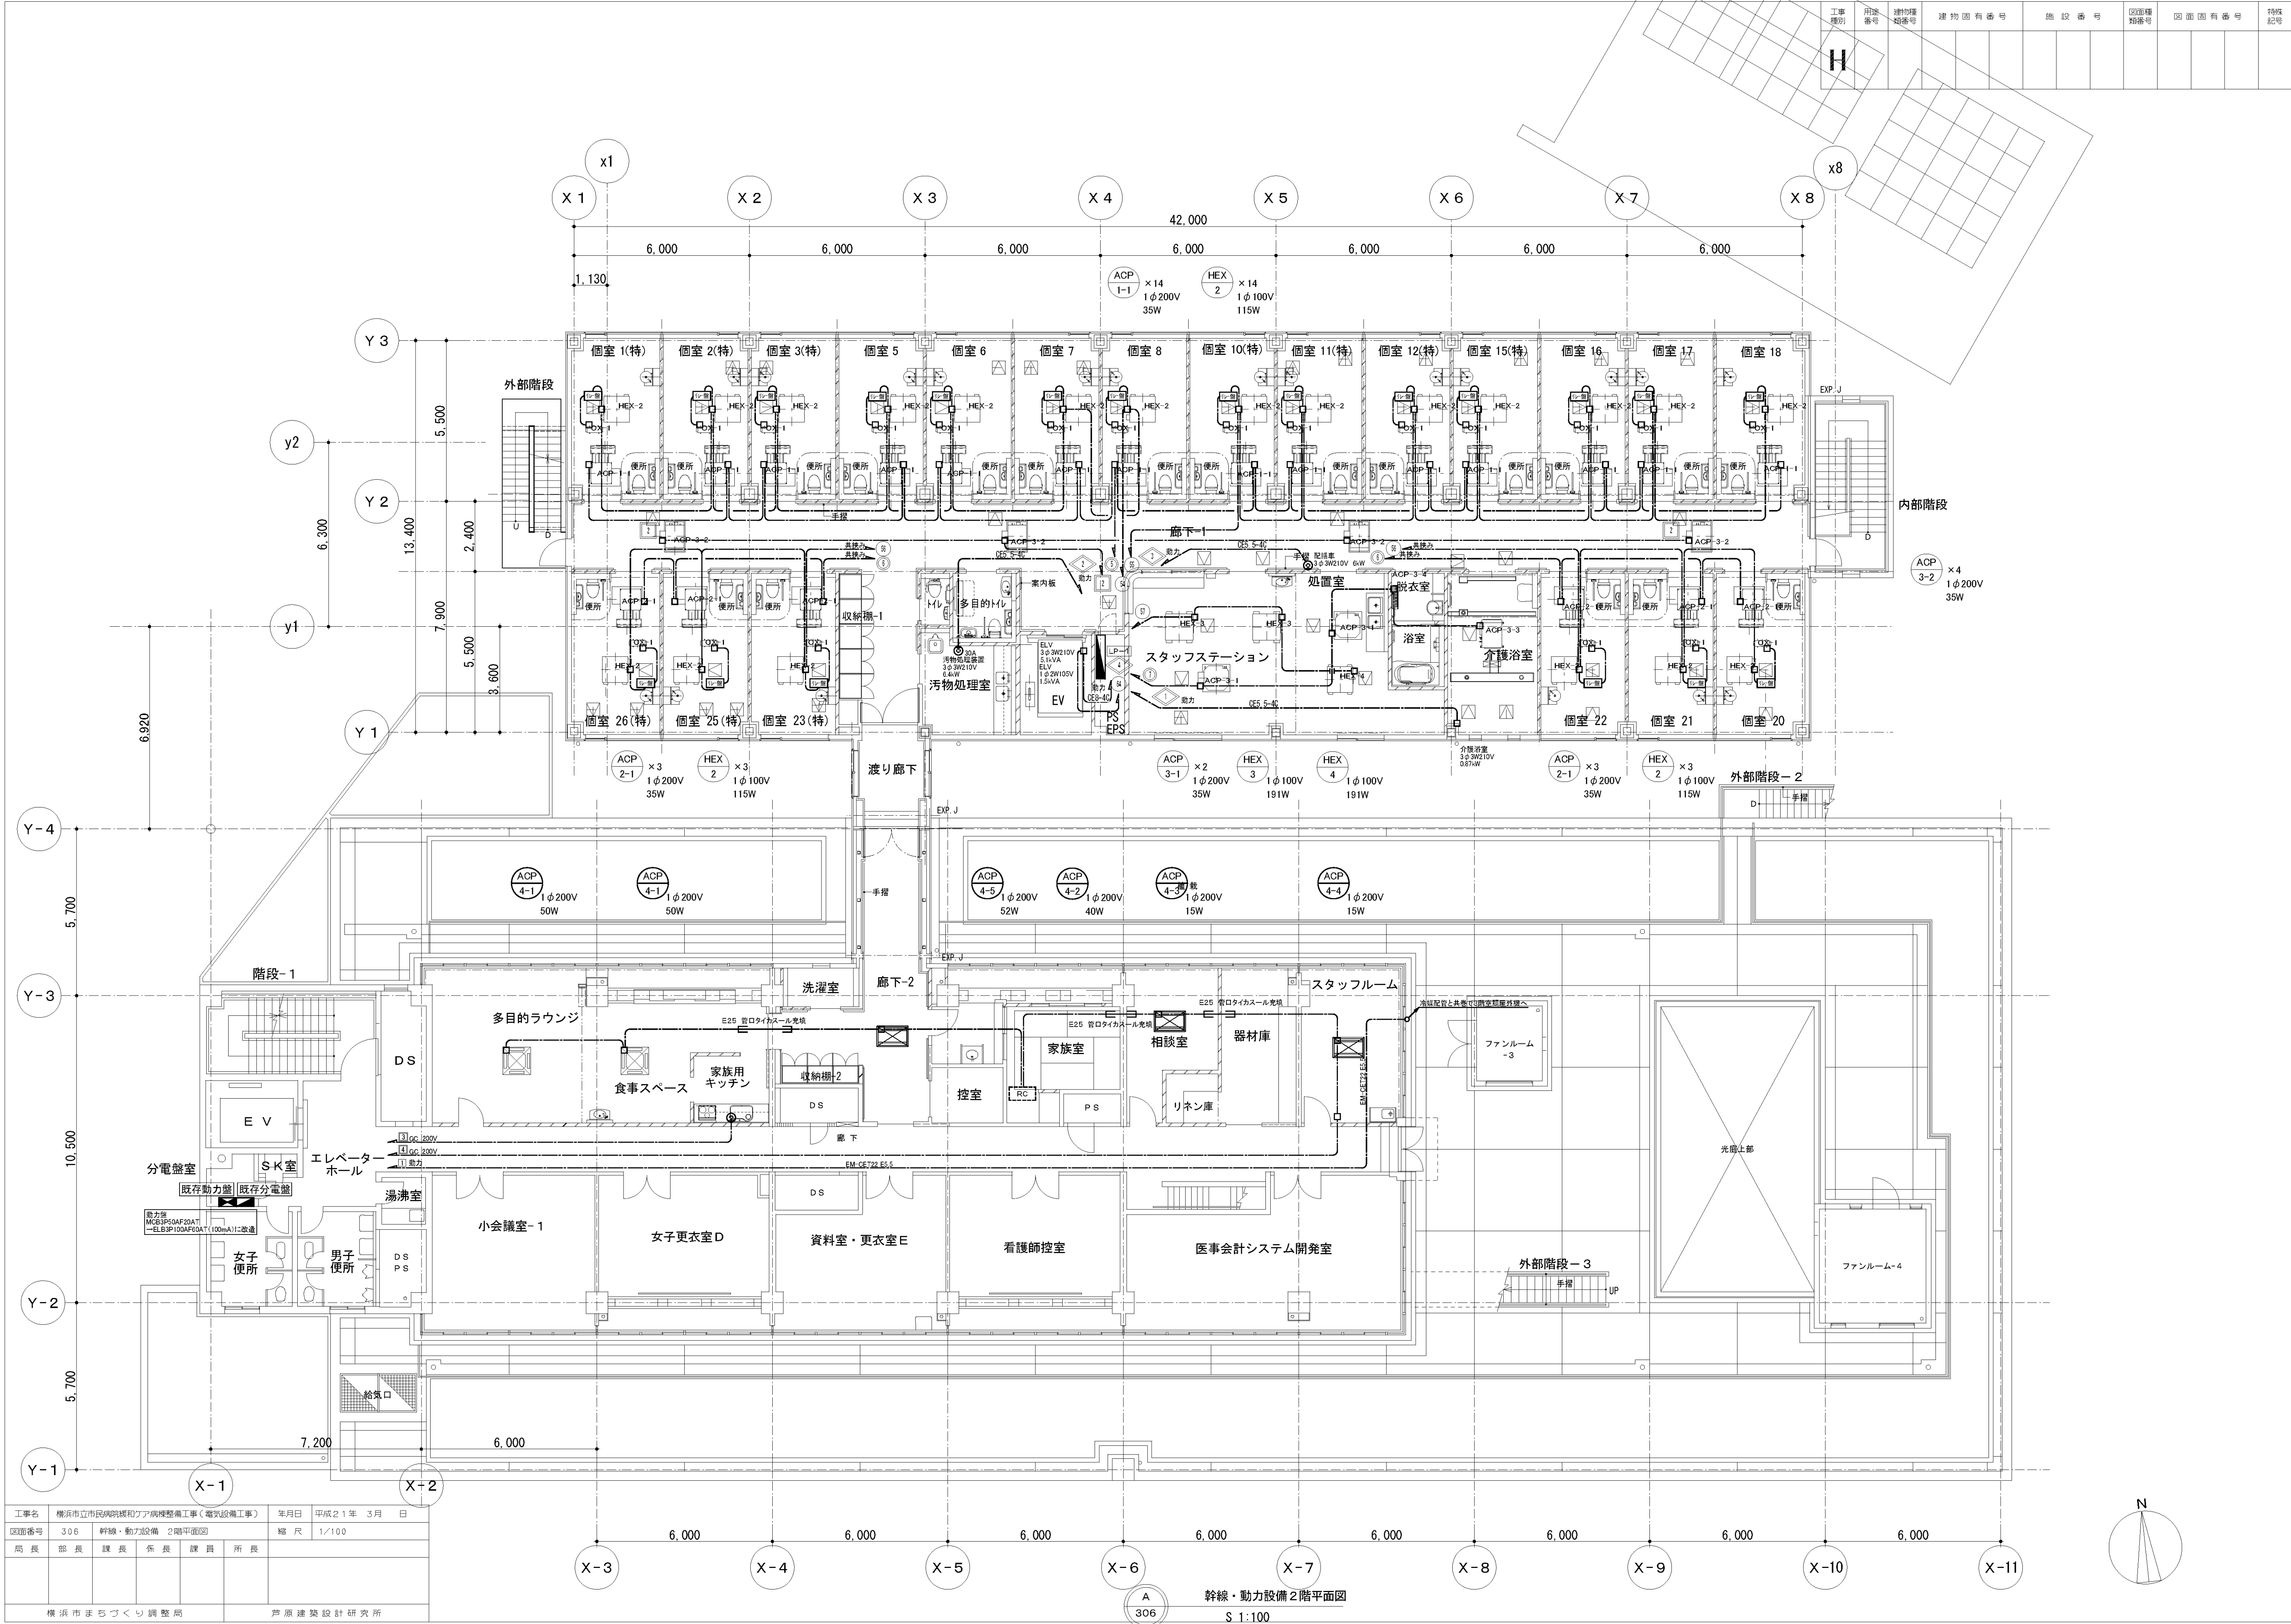

工事名	横浜市市民病院緩和ケア病棟整備工事（電気設備工事）					年月日	平成21年	3月	日
図面番号	306	幹線・動力設備			2階平面図	縮尺	1/100		
局長	部長	課長	係長	課員	所長				
横浜市まちづくり調整局						芦原建築設計研究所			


幹線・動力設備2階平面図
S 1:100

図面番号 E5-02	株式会社 協和コンサルタンツ一級建築士事務所 一級建築士事務所東京都登録第13109号 KYOWA ENGINEERING CONSULTANTS CO., LTD. CONSULTING ENGINEERS & ARCHITECTS					一級建築士 登録第122018号 嶋谷 廣宣		横浜市医療局病院経営本部		工事名	旧横浜市民病院 解体工事
								年月日 令和 年 月 縮尺 NS		図面名称	2008_市民病院 緩和ケア病棟整備工事 (電気設備工事)
								設計者 株式会社 協和コンサルタンツ 一級建築士事務所		施設番号	棟番号 図面種類 図面枚数 図面番号
											0 5 E 2 7 E5-02

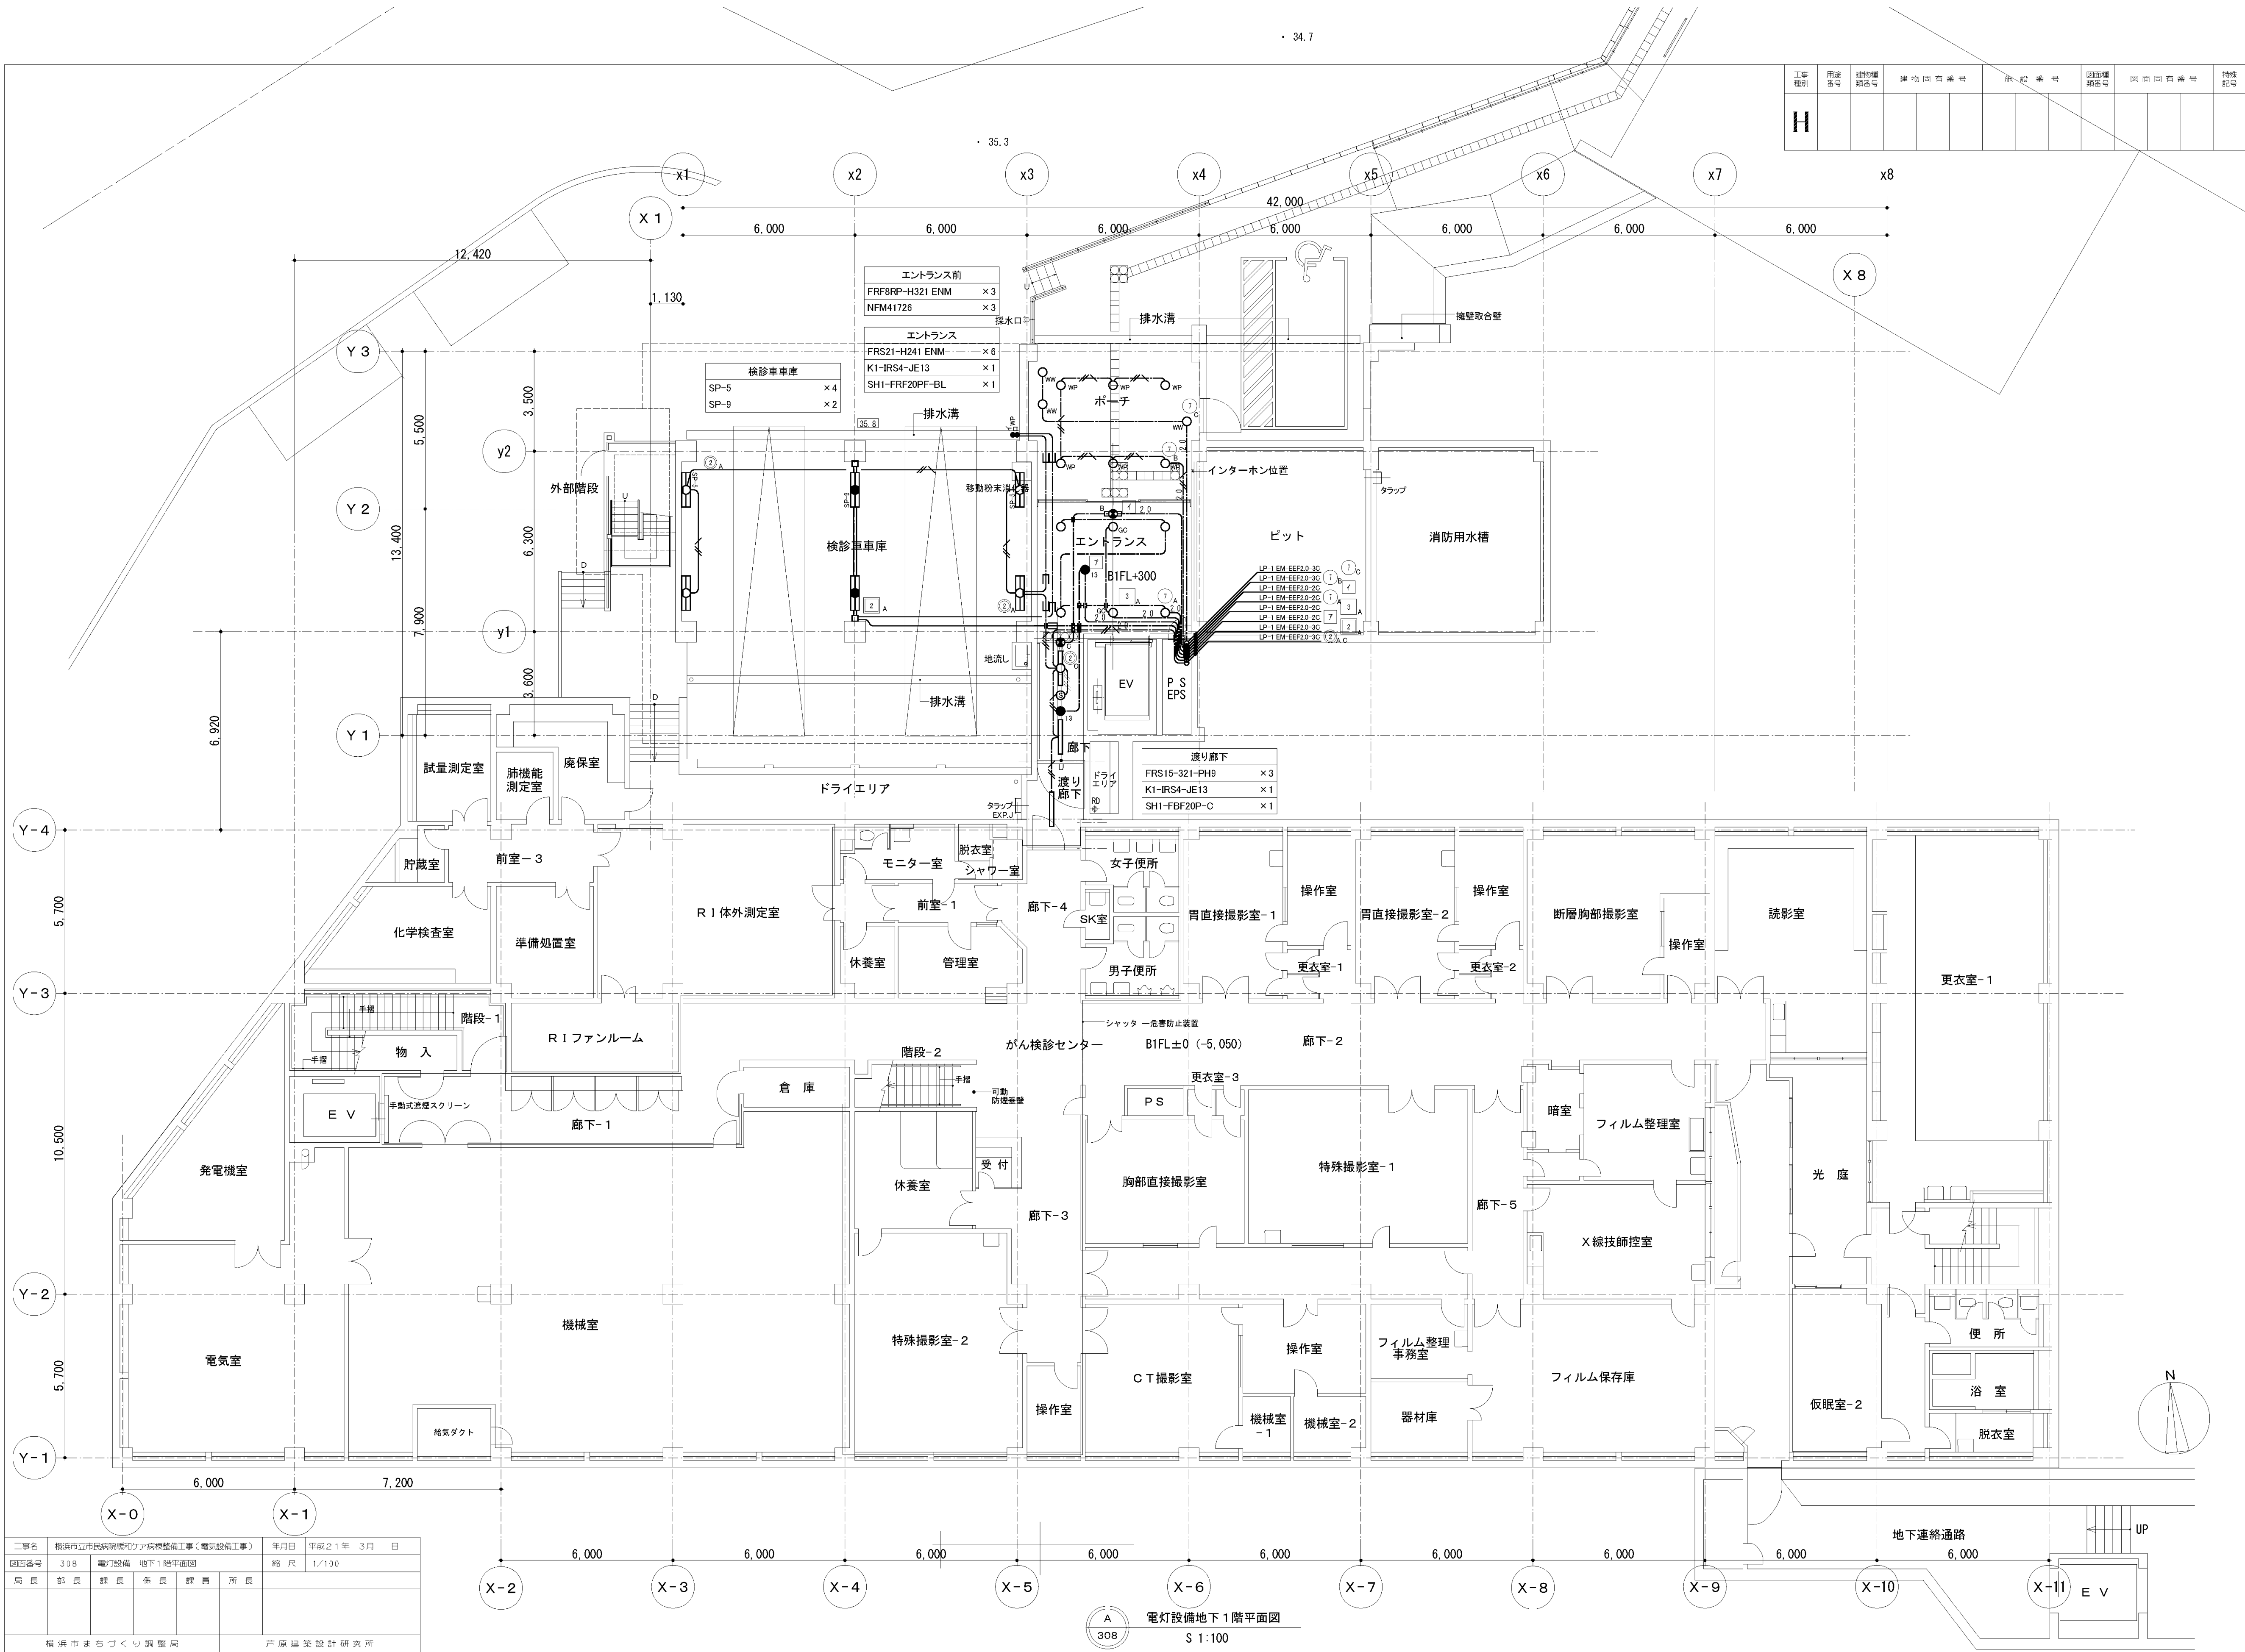



工事名	横浜市立市民病院緩和ケア病棟整備工事（電気設備工事）				年月日	平成21年	3月	日
図面番号	308	電気設備 地下1階平面図				縮尺	1/100	
局長	部長	課長	係長	課員	所長			
横浜市まちづくり調整局						芦原建築設計研究所		

図面番号 E5 - 03		株式会社 協和コンサルタンツ一級建築士事務所 一級建築士事務所東京都登録第13109号 KYOWA ENGINEERING CONSULTANTS CO.,LTD. CONSULTING ENGINEERS & ARCHITECTS	一級建築士 登録第122018号 嶋谷 廣宣	横浜市医療局病院経営本部		工 事 名		旧横浜市民病院 解体工事					
				図面名称		2008_市民病院_緩和ケア病棟整備工事 (電気設備工事)							
	年月日			令和 年 月 日	縮尺	N S							
	設 計 者					施 設 番 号		棟番号	完成年度	図面種類	図面枚数	図面番号	
	株式会社 協和コンサルタンツ 一級建築士事務所								0 5	E	2 7	E5 - 03	

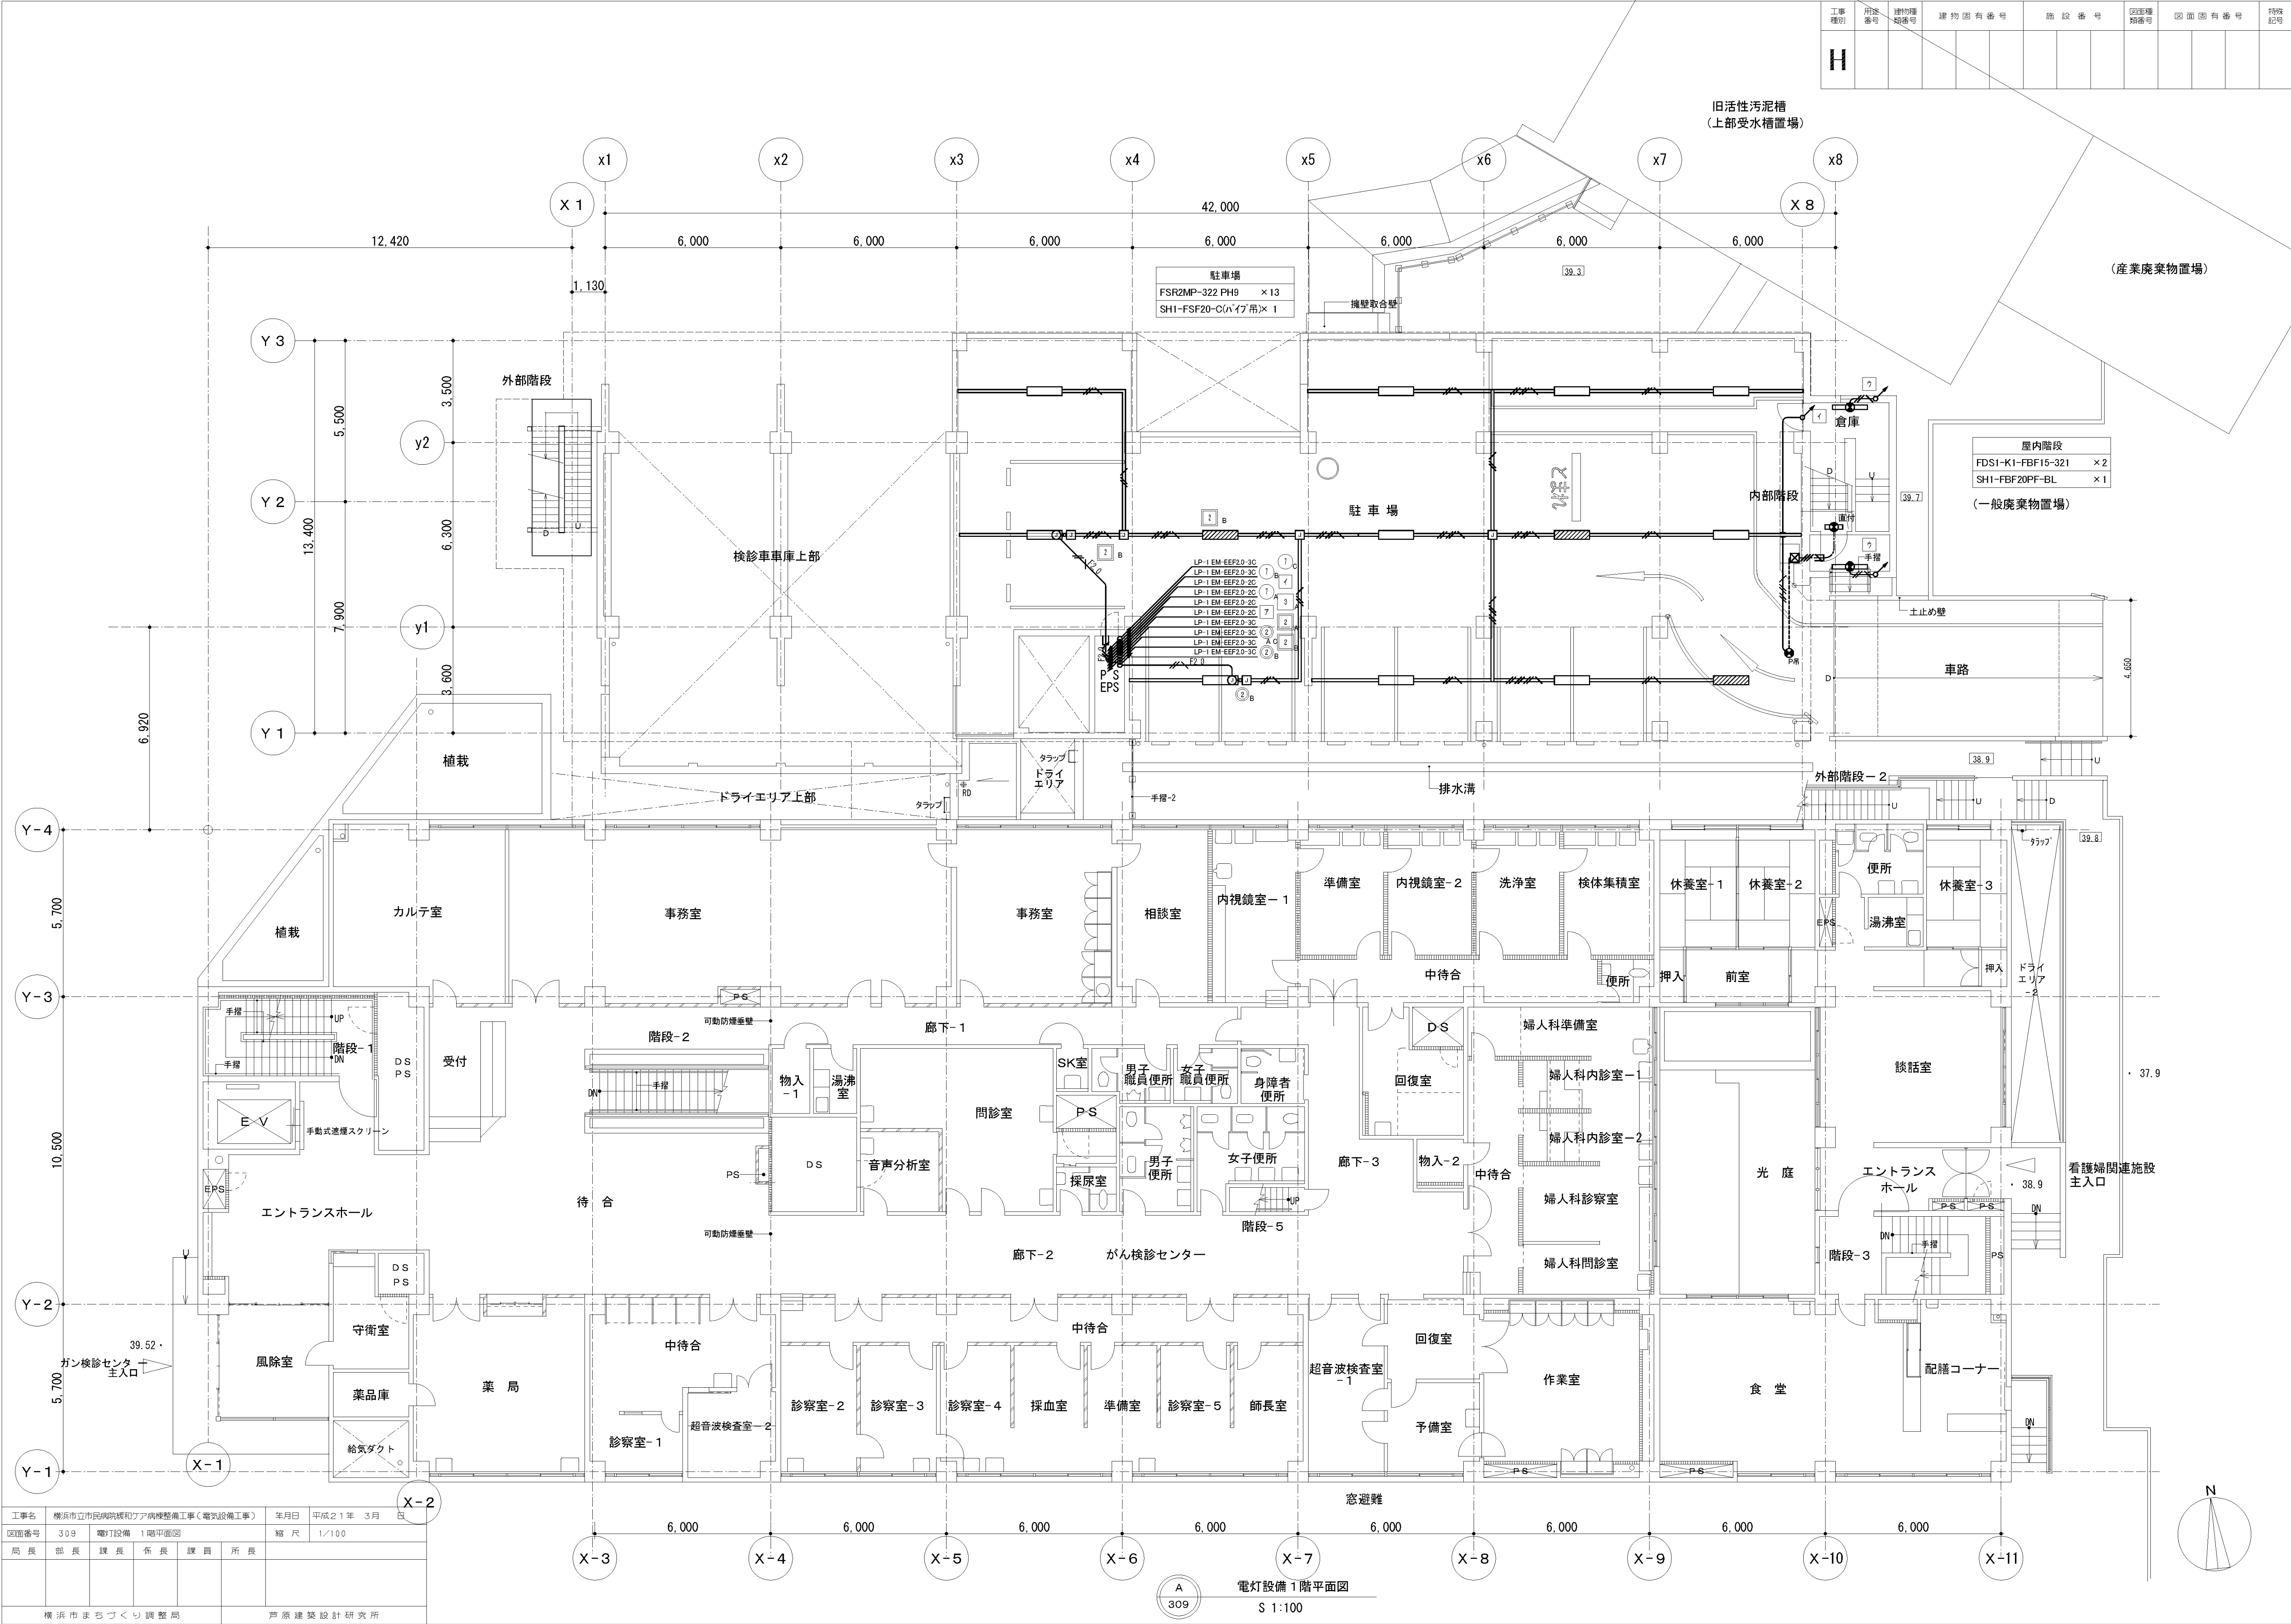

図面番号 E5 - 04											株式会社 協和コンサルタンツ一級建築士事務所 一級建築士事務所東京都登録第13109号 KYOWA ENGINEERING CONSULTANTS CO.,LTD. CONSULTING ENGINEERS & ARCHITECTS	一級建築士 登録第122018号 嶋谷 廣宣	横浜市医療局病院経営本部	工 事 名		旧横浜市長市民病院 解体工事											
														図面名称		2008 市民病院 緩和ケア病棟整備工事 (電気設備工事)											
														年月日	令和	年	月	縮尺	N S								
														設 計 者						施 設 番 号		棟番号	完成年度	図面種類	図面枚数	図面番号	
														株式会社 協和コンサルタンツ 一級建築士事務所									0 5		E	2 7	E5 - 04

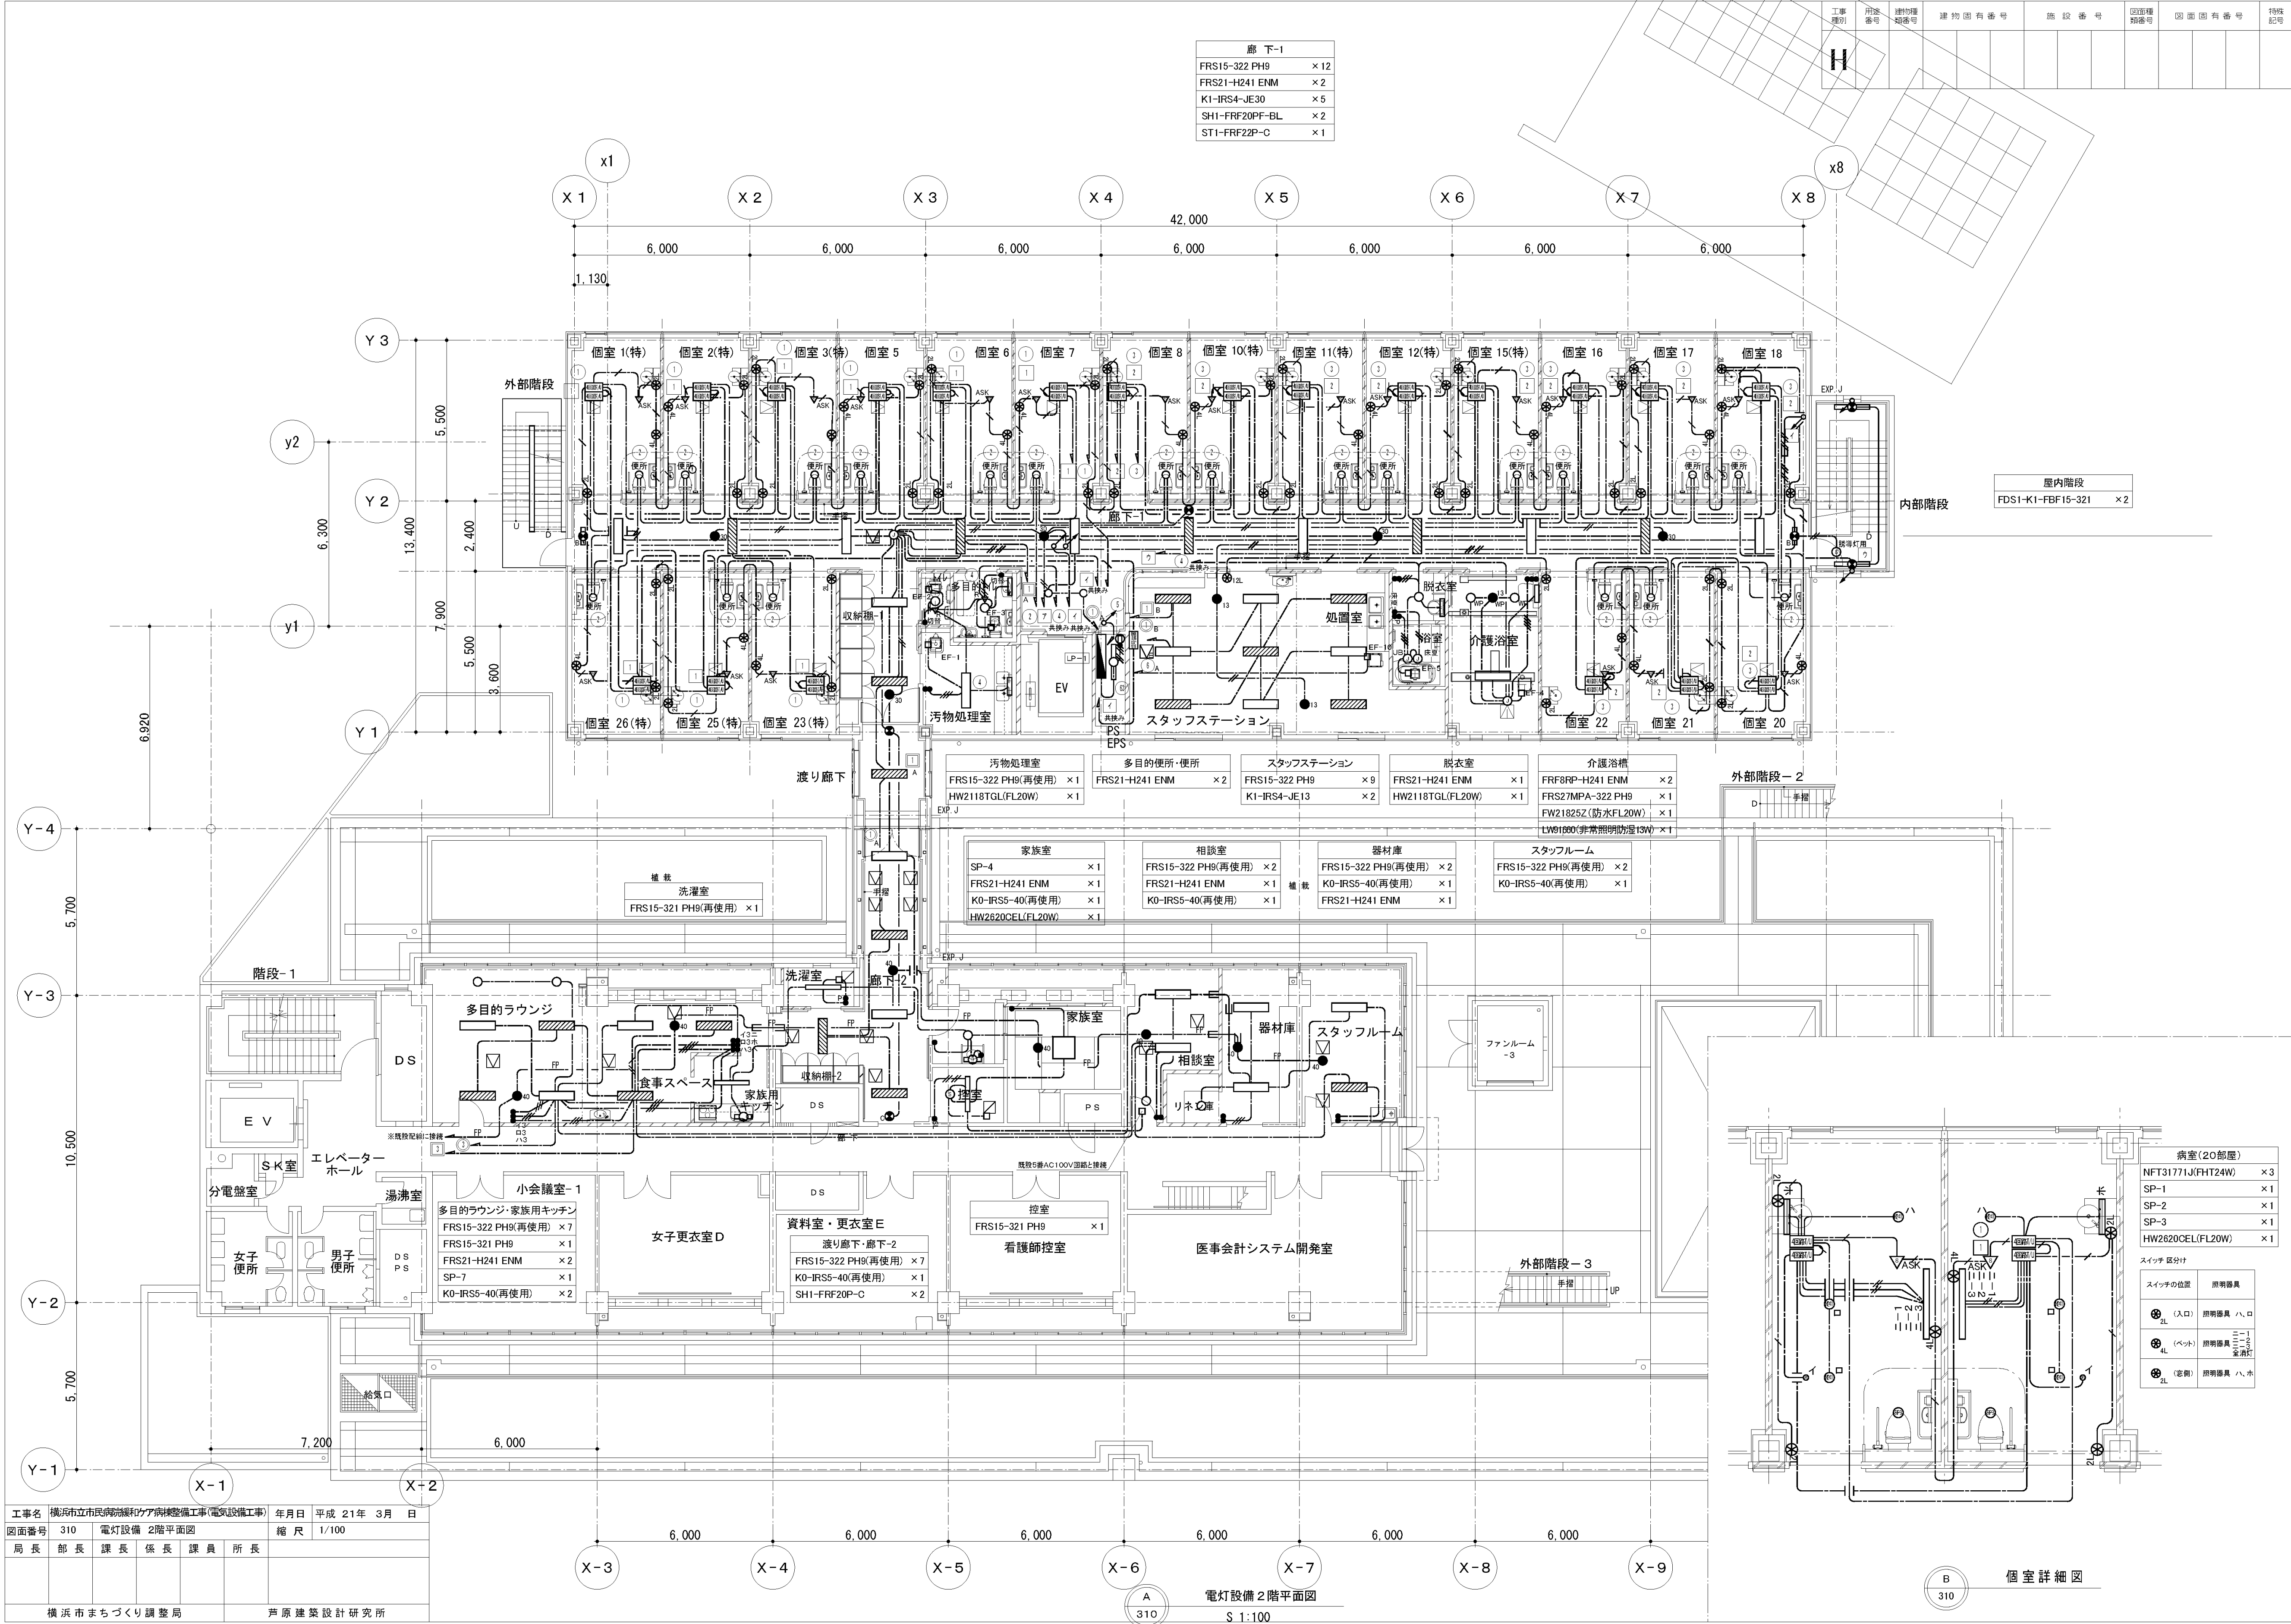


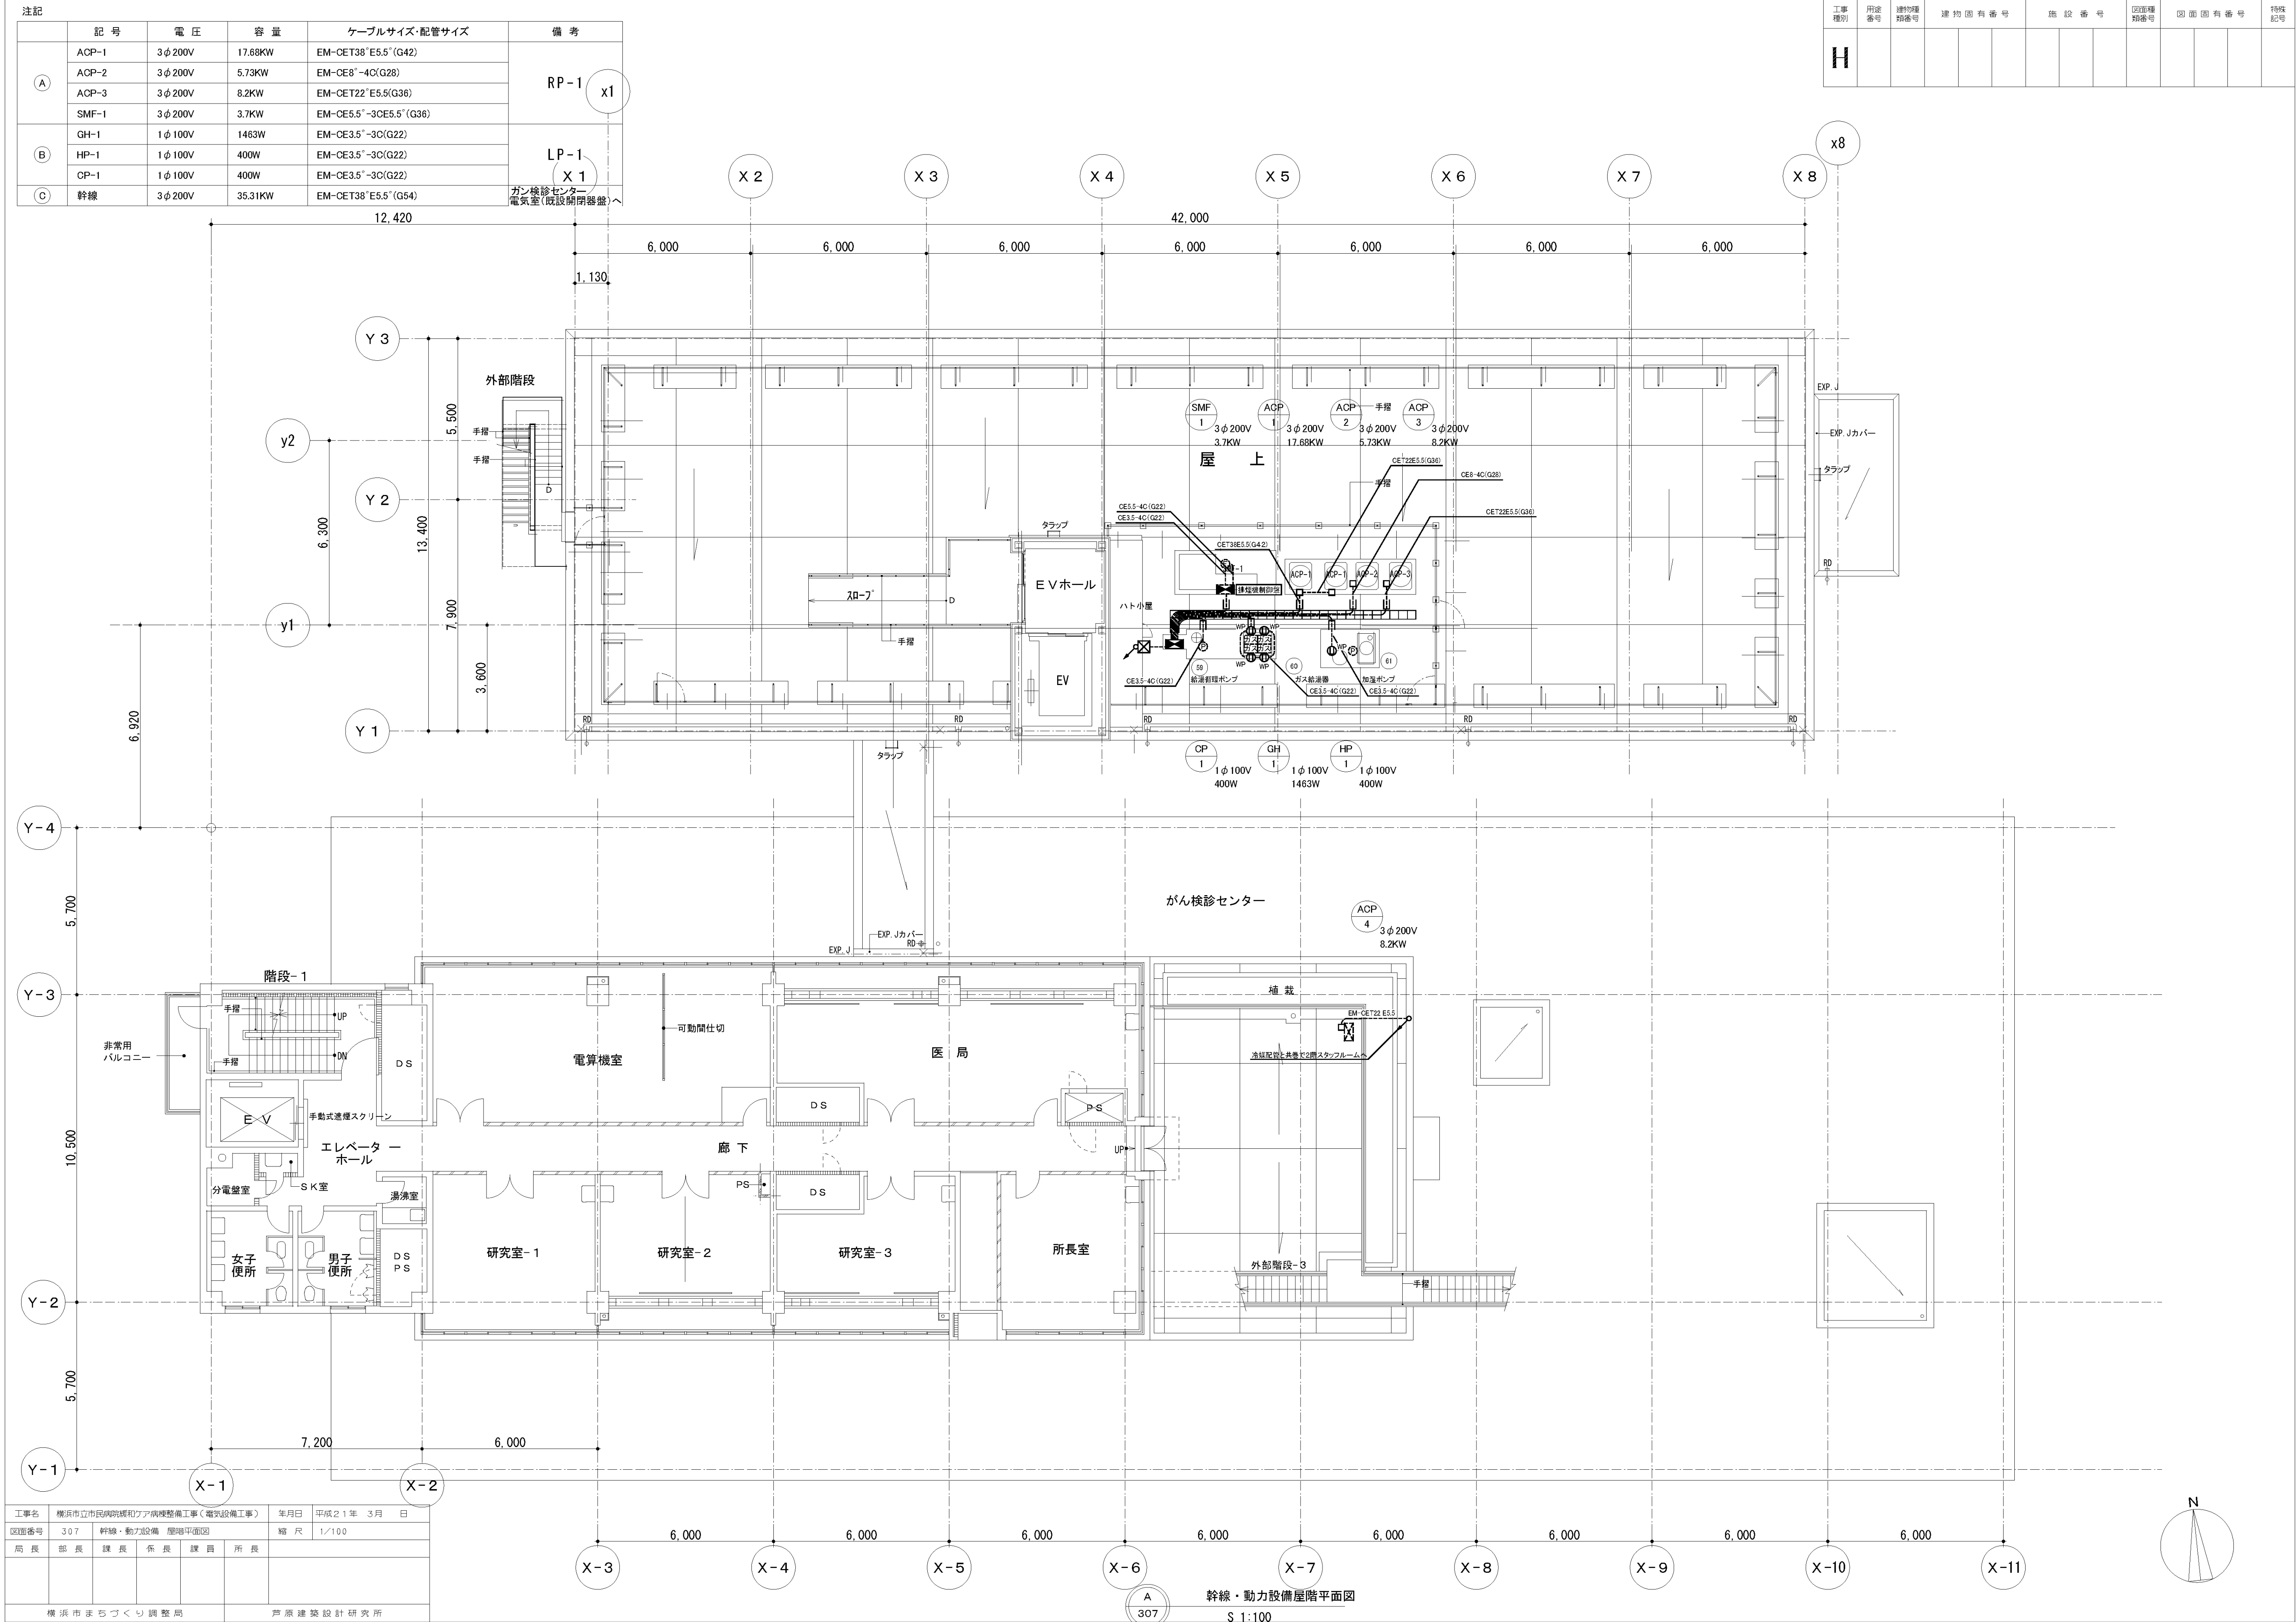

工事名	横浜市立市民病院緩和ケア病棟整備工事(電気設備工事)				年月日	平成21年 3月 日	
図面番号	307	幹線・動力設備	屋階平面図		縮 尺	1/100	
局長	部長	課長	係長	課員	所長		
横浜市まちづくり調整局				芦原建築設計研究所			


幹線・動力設備屋階平面図
S 1:100

図 面 番 号 E5 - 06											株式会社 協和コンサルタンツ一級建築士事務所 一級建築士事務所東京都登録第13109号 KYOWA ENGINEERING CONSULTANTS CO.,LTD. CONSULTING ENGINEERS & ARCHITECTS	一級建築士 登録第122018号 嶋谷 廣宣	横浜市医療局病院経営本部				工 事 名	旧横浜市立市民病院 解体工事																																																																																																																																																																																																																																																																																																																																																																																																																																																																																																																																																																																																																																																																																																																																																																																																																																																																																																																																																																																																																																																																																																																																																																																																																																																																																																																																																																																																																																																																																													
													年月日	令和	年	月	縮尺	N S	図面名称	2008_市民病院 緩和ケア病棟整備工事 (電気設備工事)																																																																																																																																																																																																																																																																																																																																																																																																																																																																																																																																																																																																																																																																																																																																																																																																																																																																																																																																																																																																																																																																																																																																																																																																																																																																																																																																																																																																																																																																																											
																				設 計 者				施 設 番 号	完成 年度	図面 種類	図面枚数	図面番号																																																																																																																																																																																																																																																																																																																																																																																																																																																																																																																																																																																																																																																																																																																																																																																																																																																																																																																																																																																																																																																																																																																																																																																																																																																																																																																																																																																																																																																																																			
																				株式会社 協和コンサルタンツ 一級建築士事務所																																																																																																																																																																																																																																																																																																																																																																																																																																																																																																																																																																																																																																																																																																																																																																																																																																																																																																																																																																																																																																																																																																																																																																																																																																																																																																																																																																																																																																																																																											

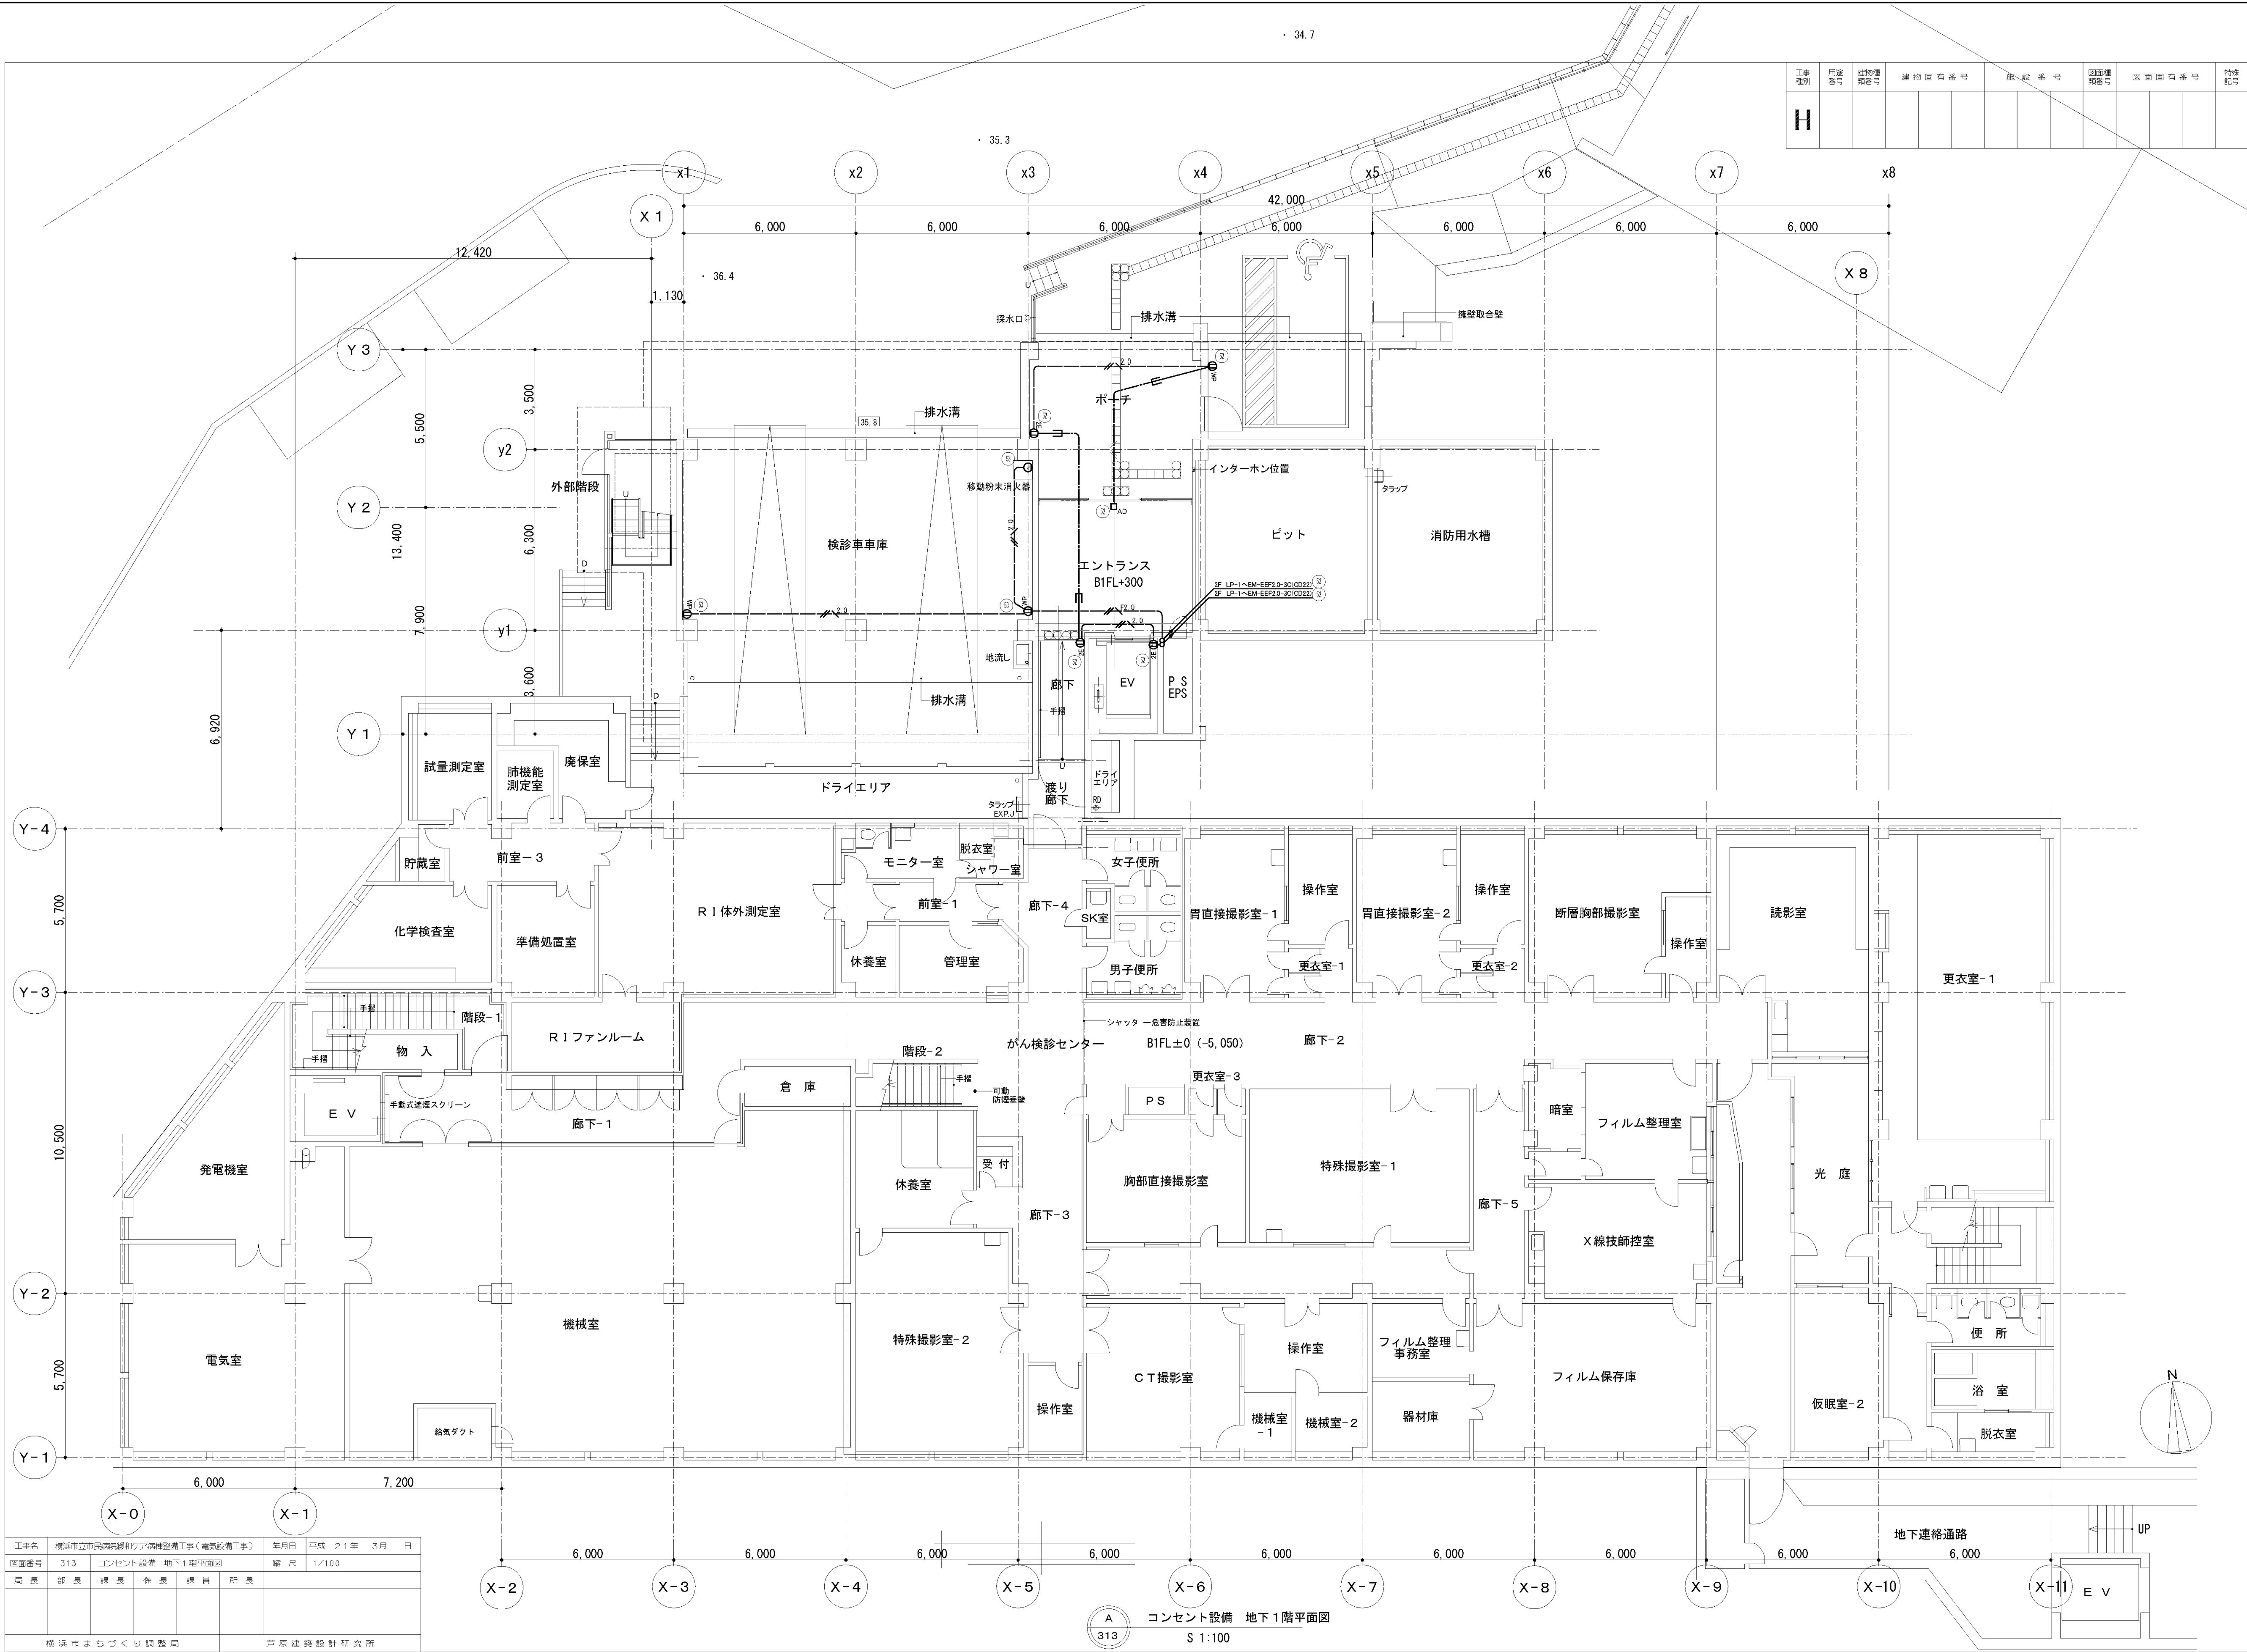


工事名	横浜市民病院線とケア棟整備工事（電気設備工事）					年月日	平成 21 年 3 月 日
図面番号	313	コンセント設備 地下1階平面図				縮 尺	1/100
局 長	部 長	課 長	係 長	課 員	所 長		
横浜市民まちづくり調整局						芦原建築設計研究所	



図 面 番 号 E5 - 07											株式会社 協和コンサルタンツ一級建築士事務所 一級建築士事務所東京都登録第13109号 KYOWA ENGINEERING CONSULTANTS CO.,LTD. CONSULTING ENGINEERS & ARCHITECTS	一級建築士 登録第122018号 嶋谷 廣宣	横浜市医療局病院経営本部				工 事 名		旧横浜市民病院 解体工事				
													年月日	令和	年	月	縮尺	N S	図面名称	2008_市民病院_緩和ケア病棟整備工事 (電気設備工事)			
																				設 計 者			
													株式会社 協和コンサルタンツ 一級建築士事務所										

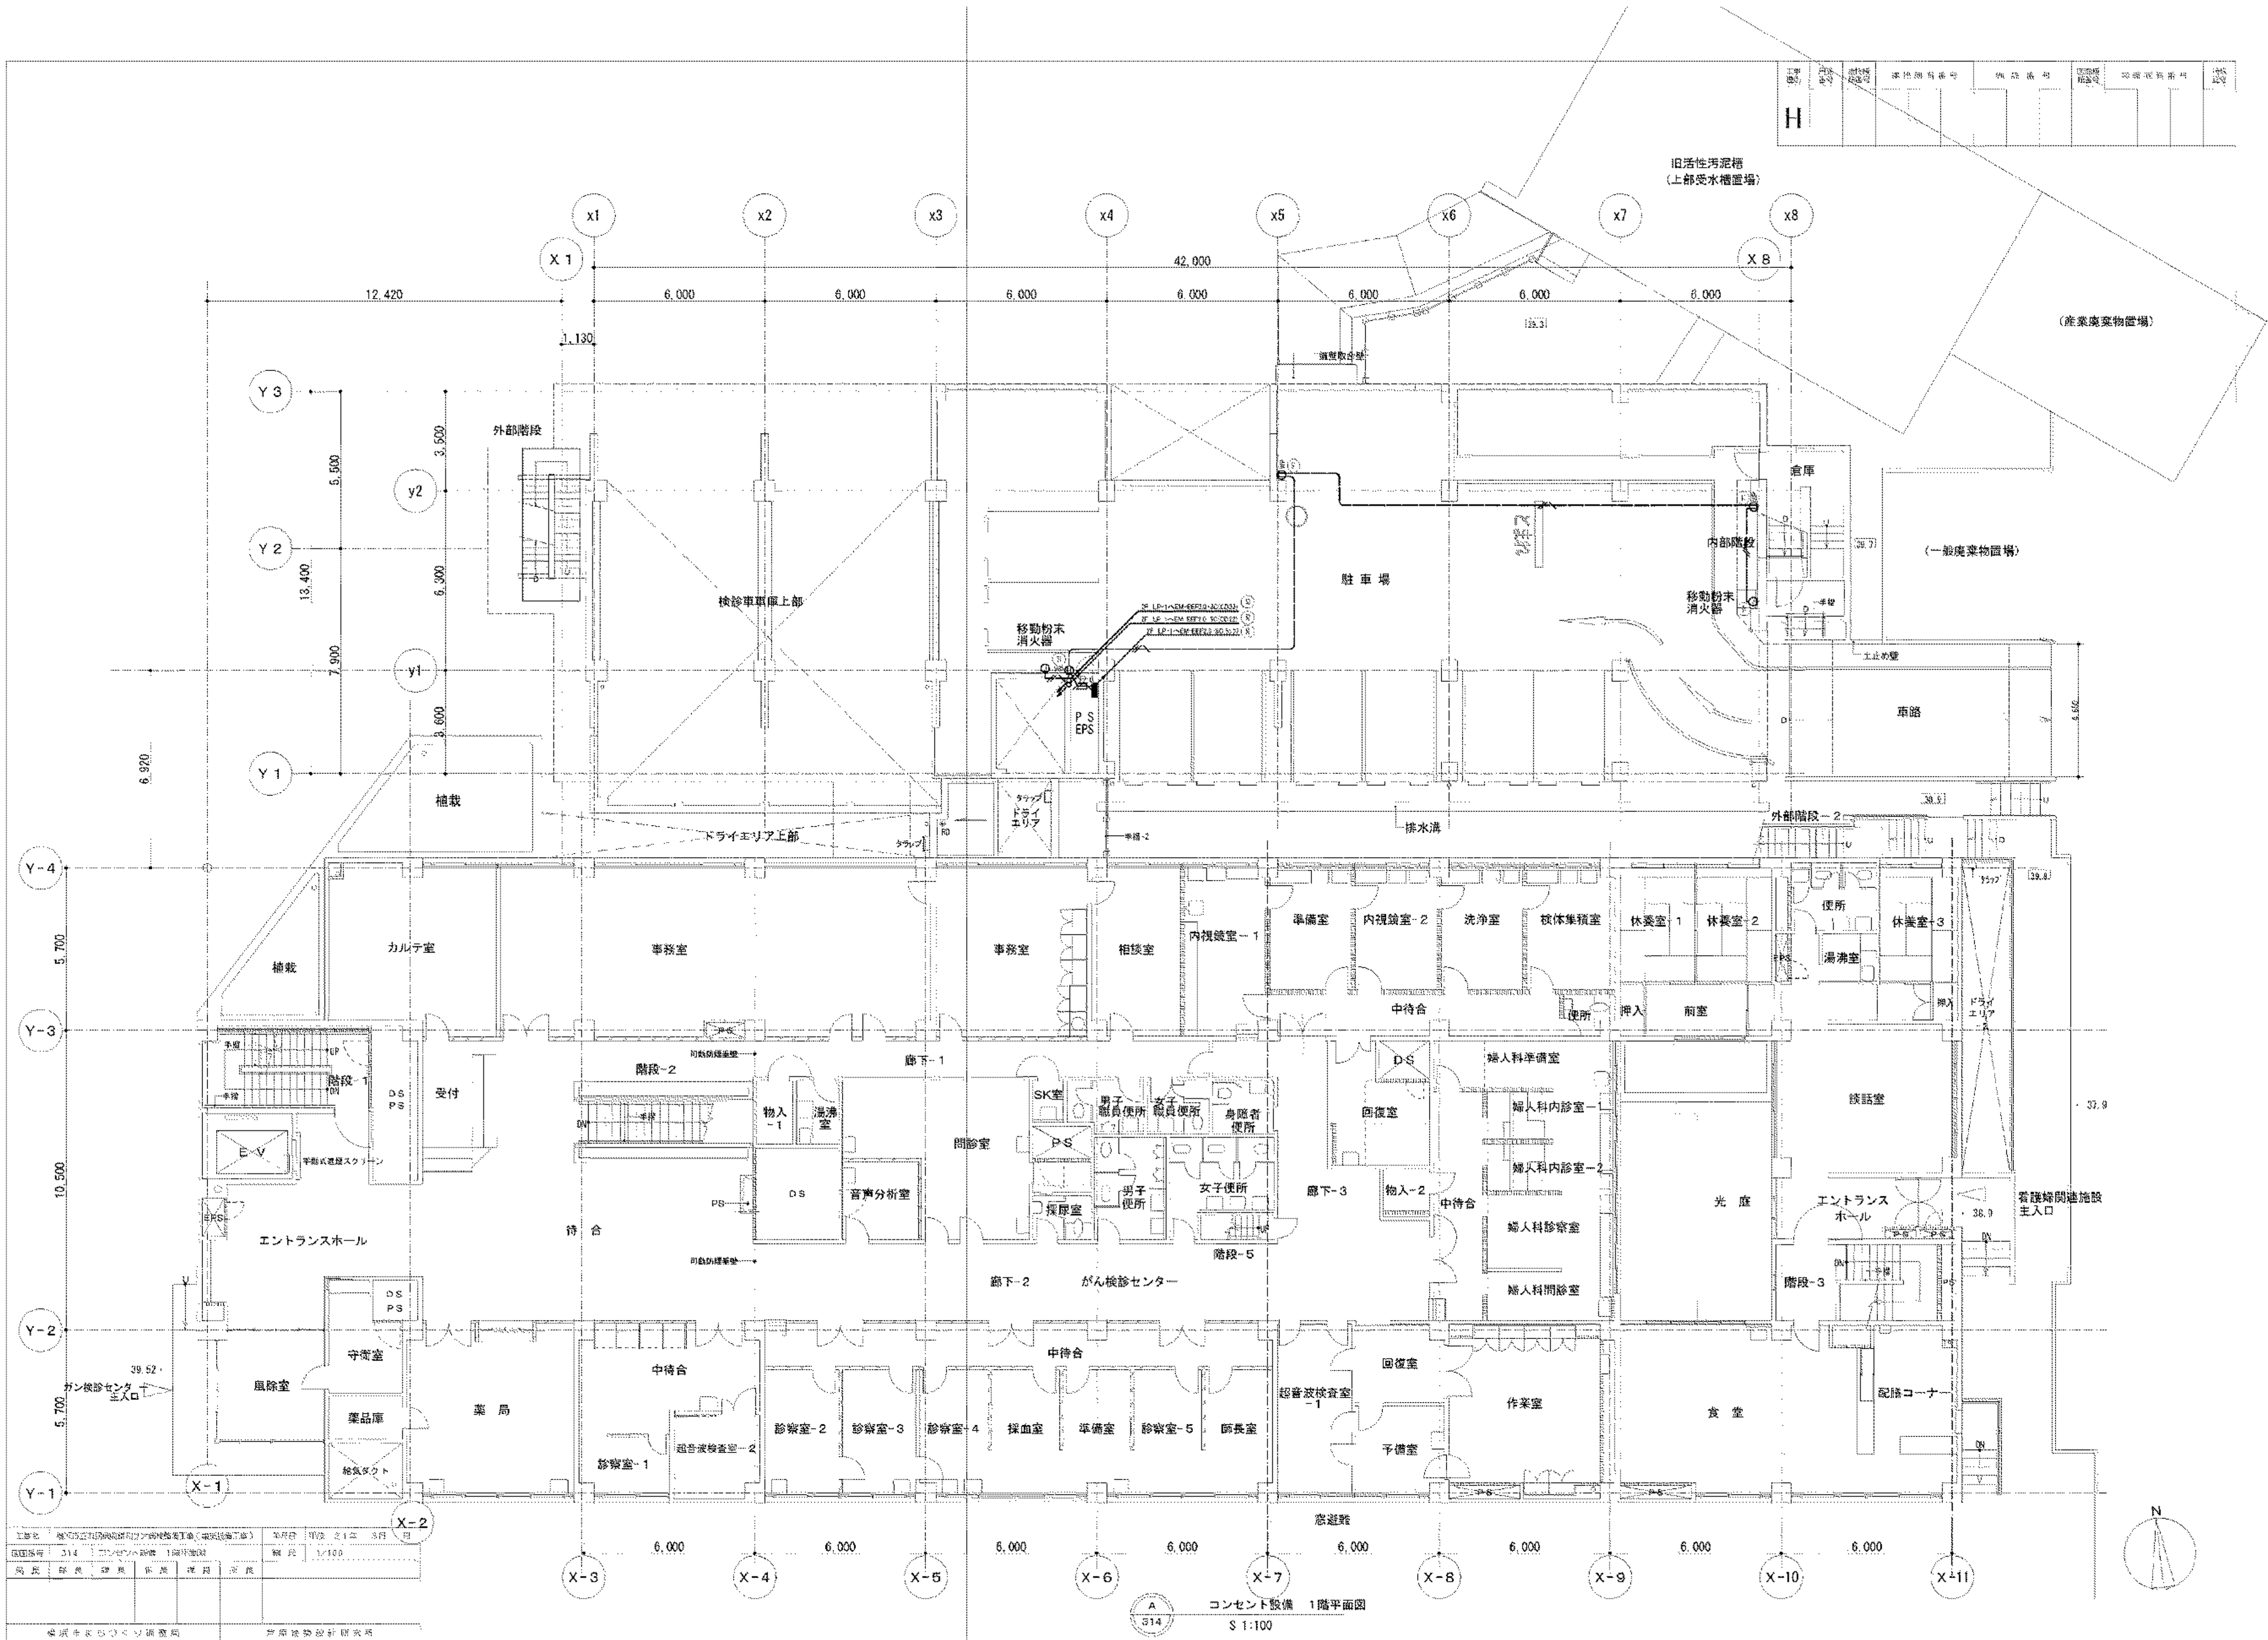

図面番号	E5-08					株式会社 協和コンサルタンツ 一級建築士事務所 一級建築士事務所東京都登録第13109号 KYOWA ENGINEERING CONSULTANTS CO., LTD. CONSULTING ENGINEERS & ARCHITECTS	一級建築士 登録第122018号 嶋谷 廣宣	横浜市医療局病院経営本部	工事名	旧横浜州市立市民病院 解体工事			
									図面名称	2008 市民病院 緩和ケア病棟整備工事 (電気設備工事)			
									設計者	株式会社 協和コンサルタンツ 一級建築士事務所			
									施設番号	棟番号 図面種類 図面枚数 図面番号			

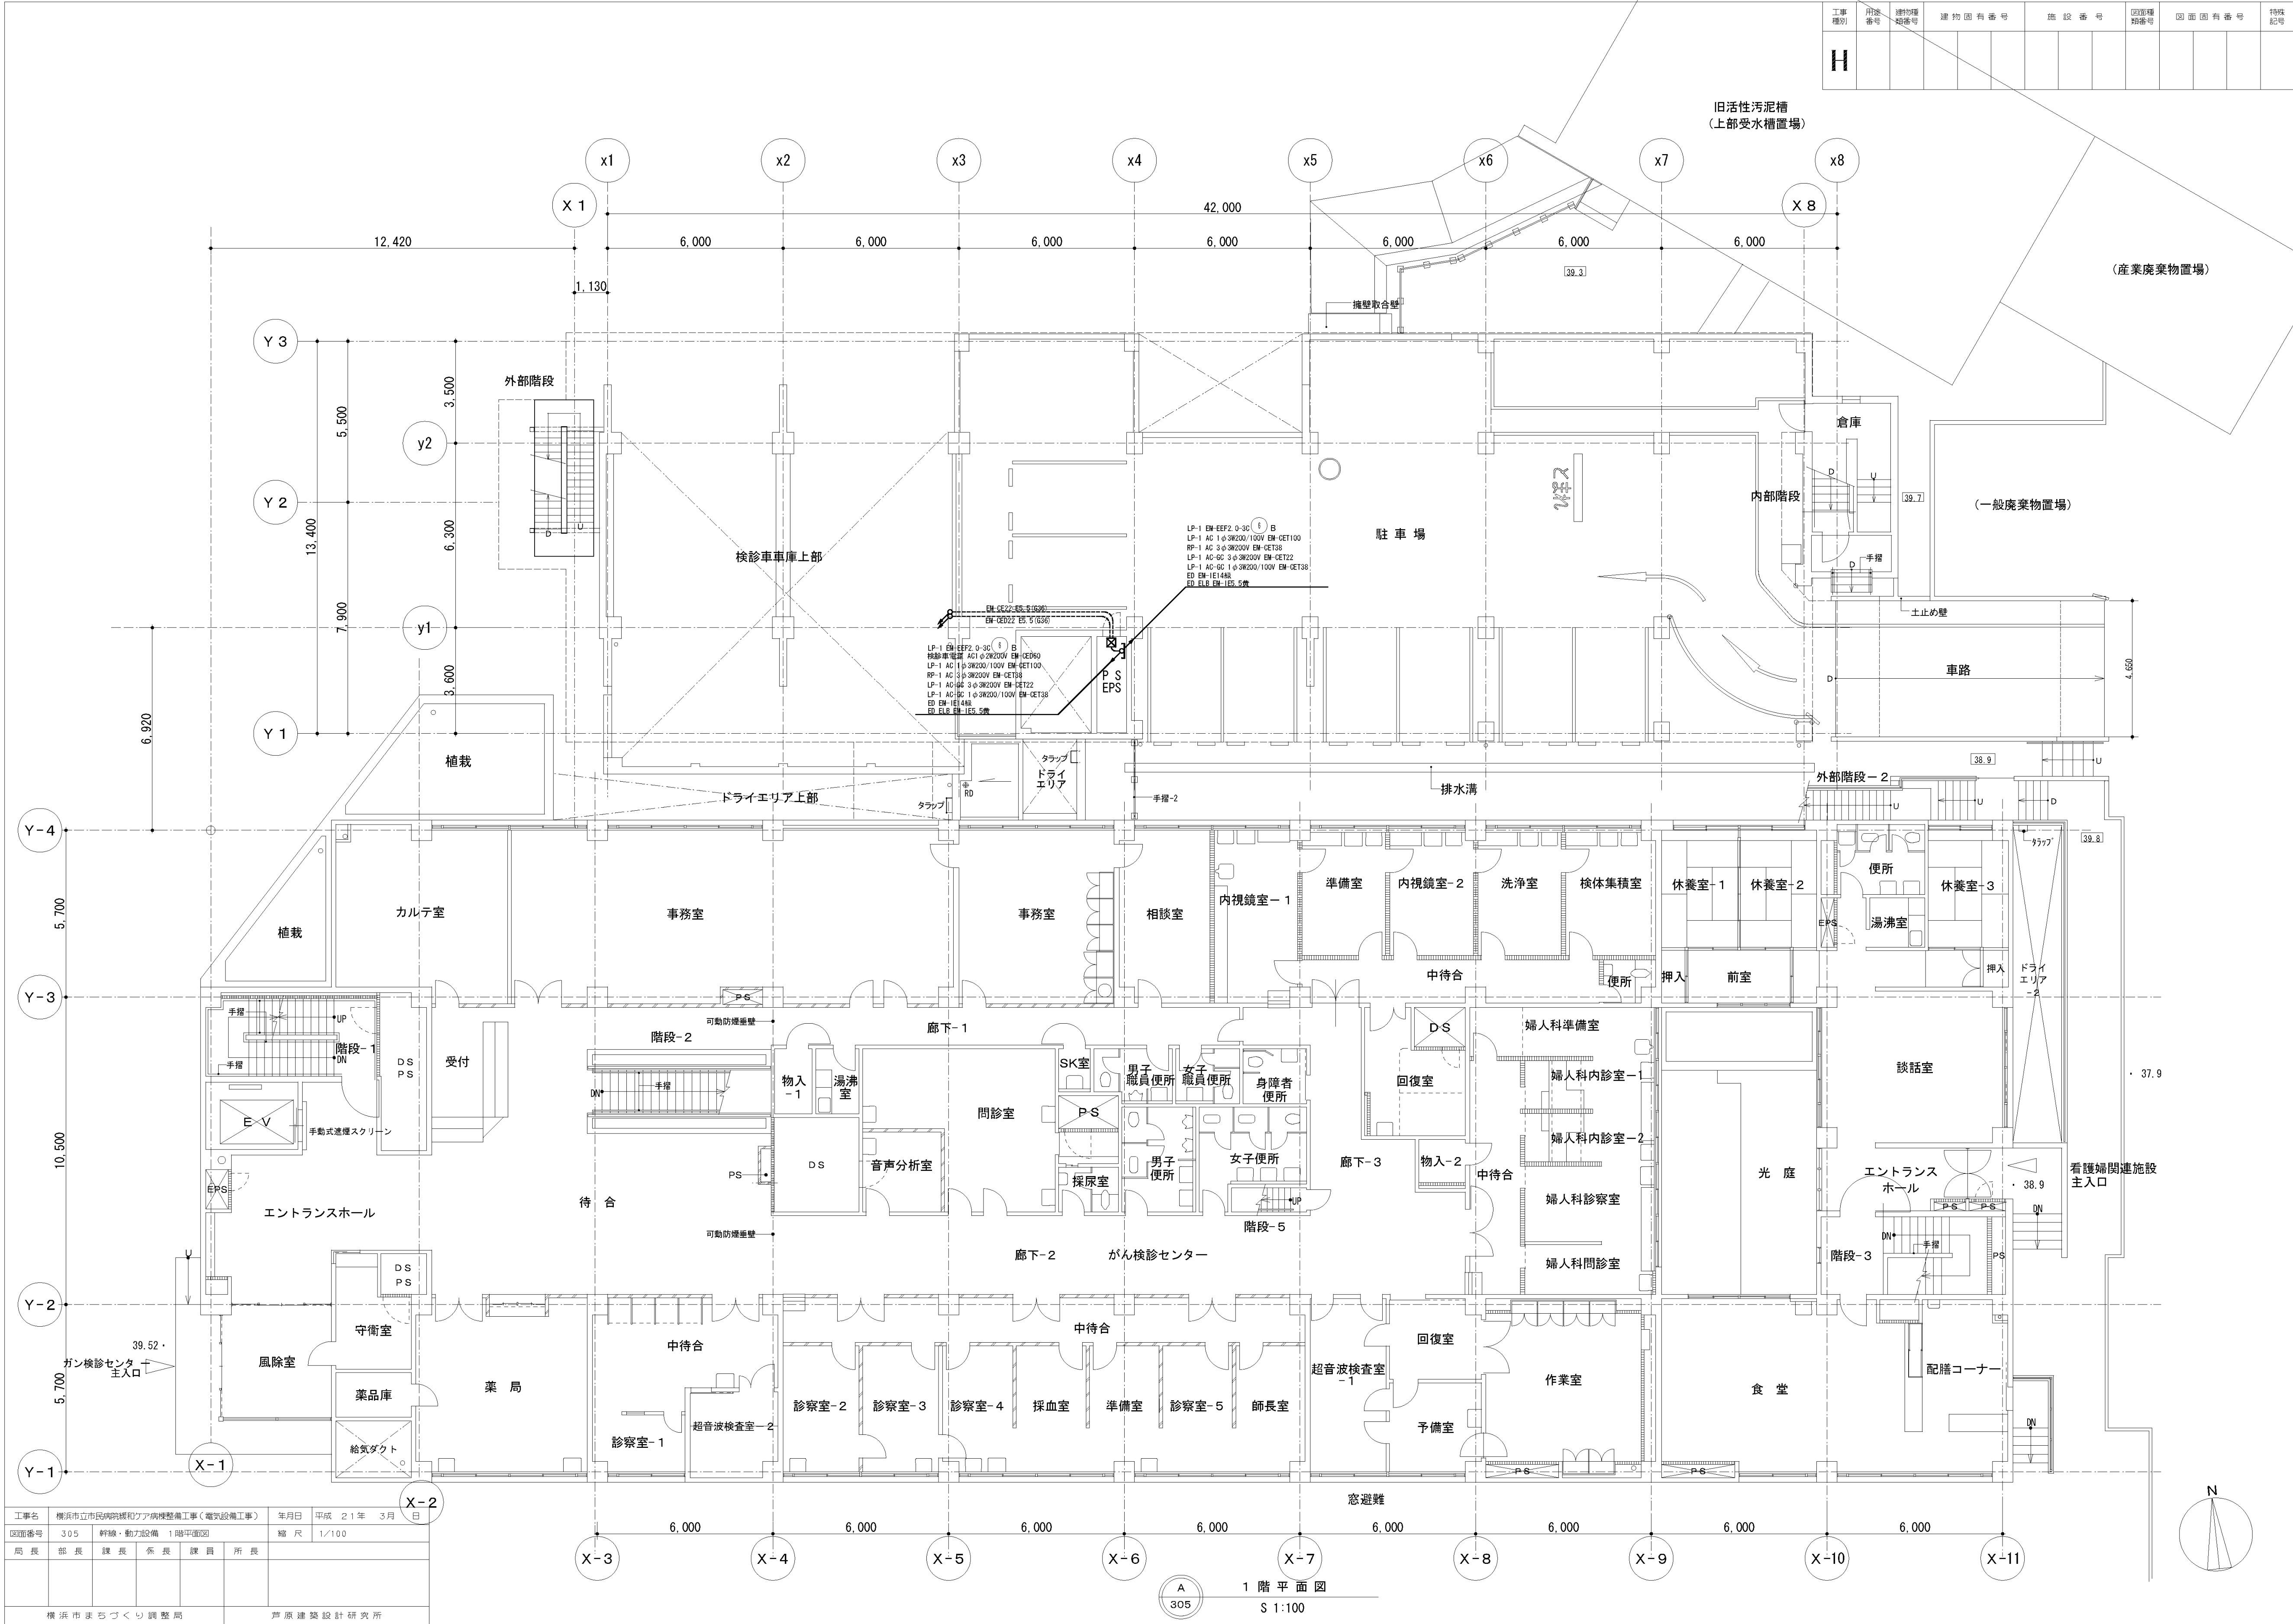


図面番号 E5 - 09		株式会社 協和コンサルタンツ一級建築士事務所 一級建築士事務所東京都登録第13109号 KYOWA ENGINEERING CONSULTANTS CO., LTD. CONSULTING ENGINEERS & ARCHITECTS	株式会社 協和コンサルタンツ一級建築士事務所 登録第122018号 嶋谷 廣宣	横浜市医療局病院経営本部	工 事 名		旧横浜市立市民病院 解体工事			
	図面名称				2008_市民病院_緩和ケア病棟整備工事 (電気設備工事)					
	年月日				令和	年	月	縮尺	NS	
	設 計 者									
	株式会社 協和コンサルタンツ 一級建築士事務所									
	施 設 番 号				棟番号	完成 年度	図面 種類	図面枚数	図面番号	
						0 5		E	2 7	E5 - 09

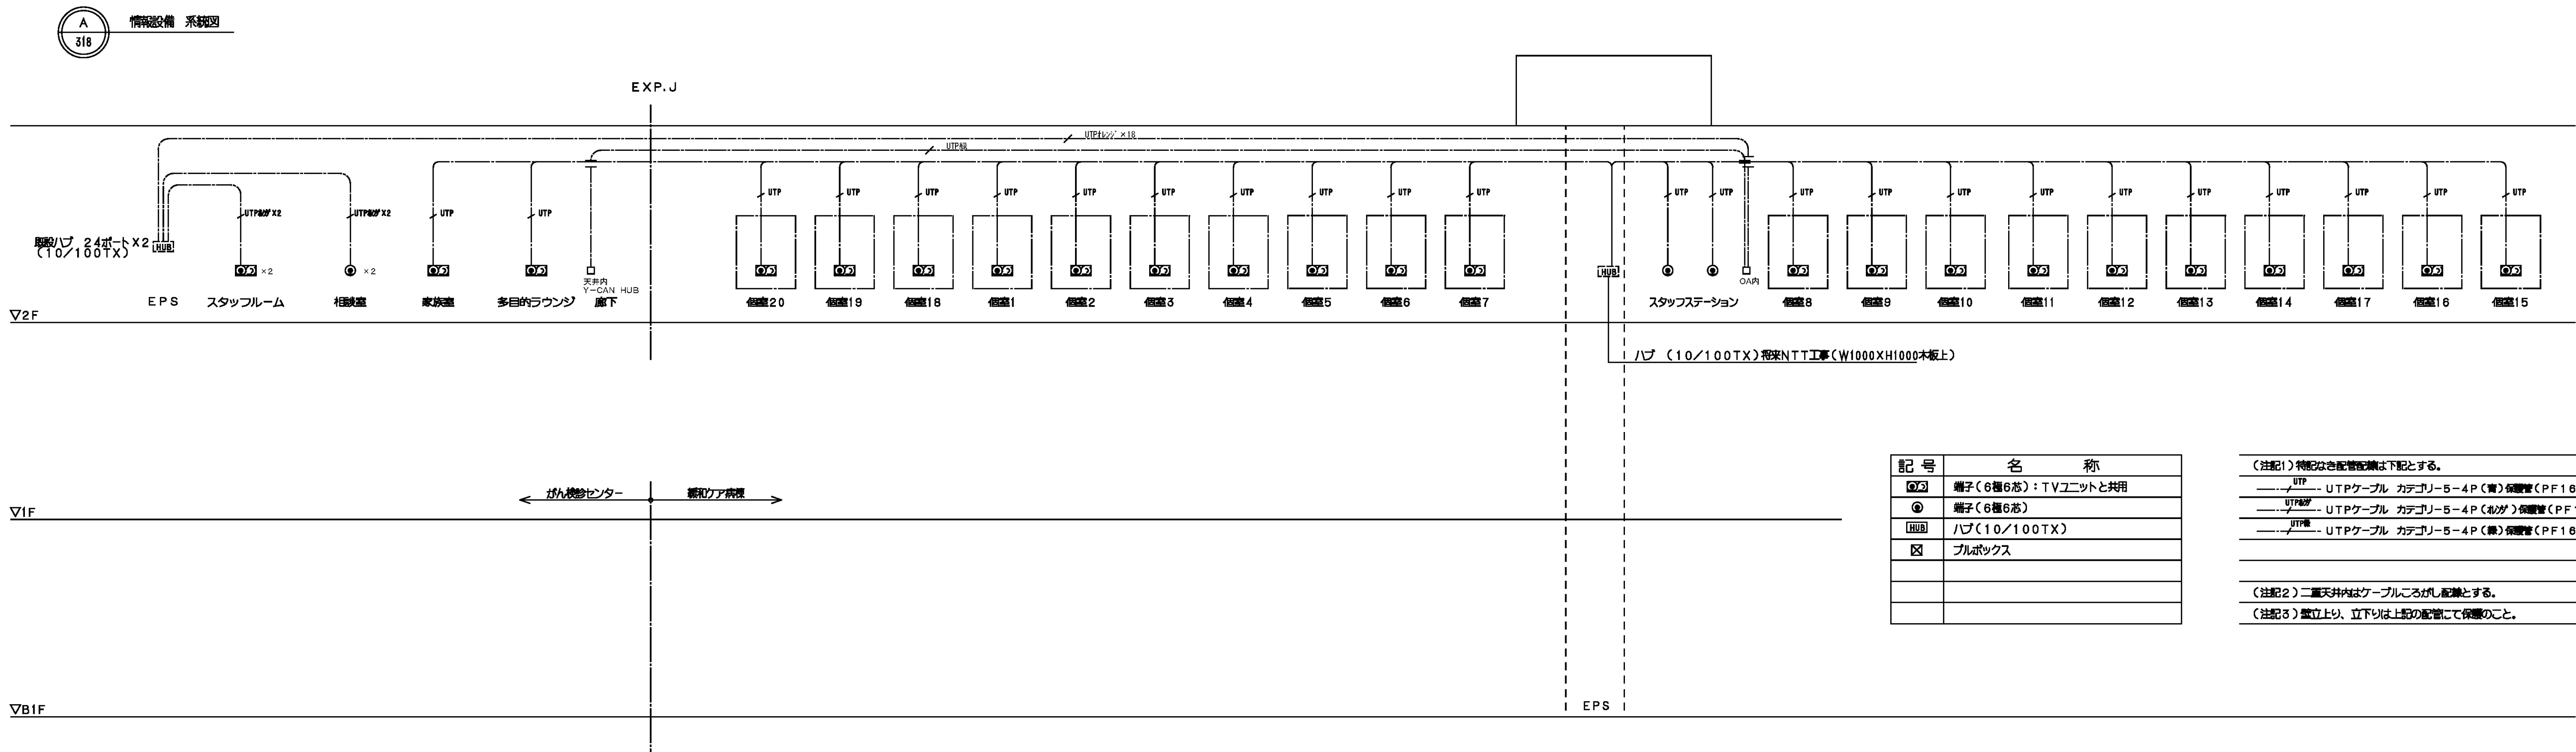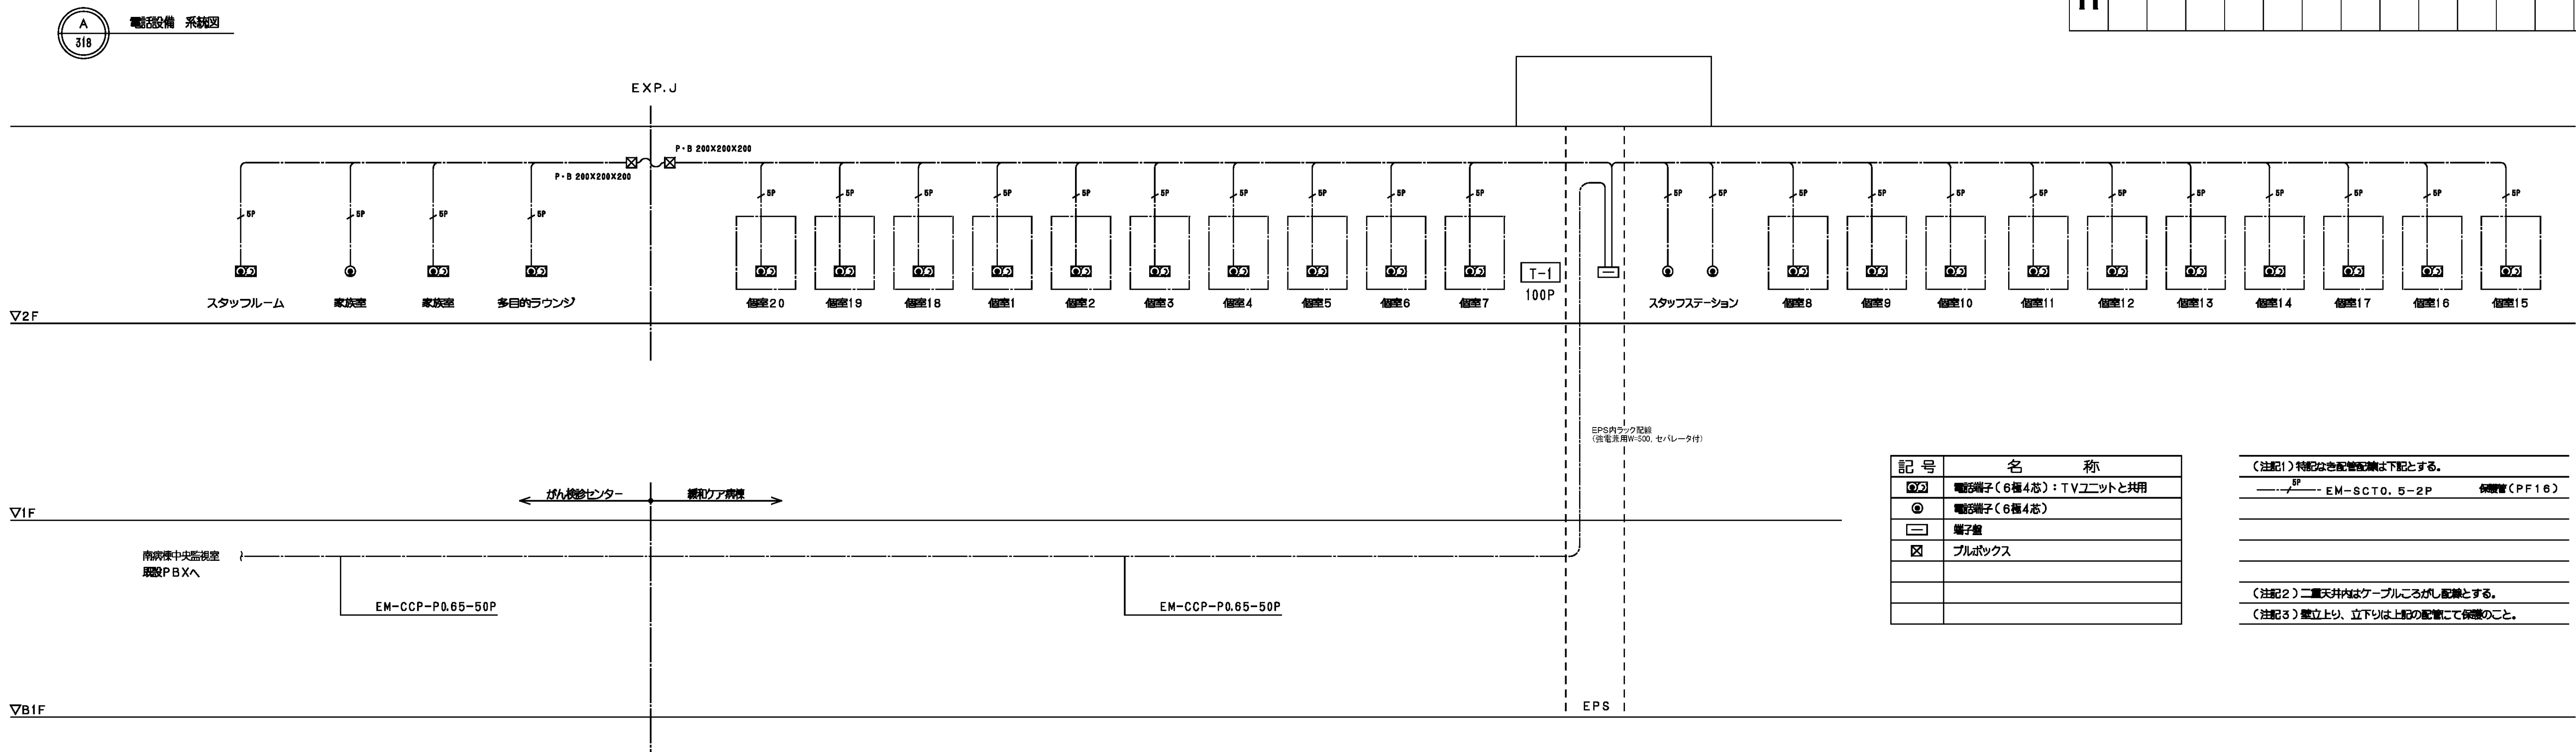[illegible]

工事名	横浜市立市民納税センター新築工事（電気設備工事）					年月日	平成 21 年 3 月	日
取組番号	318	電話・情報設備 系統図					箱 尺	
局長	部長	課長	係長	課員	所長			
横浜市まちづくり興産局						戸原建築設計研究所		

図面番号 E5 - 10		株式会社 協和コンサルタンツ一級建築士事務所 一級建築士事務所東京都登録第13109号 KYOWA ENGINEERING CONSULTANTS CO., LTD. CONSULTING ENGINEERS & ARCHITECTS	一級建築士 登録第122018号 嶋谷 廣宣	横浜市医療局病院経営本部	工 事 名	旧横浜市立市民病院 解体工事								
				年月日	令和	年	月	縮尺	N S		図面名称	2008_市民病院_緩和ケア病棟整備工事 (電気設備工事)		
				設 計 者			施設番号	棟番号	完成年度	図面種類	図面枚数	図面番号		
			株式会社 協和コンサルタンツ 一級建築士事務所											

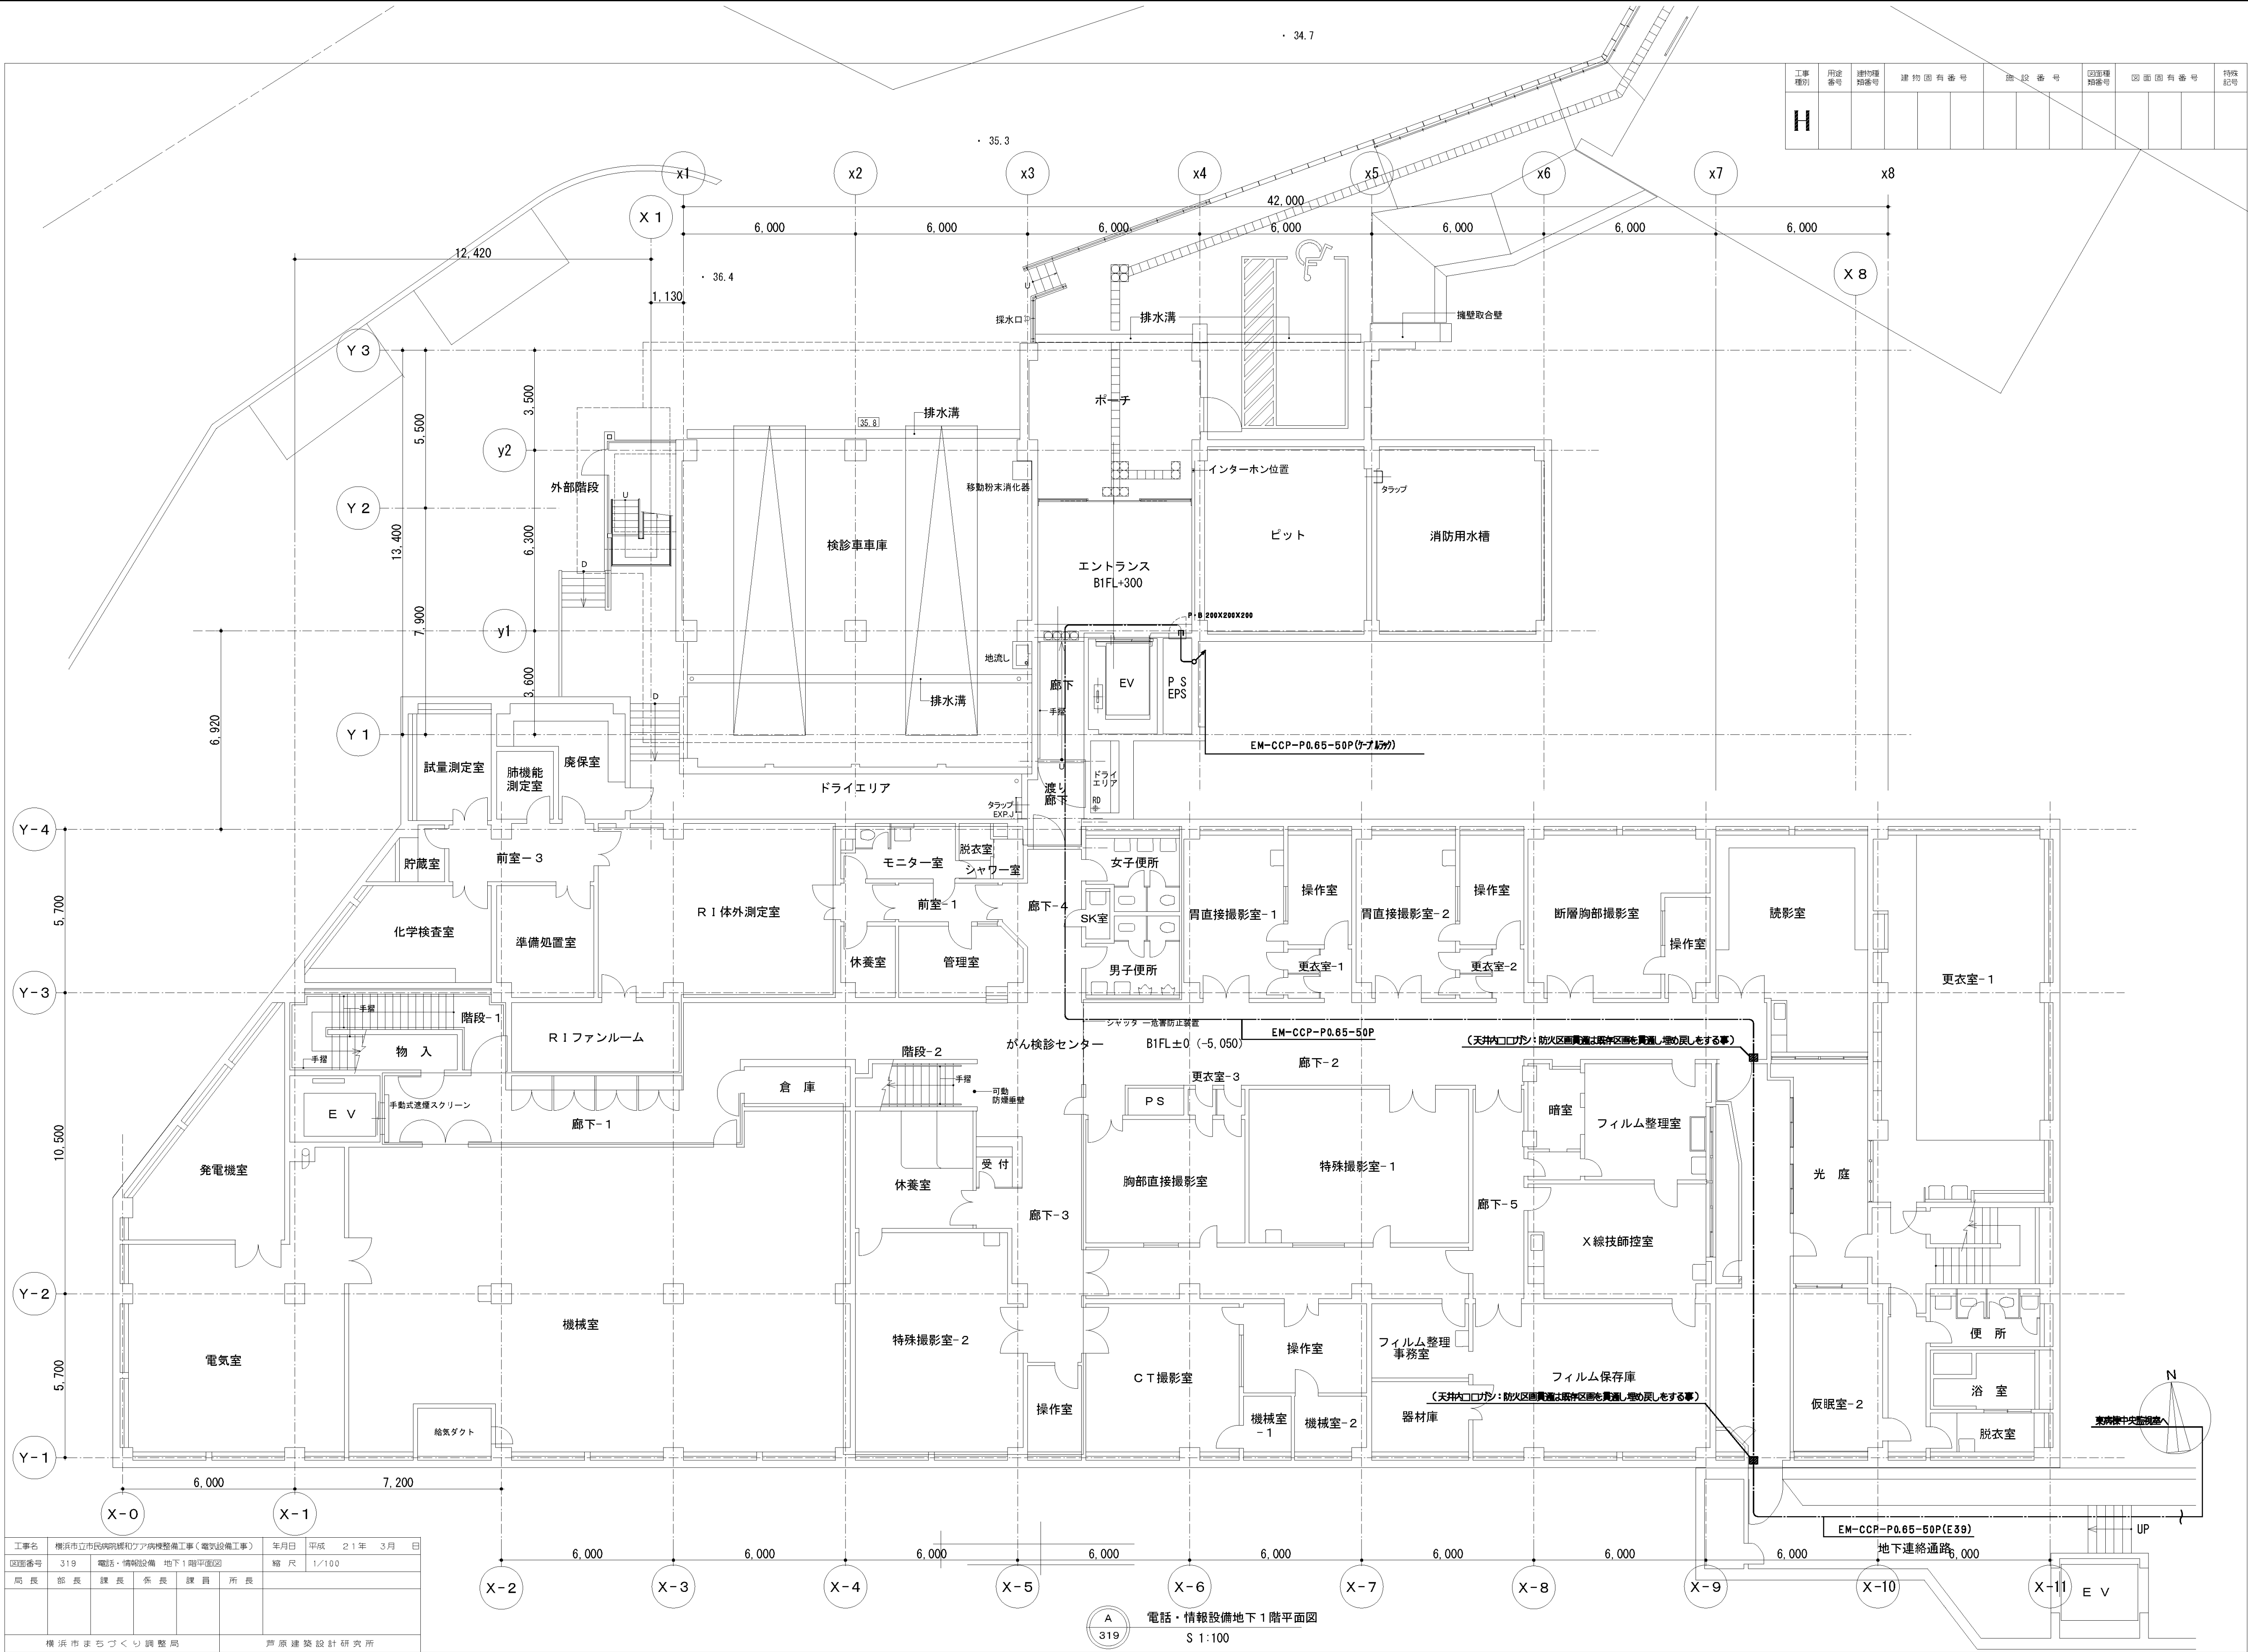


工事名	横浜市民病院緩和ケア病棟整備工事（電気設備工事）	年月日	平成 21 年 3 月 日
図面番号	319	電設・情報設備	地下1階平面図
局長	部長	課長	係長
課員	所長		
横浜市まちづくり調整局		芦原建築設計研究所	

電話・情報設備地下1階平面図
S 1:100

工事種別	用途番号	建物種別番号	建物固有番号	施設番号	図面種類番号	図面固有番号	特記
H							


図面番号 E5 - 11		株式会社 協和コンサルタンツ一級建築士事務所 一級建築士事務所東京都登録第13109号 KYOWA ENGINEERING CONSULTANTS CO.,LTD. CONSULTING ENGINEERS & ARCHITECTS	一級建築士 登録第122018号 嶋谷 廣宣	横浜市医療局病院経営本部		工 事 名		旧横浜市民病院 解体工事					
				図面名称		2008_市民病院 緩和ケア病棟整備工事 (電気設備工事)							
	年月日			令和 年 月 日	縮尺	NS							
				設 計 者		施 設 番 号		棟番号	完成年度	図面種類	図面枚数	図面番号	
				株式会社 協和コンサルタンツ 一級建築士事務所						0 5	E	2 7	E5 - 11

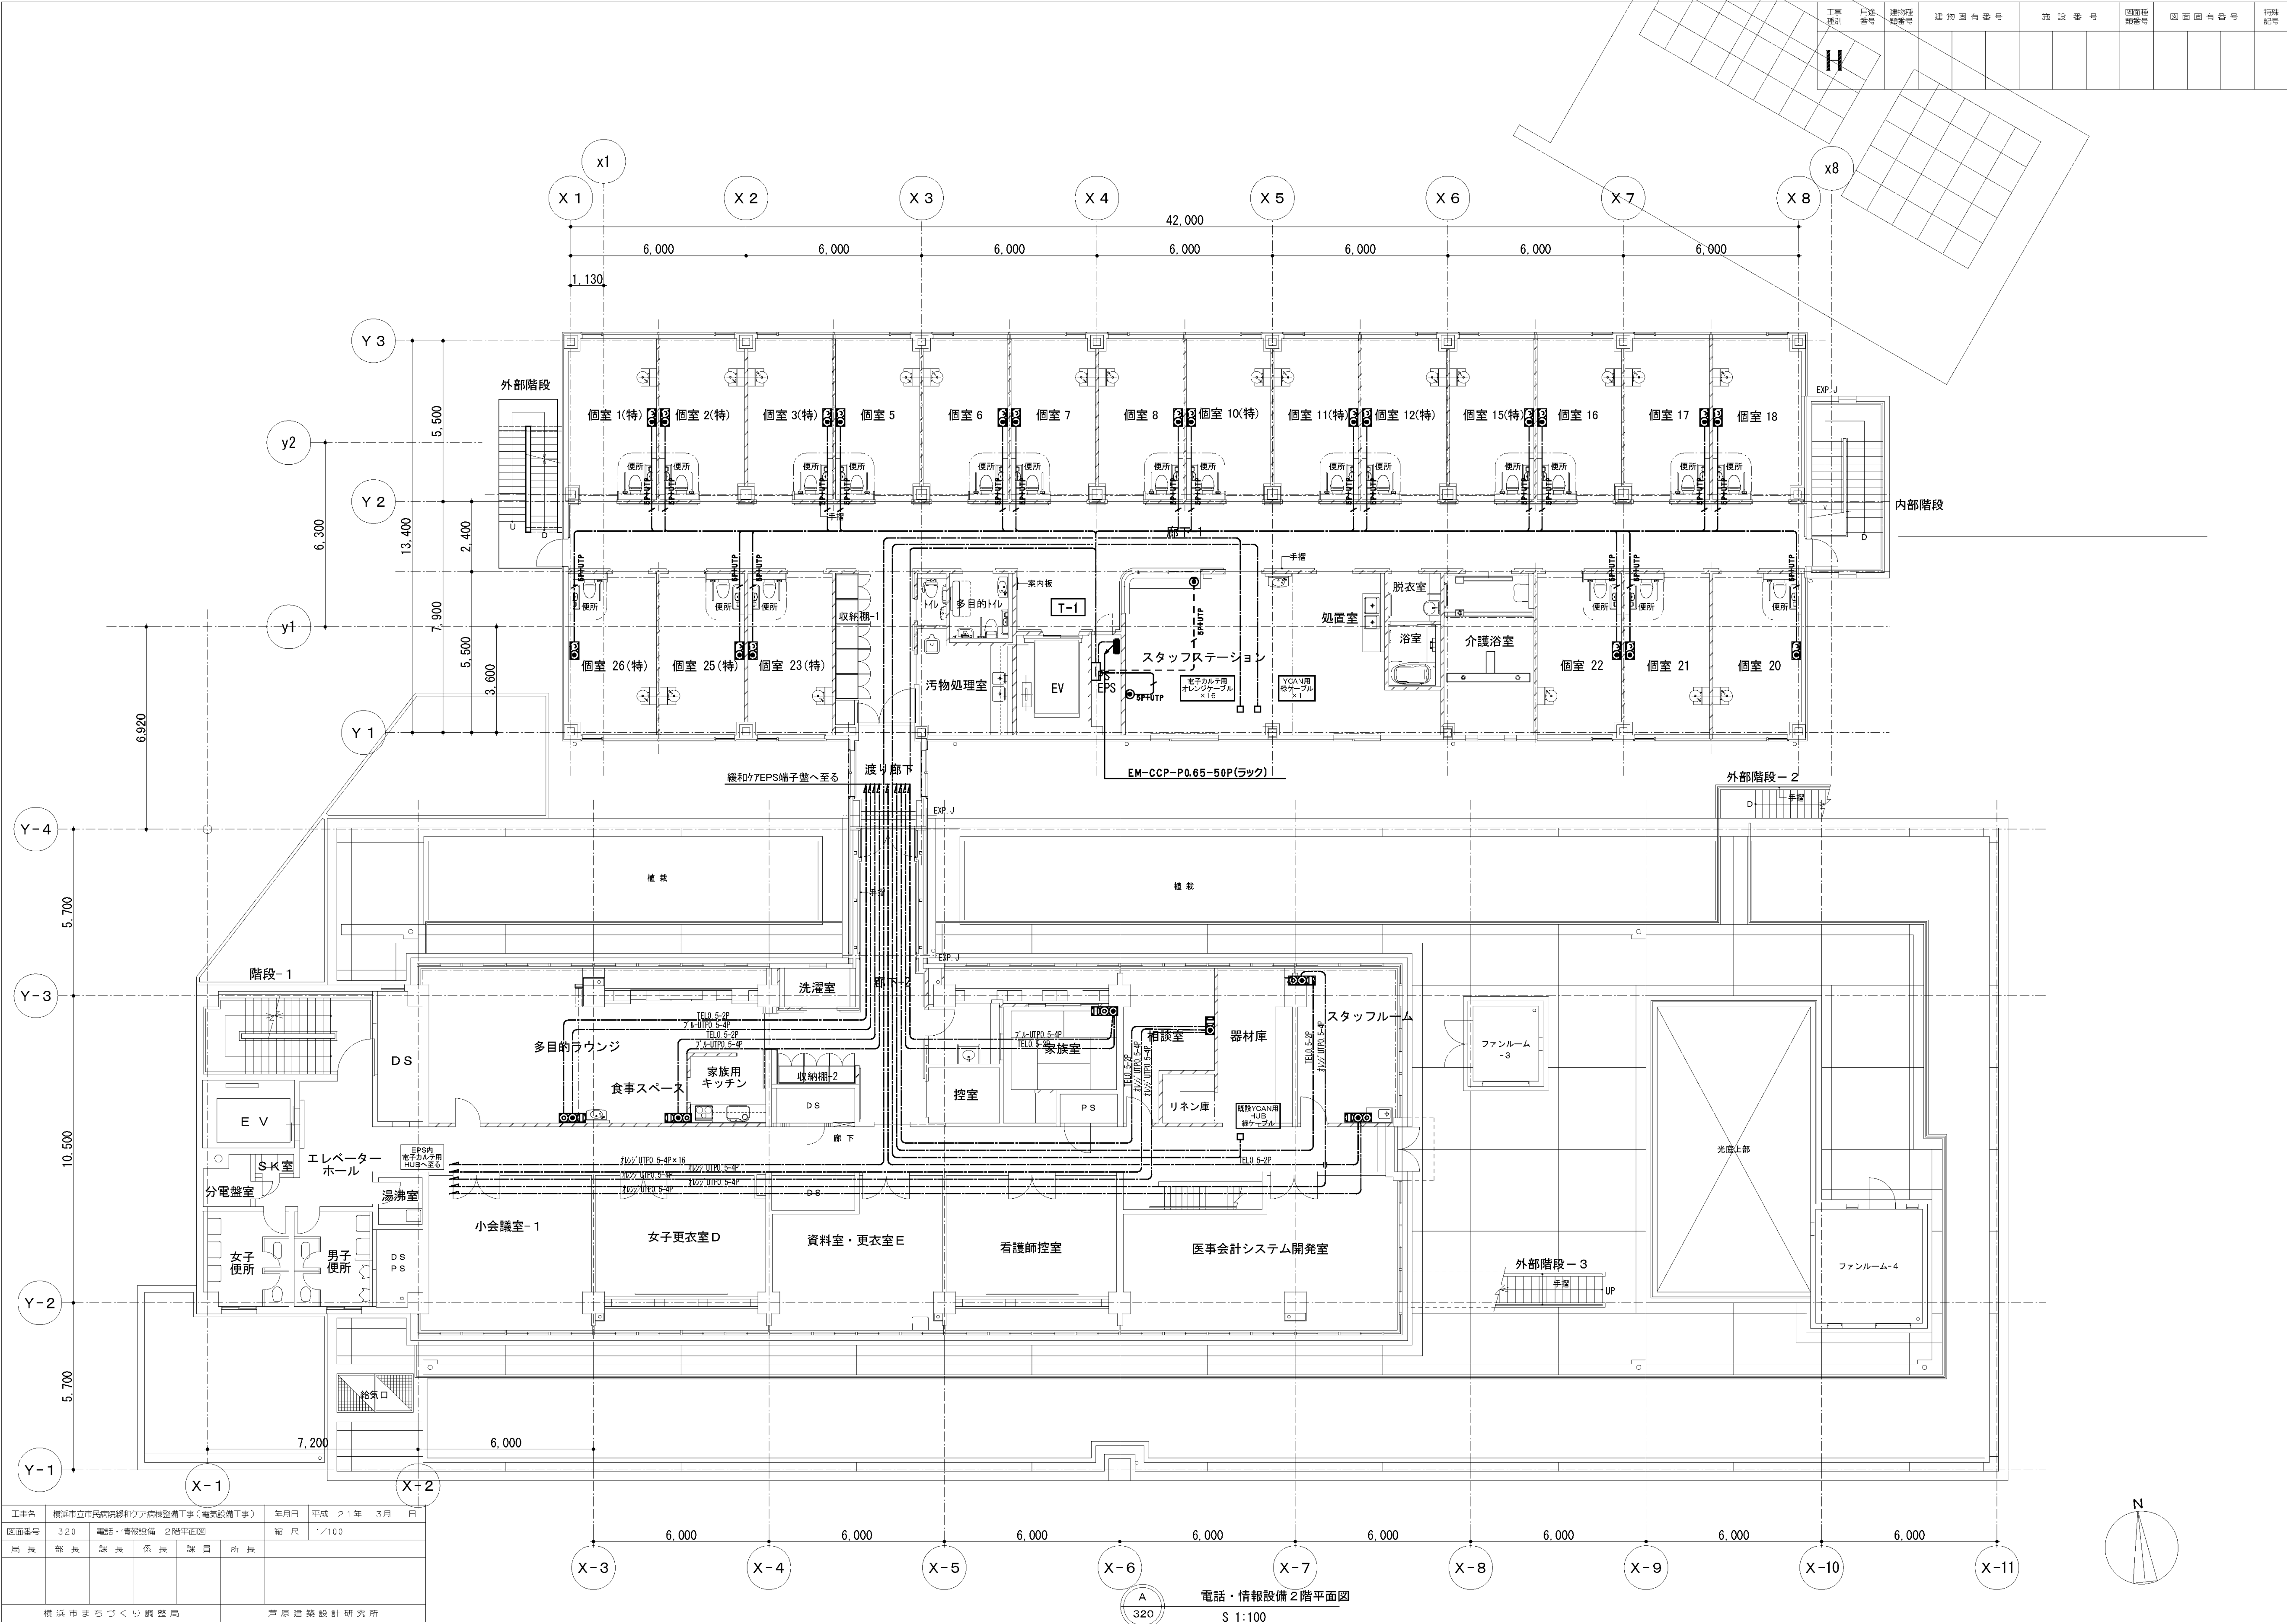


工事名		横浜市立市民病院緩和ケア病棟整備工事（電気設備工事）		年月日	平成 21 年 3 月 日
図面番号	320	電話・情報設備	2階平面図	縮尺	1/100
局長	部長	課長	係長	課員	所長
横浜市まちづくり調整局		芦原建築設計研究所			

図面番号 E5 - 12											株式会社 協和コンサルタンツ一級建築士事務所 一級建築士事務所東京都登録第13109号 KYOWA ENGINEERING CONSULTANTS CO., LTD. CONSULTING ENGINEERS & ARCHITECTS	一級建築士 登録第122018号 嶋谷 廣宣	横浜市医療局病院経営本部		工 事 名 旧横浜市立市民病院 解体工事 図面名称 2008_市民病院 緩和ケア病棟整備工事 （電気設備工事） 施設番号 棟番号 完成年度 図面種類 図面枚数 図面番号						
													年月日	令和 年 月 日		縮尺	NS				
													設 計 者			施 設 番 号	棟番号	完成年度	図面種類	図面枚数	図面番号
													株式会社 協和コンサルタンツ 一級建築士事務所				0 5		E	2 7	E5 - 12


A 321 弱電設備（放送・テレビ・共聴・ELV監視設備）系統図

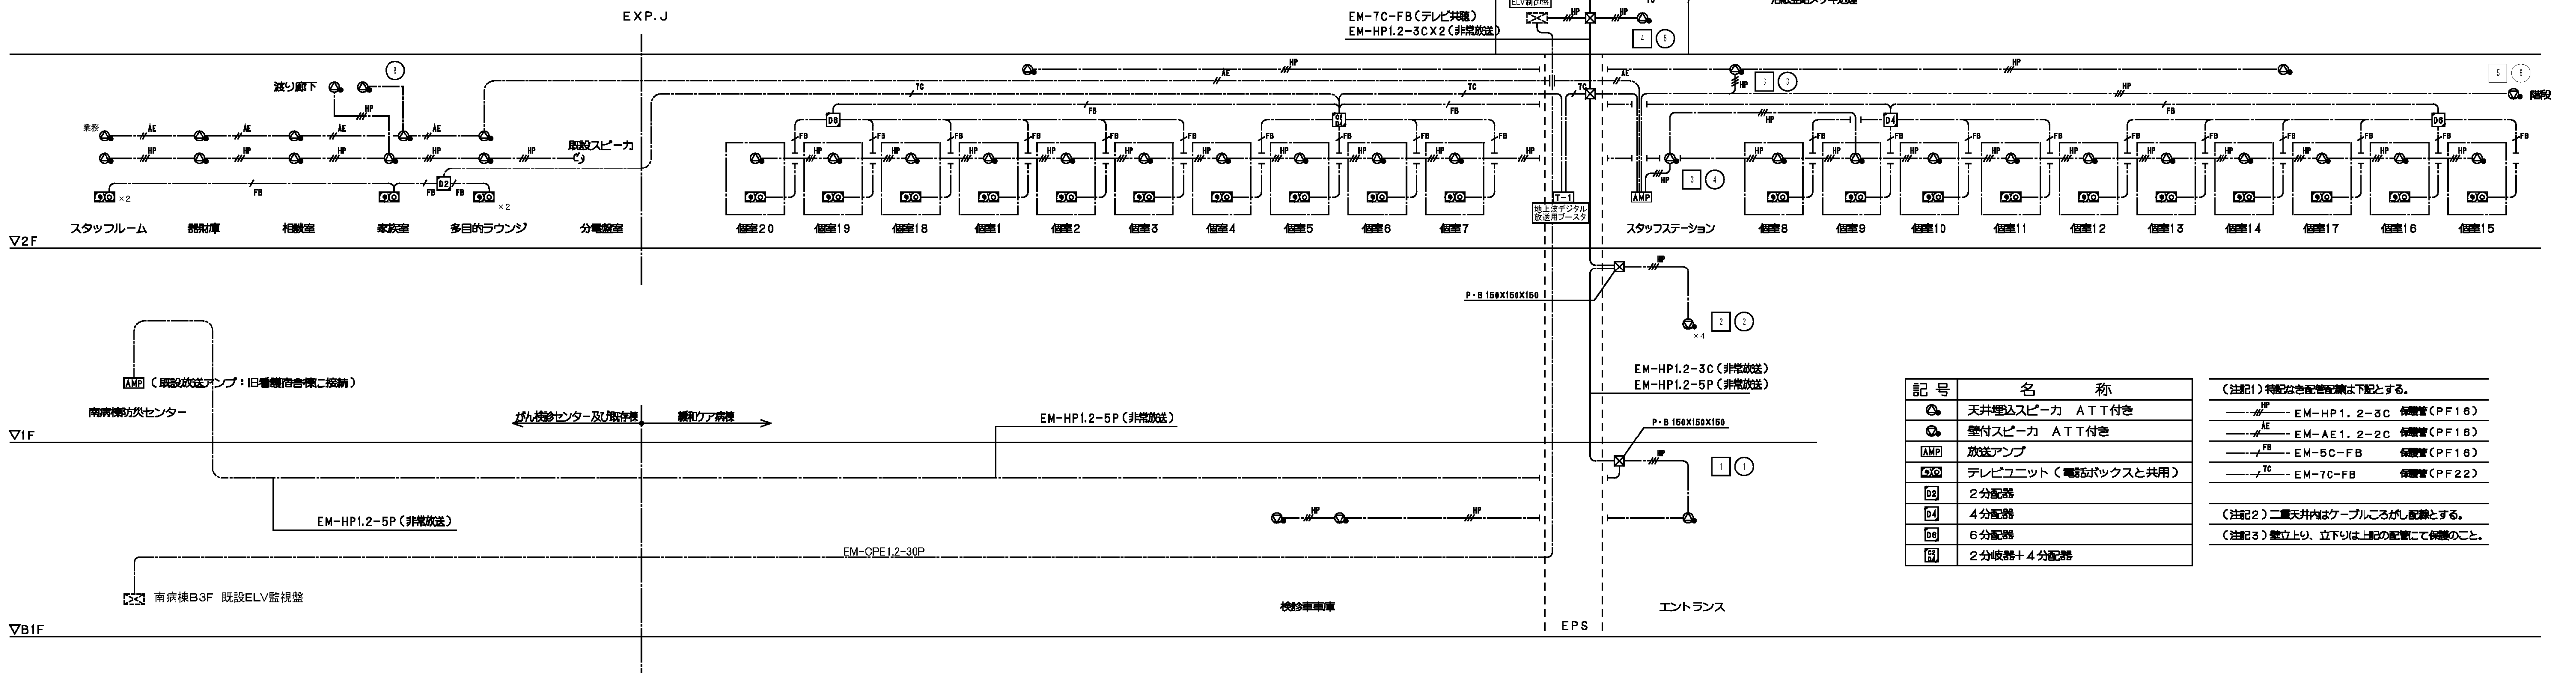

B 321 弱電設備（インターホン・ITV・防犯設備）系統図

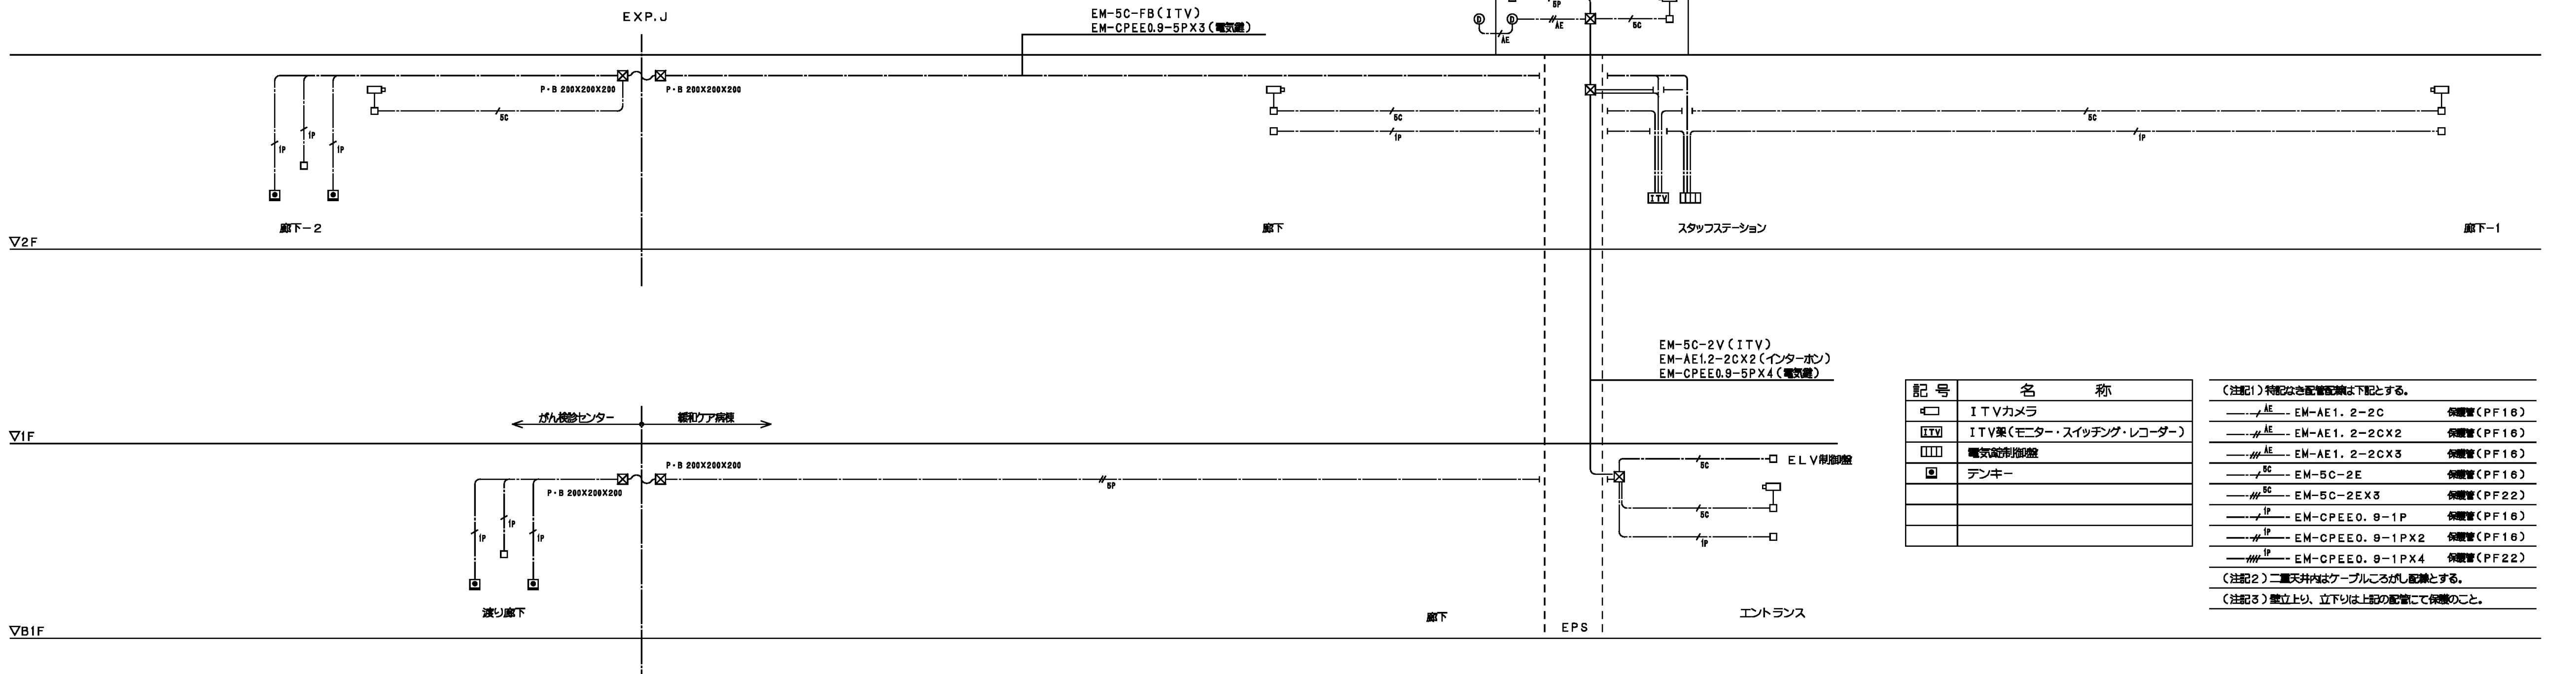

工事名	横浜市立市民病院緩和ケア病棟整備工事（電気設備工事）					年月日	平成 21 年 3 月 日
図面番号	321	弱電設備 系統図				縮尺	
局長	部長	課長	係長	課員	所長		
横浜市まちづくり調整局						芦原建築設計研究所	

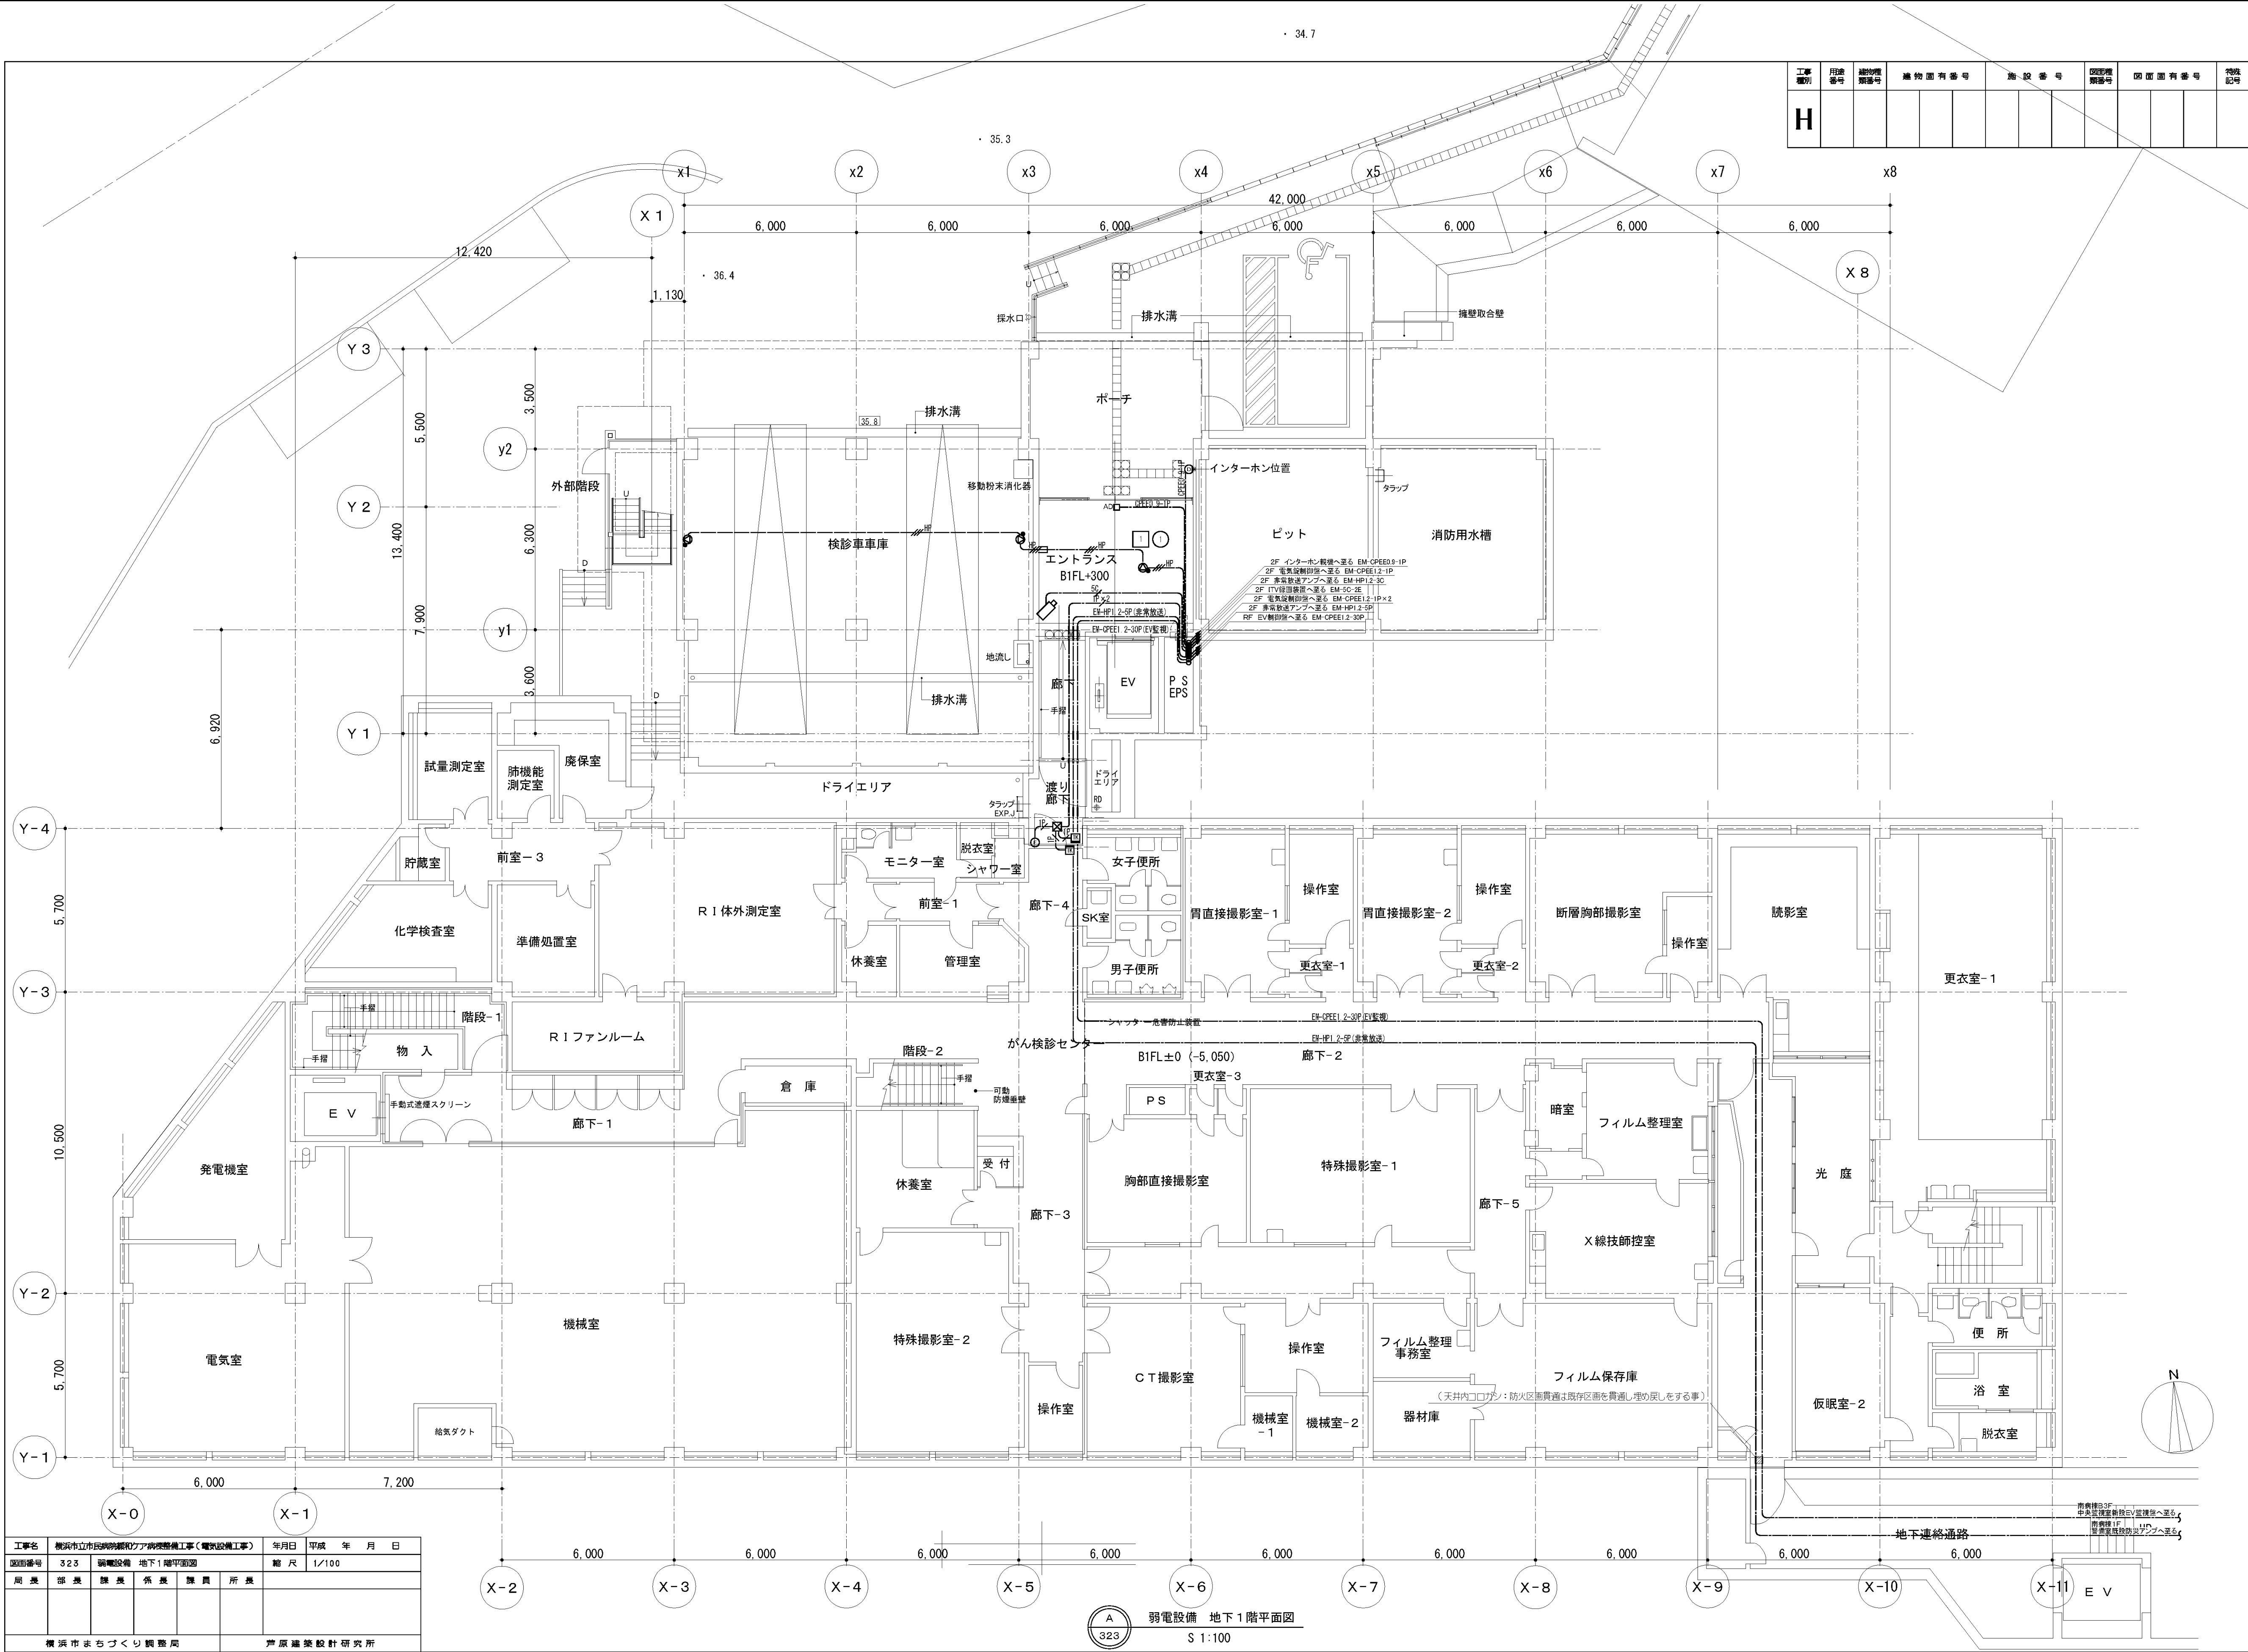


工事名	横浜市民病院緩和ケア病棟整備工事（電気設備工事）					年月日	平成 年 月 日
図面番号	323	設備設備	地下1階平面図			縮尺	1/100
局長	部長	課長	係長	課員	所長		
横浜まちづくり調整局						芦原通建築設計研究所	

弱電設備 地下1階平面図
S 1:100

工事 種別	月 別 番号	建物 種別 番号	建物 面 有 番 号	施 設 番 号	図 面 種 別 番号	図 面 有 番 号	特 記 号
H							


図 面 番 号 E5 - 14		株式会社 協和コンサルタンツ一級建築士事務所 一級建築士事務所東京都登録第13109号 KYOWA ENGINEERING CONSULTANTS CO., LTD. CONSULTING ENGINEERS & ARCHITECTS	一級建築士 登録第122018号 嶋谷 廣宣	横浜市民病院経営本部		工 事 名		旧横浜市民病院 解体工事							
					図面名称		2008 市民病院 緩和ケア病棟整備工事 (電気設備工事)								
				年月日	令和 年 月 縮尺	N S									
				設 計 者					施 設 番 号		棟番号	完成年度	図面種類	図面枚数	図面番号
				株式会社 協和コンサルタンツ 一級建築士事務所								0 5		E	2 7

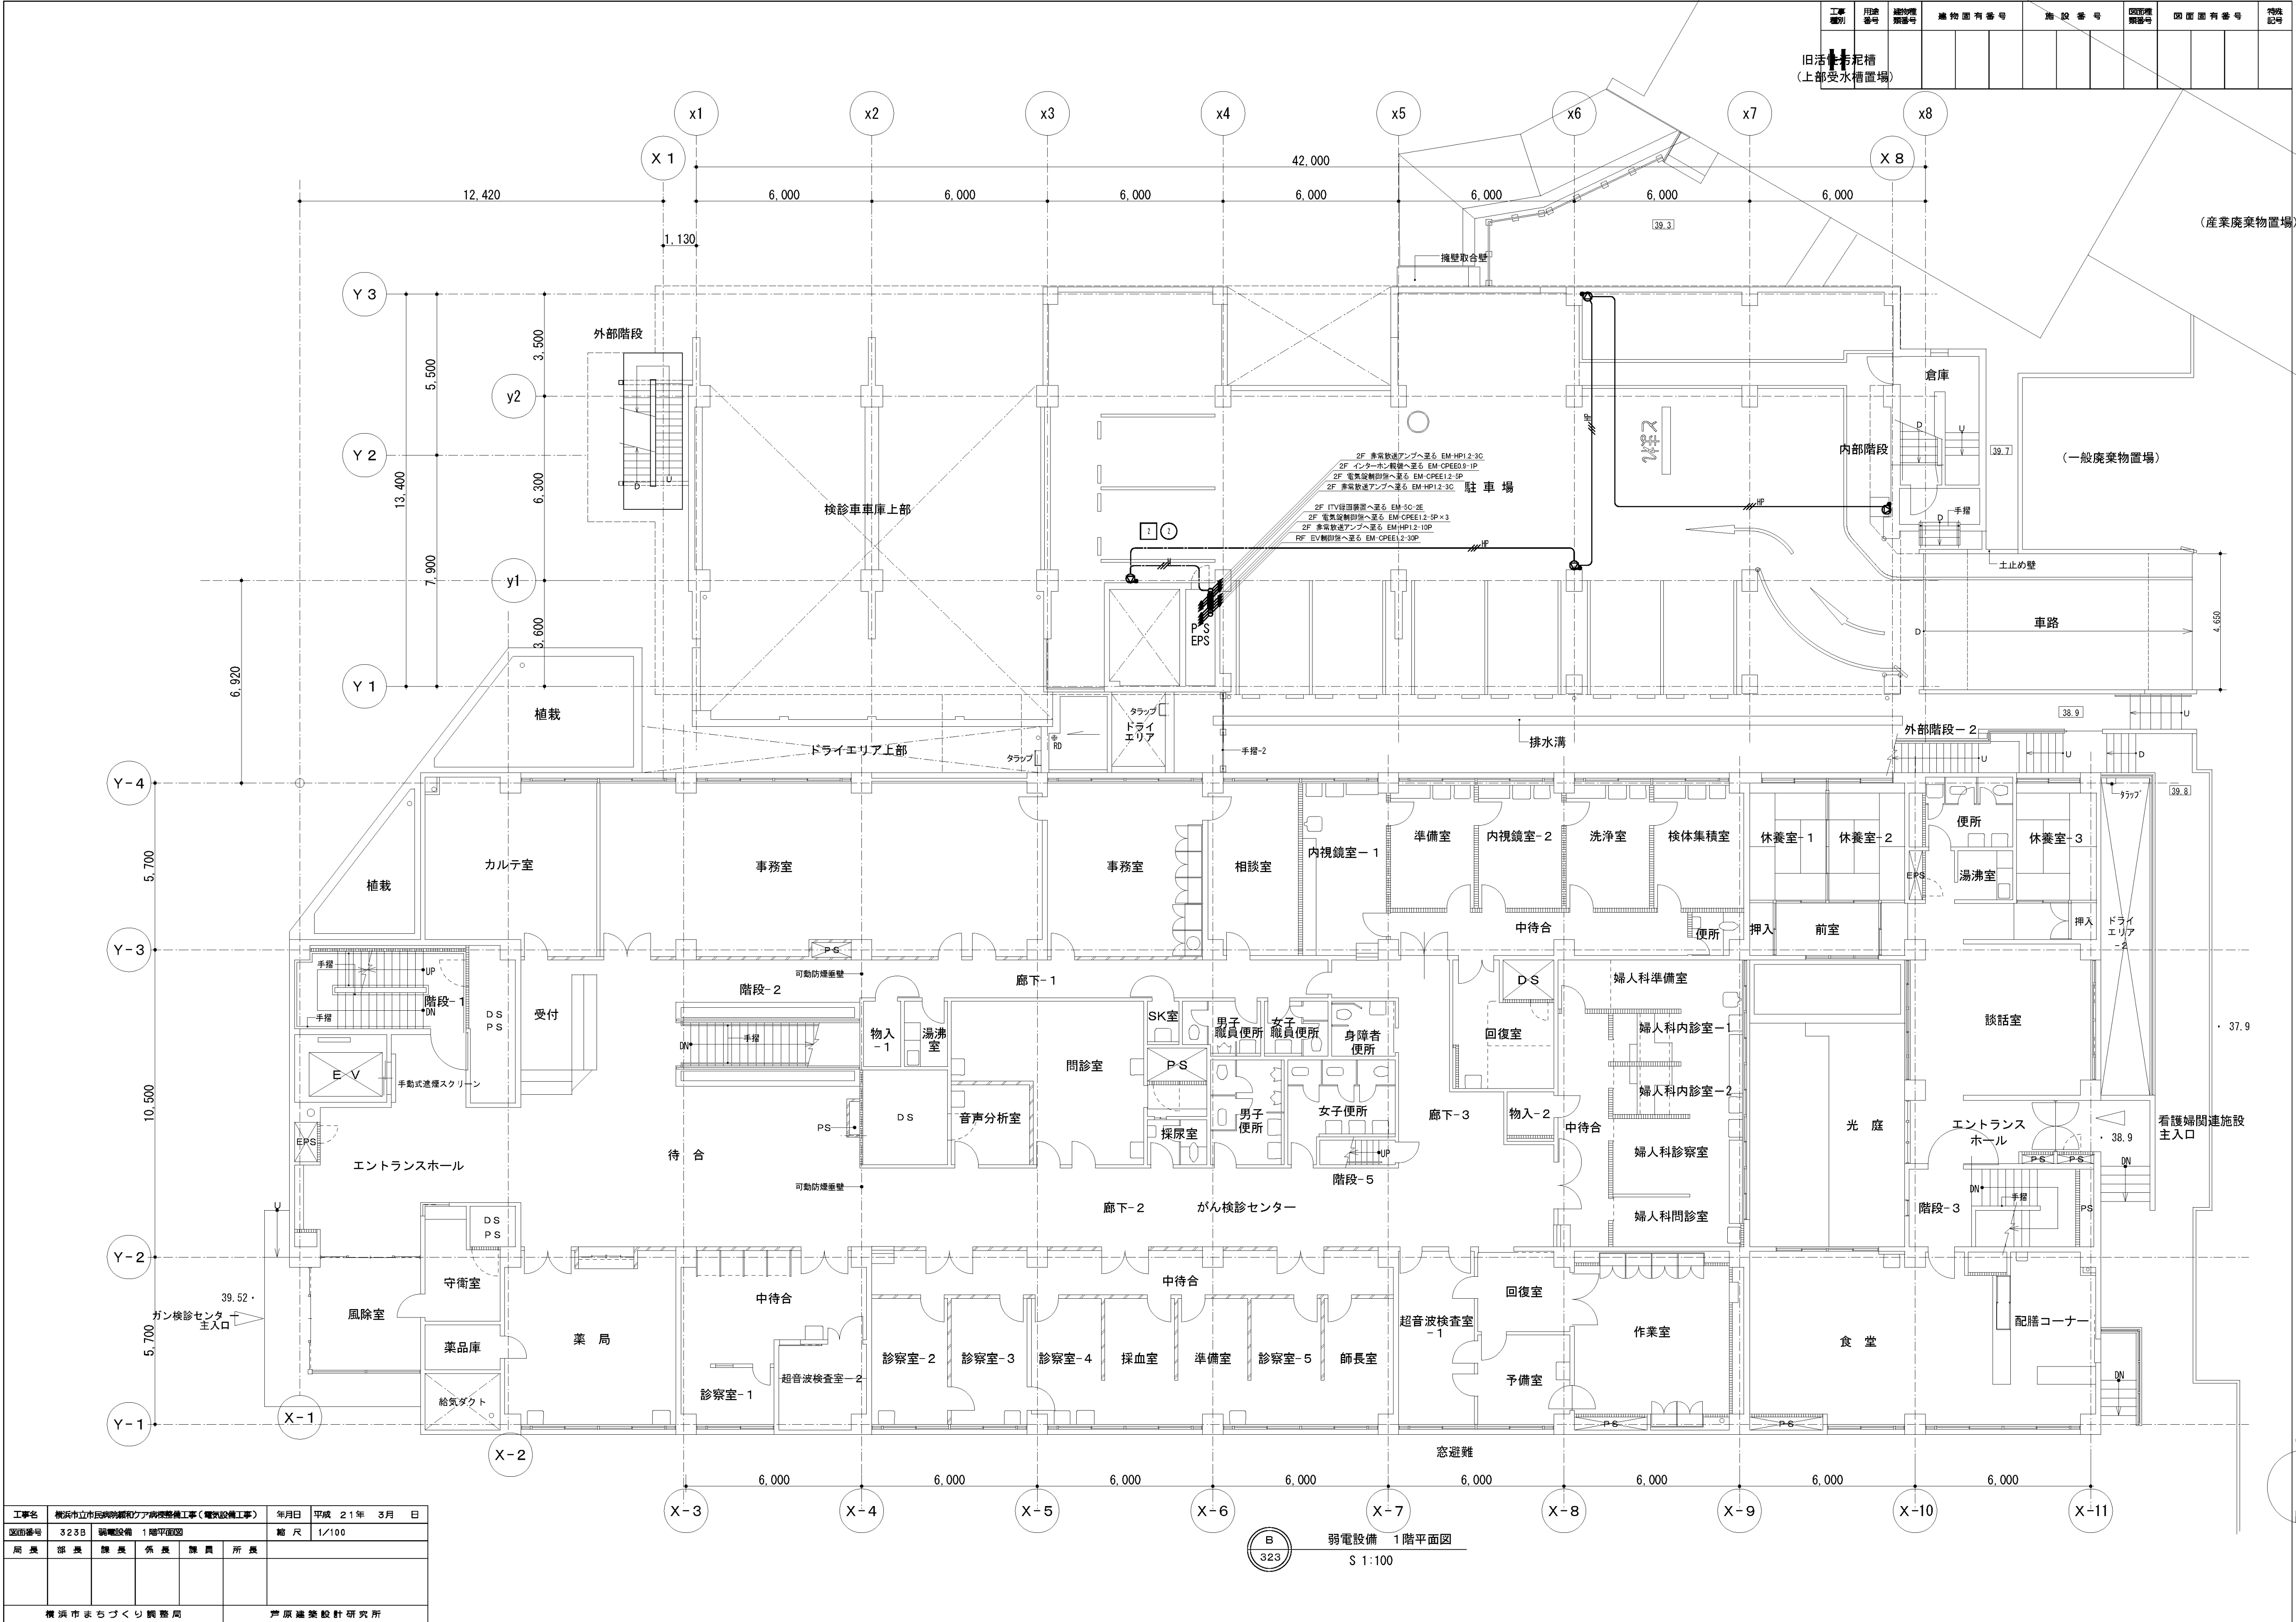

工事名	横浜市長官庁事務所及び庁舎改修工事（電気設備工事）					年月日	平成 21 年 3 月 日
図面番号	3235	弱電設備	1 階平面図	縮尺	1/100	図面	
局長	部長	課長	係長	職員	所長		
横浜市長官庁事務所					戸原建築設計研究所		

[illegible][illegible]

A ナースコール設備 機器姿図
325

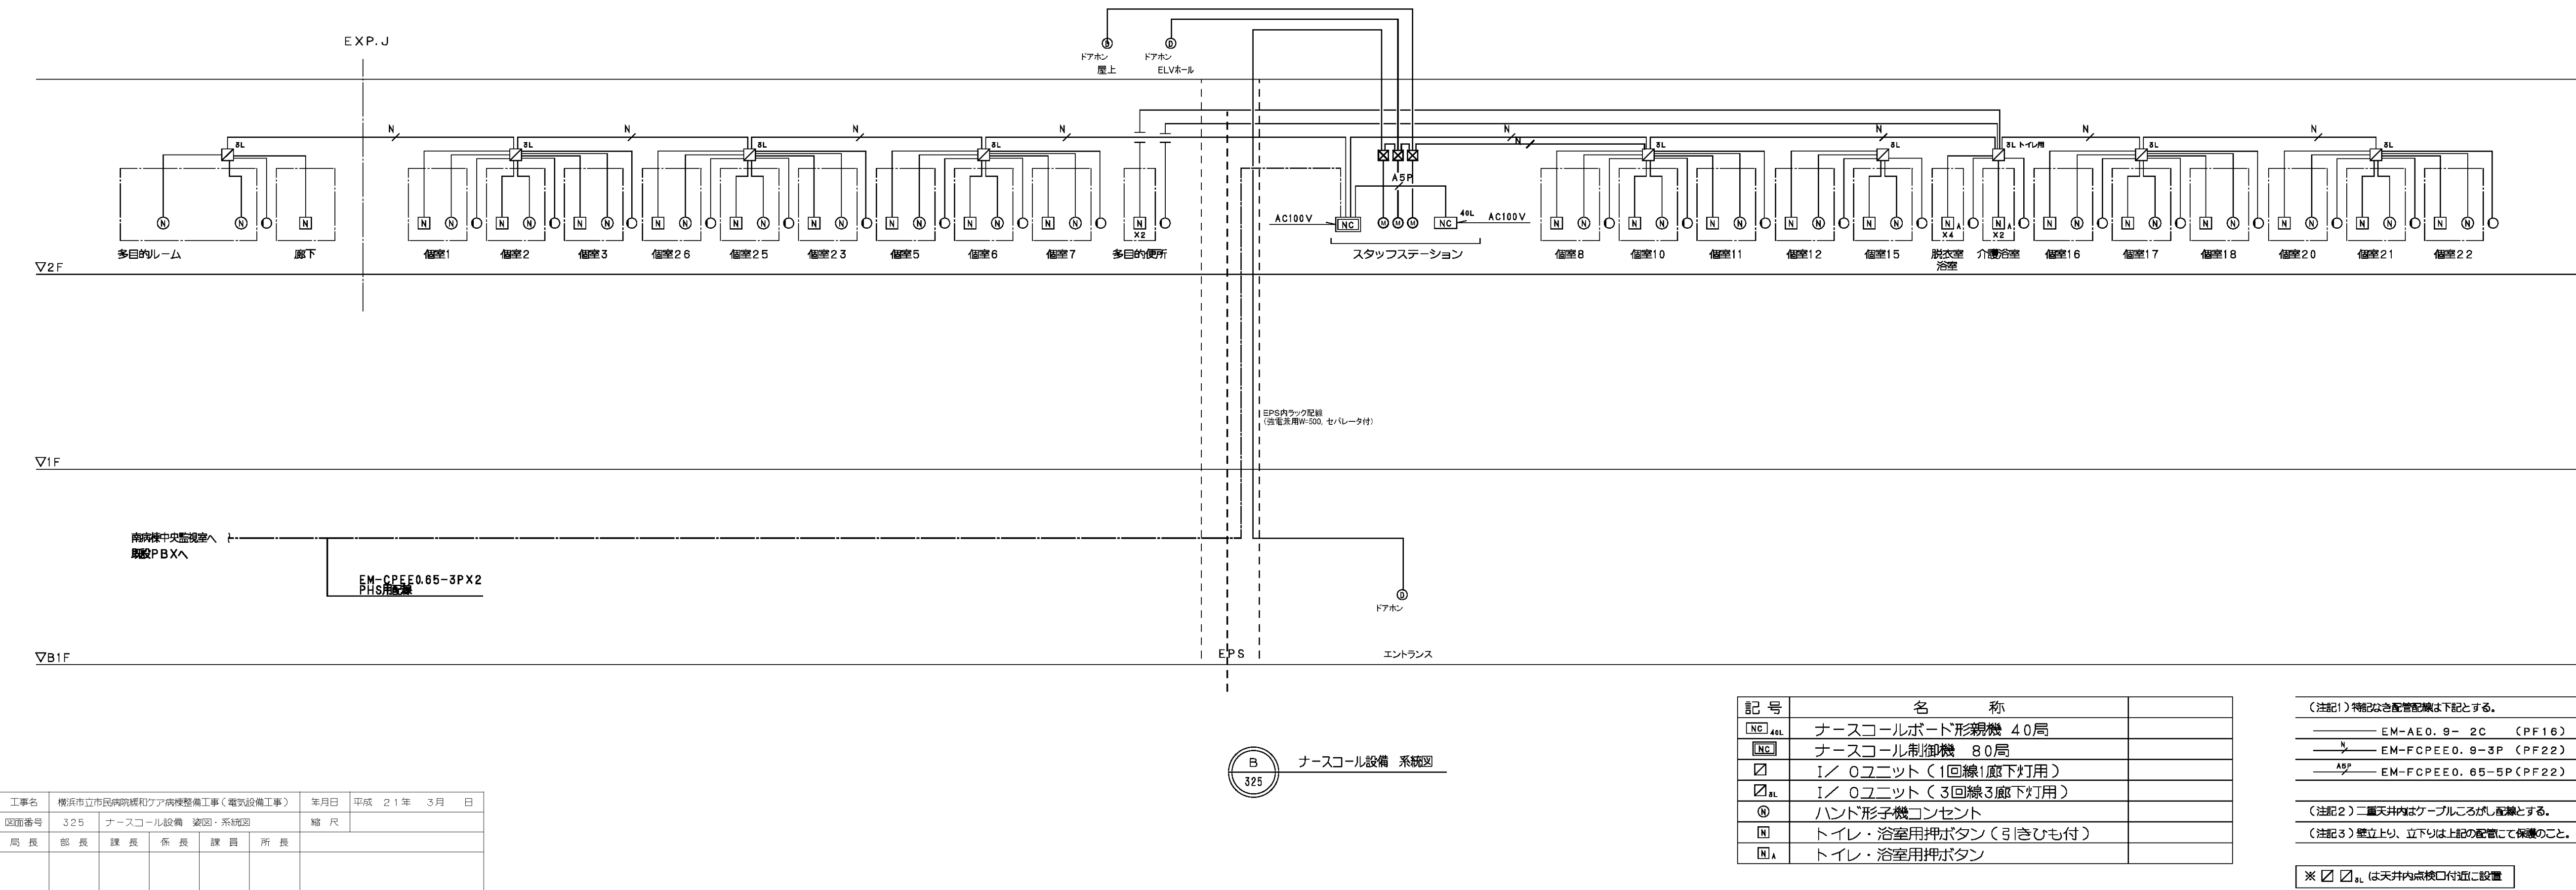

工事名	横浜市立市民内閣総府庁舎改修整備工事（増設設備工事）					年月日	平成 21 年 3 月	日
図面番号	325	オースコール設備 改設・系統図				縮 尺		
局長	部長	課長	係長	課員	所長			
横浜市まちづくり調整局						戸原建築設計研究所		

記号	名 称
NC _{44L}	ナースコールボード形新機 40局
NC ₄	ナースコール制御機 80局
<input checked="" type="checkbox"/>	1ノ〇ユニット（1回線1廊下灯用）
<input checked="" type="checkbox"/> _{4L}	1ノ〇ユニット（3回線3廊下灯用）
④	ハンド形新機コンセント
NI	トイレ・浴室用押ボタン（引きひも付）
NI _A	トイレ・浴室用押ボタン


(注記) 特記なき配管配線は下記とする。

—	EM-AE0.9-2C	(PF16)
$\frac{N}{/}$ —	EM-FCPEE0.9-3P	(PF22)
$\frac{ABP}{/}$ —	EM-FCPEE0.65-5P	(PF22)

(注記2) 二重天井内はケーブルころがし配線とする。
(注記3) 壁立上り、立下りは上記の配管にて保護のこと。

※ ☒ ☒_{SL} は天井内点検口付近に設置

図面番号 E5 - 17		株式会社 協和コンサルタンツ一級建築士事務所 一級建築士事務所東京都登録第13109号 KYOWA ENGINEERING CONSULTANTS CO., LTD. CONSULTING ENGINEERS & ARCHITECTS	株式 会社 協和コンサルタンツ一級建築士事務所 鳩谷 廣直	一級建築士 登録第12018号 鳩谷 廣直	横浜市医療局病院経営本部	工 事 名	旧横浜市立市民病院 解体工事							
					図面名称	2008_市民病院_緩和ケア病棟整備工事 (電気設備工事)								
				年月日	令和 年 月 縮尺	N S								
				設 計 者				施設番号	棟番号	完成年度	図面枚数	図面種類	図面番号	
				株式会社 協和コンサルタンツ 一級建築士事務所										
										0 5	E	2 7	E5 - 17	

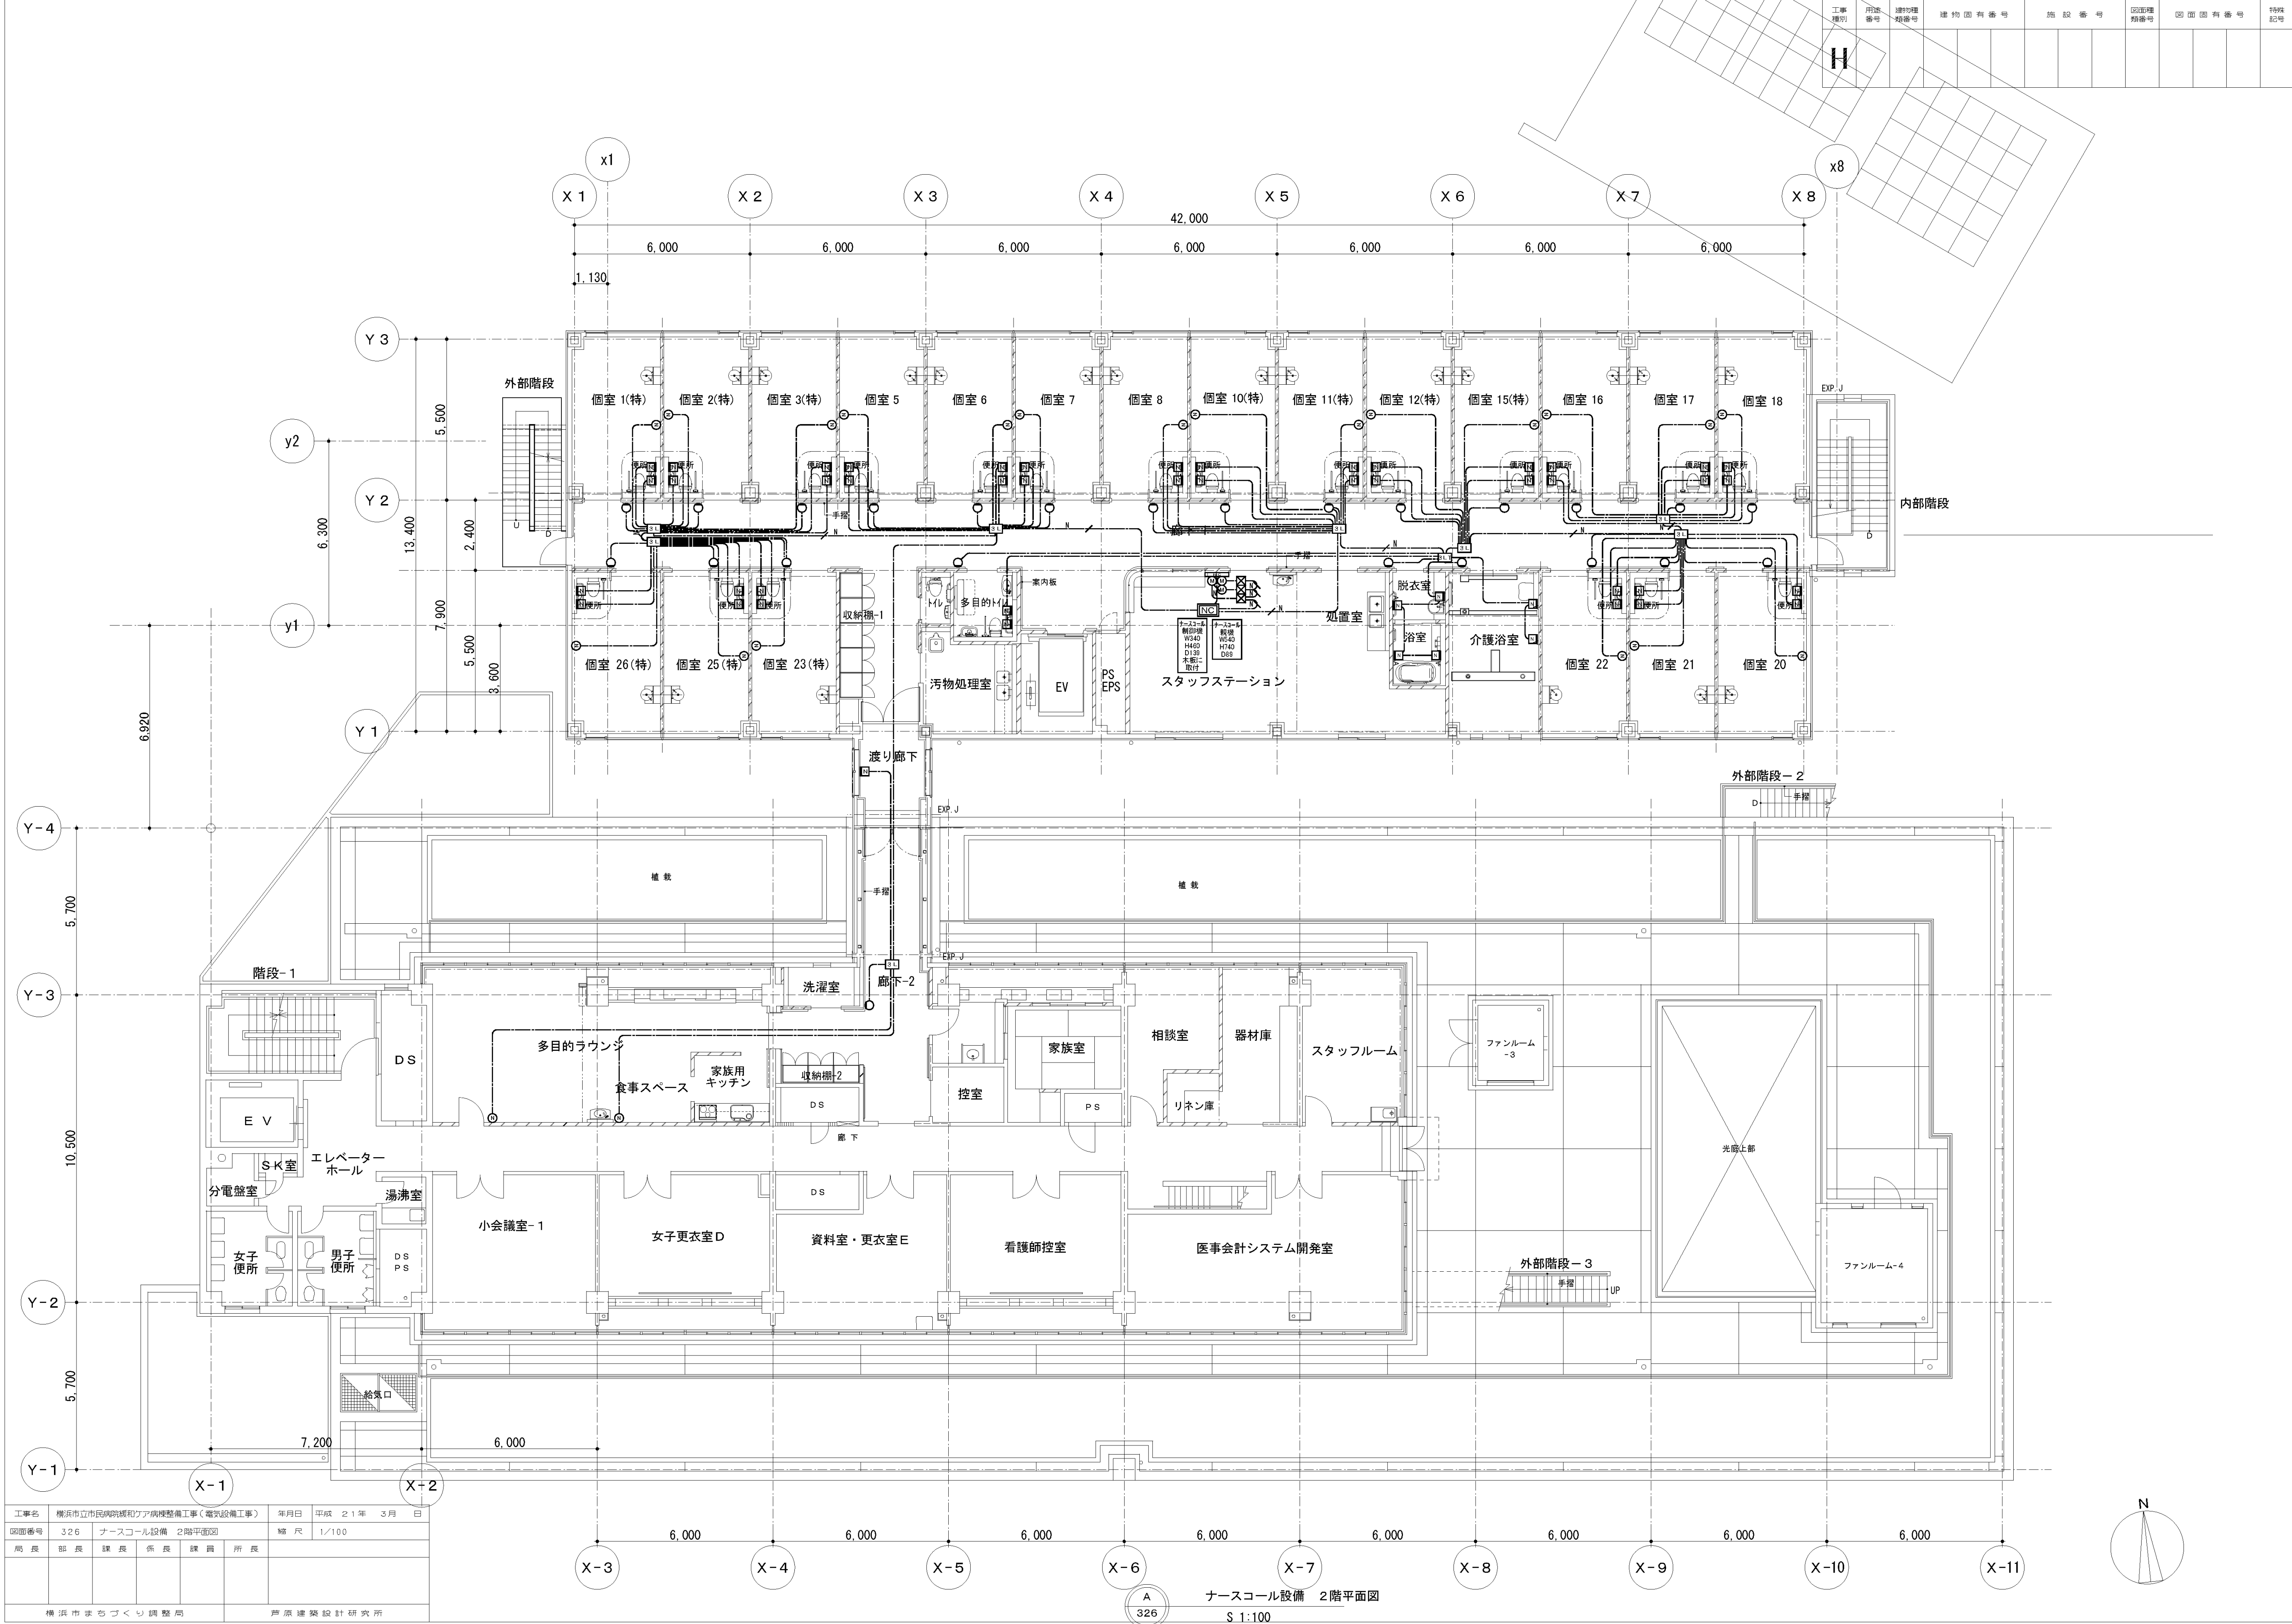

工事名	横浜市民病院緩和ケア病棟整備工事(電気設備工事)				年月日	平成 21 年 3 月 日
図面番号	326	ナースコール設備 2階平面図				縮尺 1/100
局長	部長	課長	係長	課員	所長	
横浜市まちづくり調整局				芦原建築設計研究所		

ナースコール設備 2階平面図
S 1:100

図面番号 E5 - 18											株式会社 協和コンサルタンツ一級建築士事務所 一級建築士事務所東京都登録第13109号 KYOWA ENGINEERING CONSULTANTS CO., LTD. CONSULTING ENGINEERS & ARCHITECTS	一級建築士 登録第122018号 嶋谷 廣宣	横浜市医療局病院経営本部		工 事 名 旧横浜市立市民病院 解体工事 図面名称 2008_市民病院 緩和ケア病棟整備工事 (電気設備工事)				
													年月日	令和 年 月 日		縮尺	NS		
													設 計 者						
													施 設 番 号	棟番号		完成年度	図面種類	図面枚数	図面番号
																0 5		E	2 7

工事 種別	用途 番号	建物種 別番号	建築物有 番号	施設番 号	図面種 別番号	図面有 番号	特記 記号
H							

自動火災報知設備 凡例

記号	名称	備考	番号
☒	複合装置	仕組注記参照	
☒	火災通報装置	警報用 電気設備付 アナログ伝送用	
ELV	エレベータ制御盤	(設備工事)	
Ⓢ	警報用感測器	増設型(新設)	Ⓢ○Ⓢ 収容
Ⓢ	警報用感測器	増設型(新設)	Ⓢ○ 収容
Ⓢ	警報用感測器	増設型(新設)	Ⓢ○Ⓢ 収容
Ⓢ	P型発信機	1級	
○	表示灯	AC24V, LED	
Ⓢ	光電式ボット型感知器	2種, 非警報型	
Ⓢ	光電式ボット型感知器	2種, 非警報型, 応答BOX付	
Ⓢ	光電式ボット型感知器	2, 3種, 非警報型	
Ⓢ	差動式ボット型感知器	2種	
Ⓢ	差動式ボット型感知器	特種 防水	
Ⓢ	警報区域番号	火災表示用	
Ⓢ	警報区域番号	火災表示用, 増設用	
Ⓢ	警報区域番号	火災表示用, ELV用	
---	警報区域線		
K	連動中継器		
Ⓢ	電子ブザー	PC24V	
Ⓢ	自動閉鎖装置	防火戸用 (絶壁工事)	
Ⓢ	自動閉鎖装置	避難スリム用 (絶壁工事)	
Ⓢ	自動開放装置	24V 避難口用(電気式) (空調工事)	
Ⓢ	手動開放装置	避難口用 (空調工事)	
Ⓢ	動作区域番号	防火戸・シャッター用	
Ⓢ	動作区域番号		
Ⓢ	動作区域番号	防火戸用	
Ⓢ	動作区域番号	避難スリム用	
Ⓢ	動作区域番号	避難口用 (空調工事)	
---	ケーブル配線	天井内へい	
---	配管配線	天井内へい	
---	配管配線	立上げ引下げ	
□	ジャンクション, ブルボックス		

自動火災報知設備 特記仕様書

注 記	
1. 適合仕様 1) P型1級, 警報型, 遠式, 主警報・予備電源内蔵 警報式, 自動所轄警報機付	
2. 表示内容 ・防火戸・シャッター閉鎖表示 7L ・火災表示 6L ・排煙機動作表示 1L ・排煙機故障表示 1L ・専用機動作表示 3L	$7L + 11L(予備) = 30L$
3. 専用機動作回数	
4. 検知信号内容: ・エレベータ用閉鎖・火災代換信号移動(無電圧, a接点, 1L) ・電気設備用閉鎖・火災代換信号移動(無電圧, a接点, 1L)	
5. 電子ブザーはシャッター降下時に鳴動し, 降下後停止する。 [シャッター内にブザー鳴動停止用]ミットスイッチ(b接点)を設ける。 -----建築(シャッター)工事	
6. 特記なき, 配管配線は下記とする。 AE0. 9-2C (PF16) AE0. 9-4C (PF16) HP0. 9-2C (PF16) HP1. 2-3C (PF16) HP1. 2-4C (PF16) HP0. 9-5P (PF22) HP0. 9-10P (PF28) HP1. 2-3P (PF22) HP1. 2-5P (PF22) AE0. 9-2C (PF16) AE0. 9-4C (PF22) A: HP0. 9-5P (PF22) B: HP0. 9-10P (PF28) AE: 警報用ケーブル HP: 避難ケーブル	
2重天井部分はケーブルこころがし配線とする。	


緩和ケア病棟連動一覧表

防火戸 動作区域番号	警報用感測器 動作区域番号	自火報知装置 動作区域番号	
11	11		
12	12 18	4	
13	13 18	4	
14	14 18	4	
15	15 18	4	
16	16 18		

西病棟

がん検診センター


緩和ケア病棟

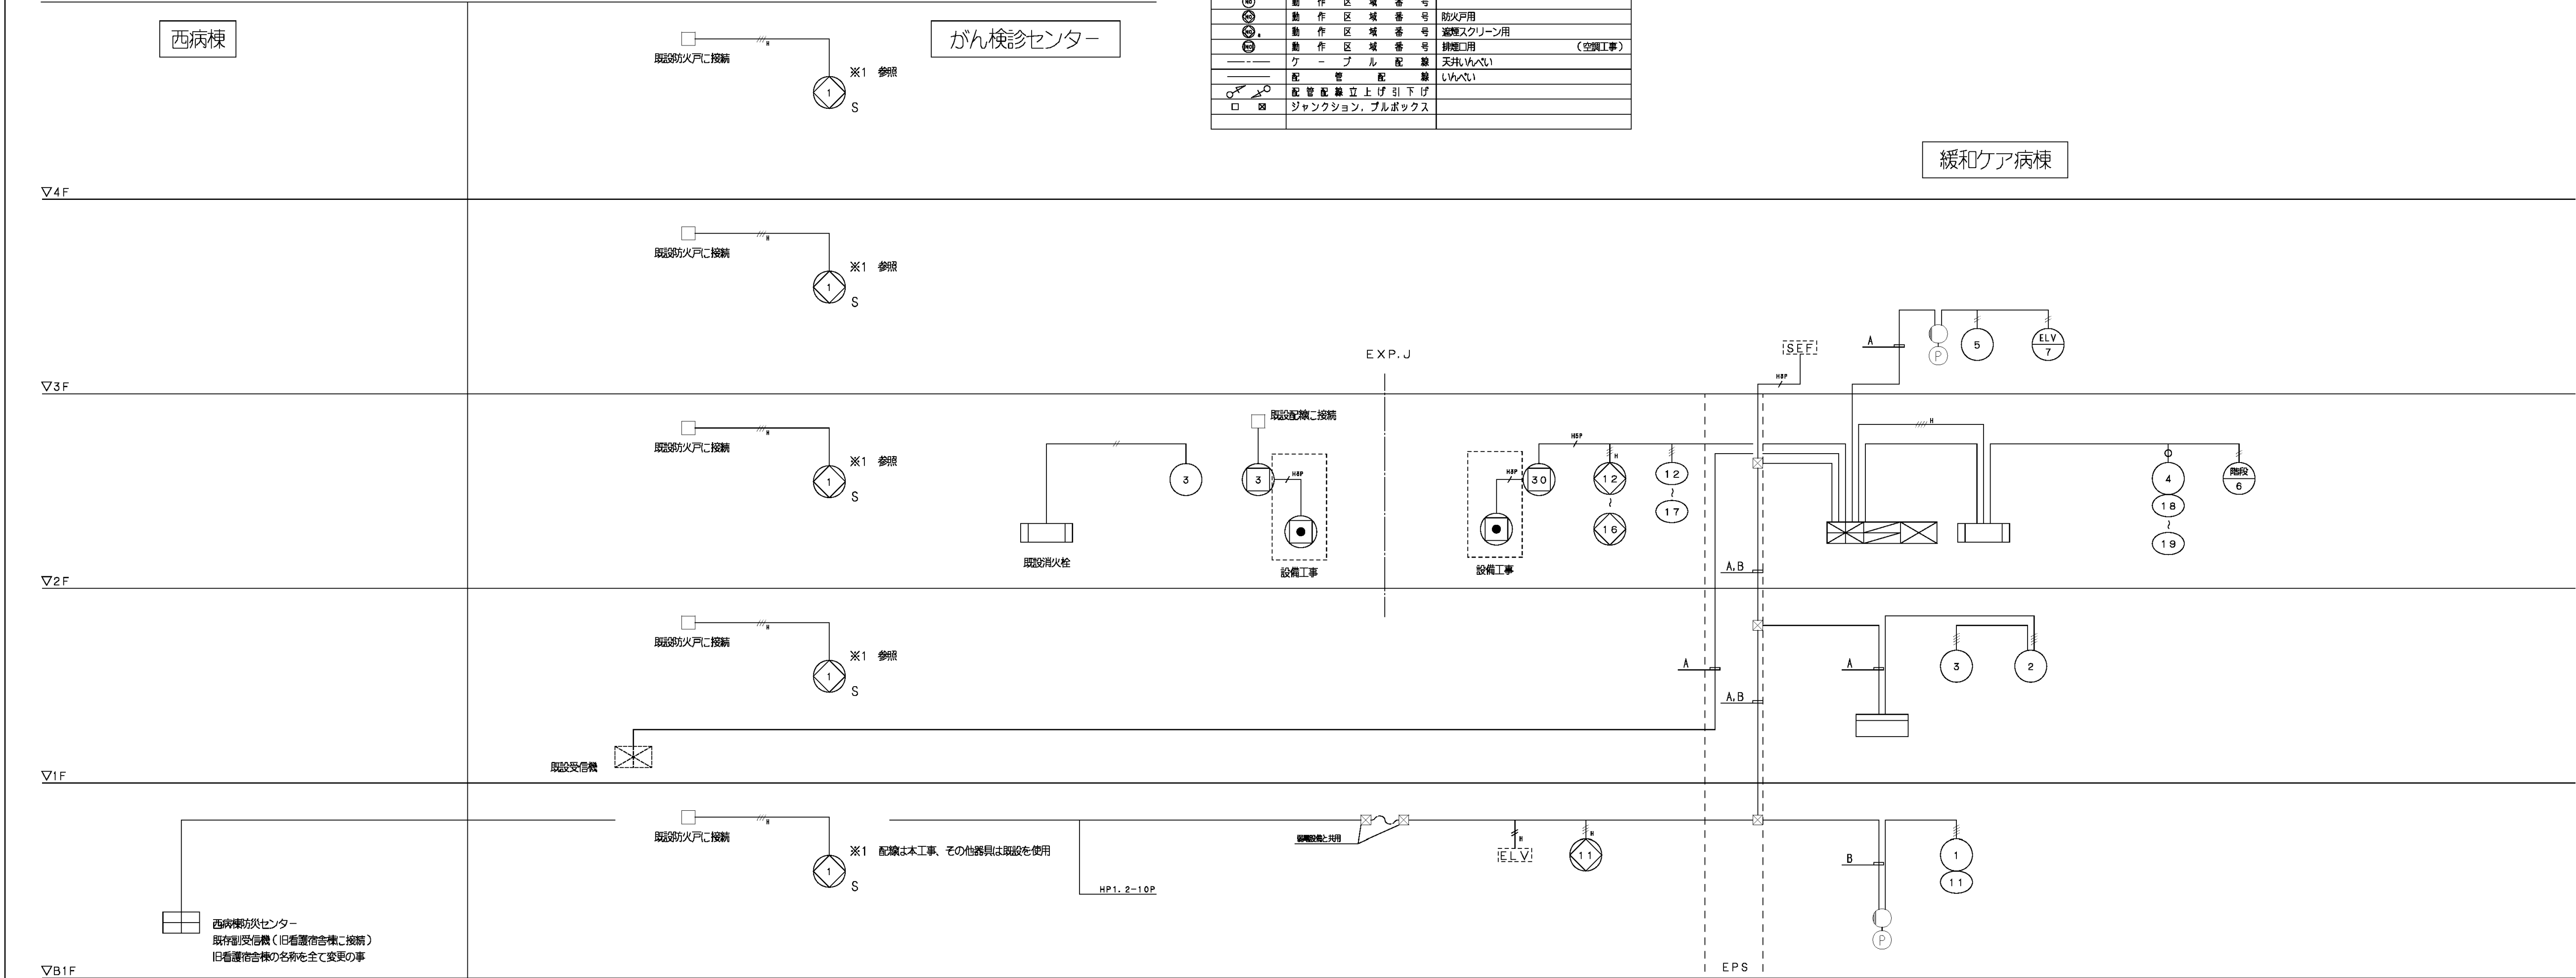

工事名	横浜市立市民病院緩和ケア病棟整備工事（電気設備工事）				年月日	平成 21 年 3 月 日	
図面番号	327	自動火災報知設備 特記仕様書・系統図				縮 尺	
局長	部長	課長	係長	課員	所長		
横浜市まちづくり調整局						芦原建築設計研究所	


自動火災報知設備 系統図

株式会社 協和コンサルタンツ 一級建築士事務所	一級建築士 登録第122018号 嶋谷 廣宣	横浜市医療局病院経営本部	工事名	旧横浜市立市民病院 解体工事
一級建築士事務所東京都登録第13109号		年月日 令和 年 月 縮尺 NS	図面名称	2008_市民病院 緩和ケア病棟整備工事 (電気設備工事)
KYOWA ENGINEERING CONSULTANTS CO., LTD.		設 計 者	施 設 番 号	棟番号 図面種類 図面枚数 図面番号
CONSULTING ENGINEERS & ARCHITECTS		株式会社 協和コンサルタンツ 一級建築士事務所	0 5	E 2 7 E5 - 19

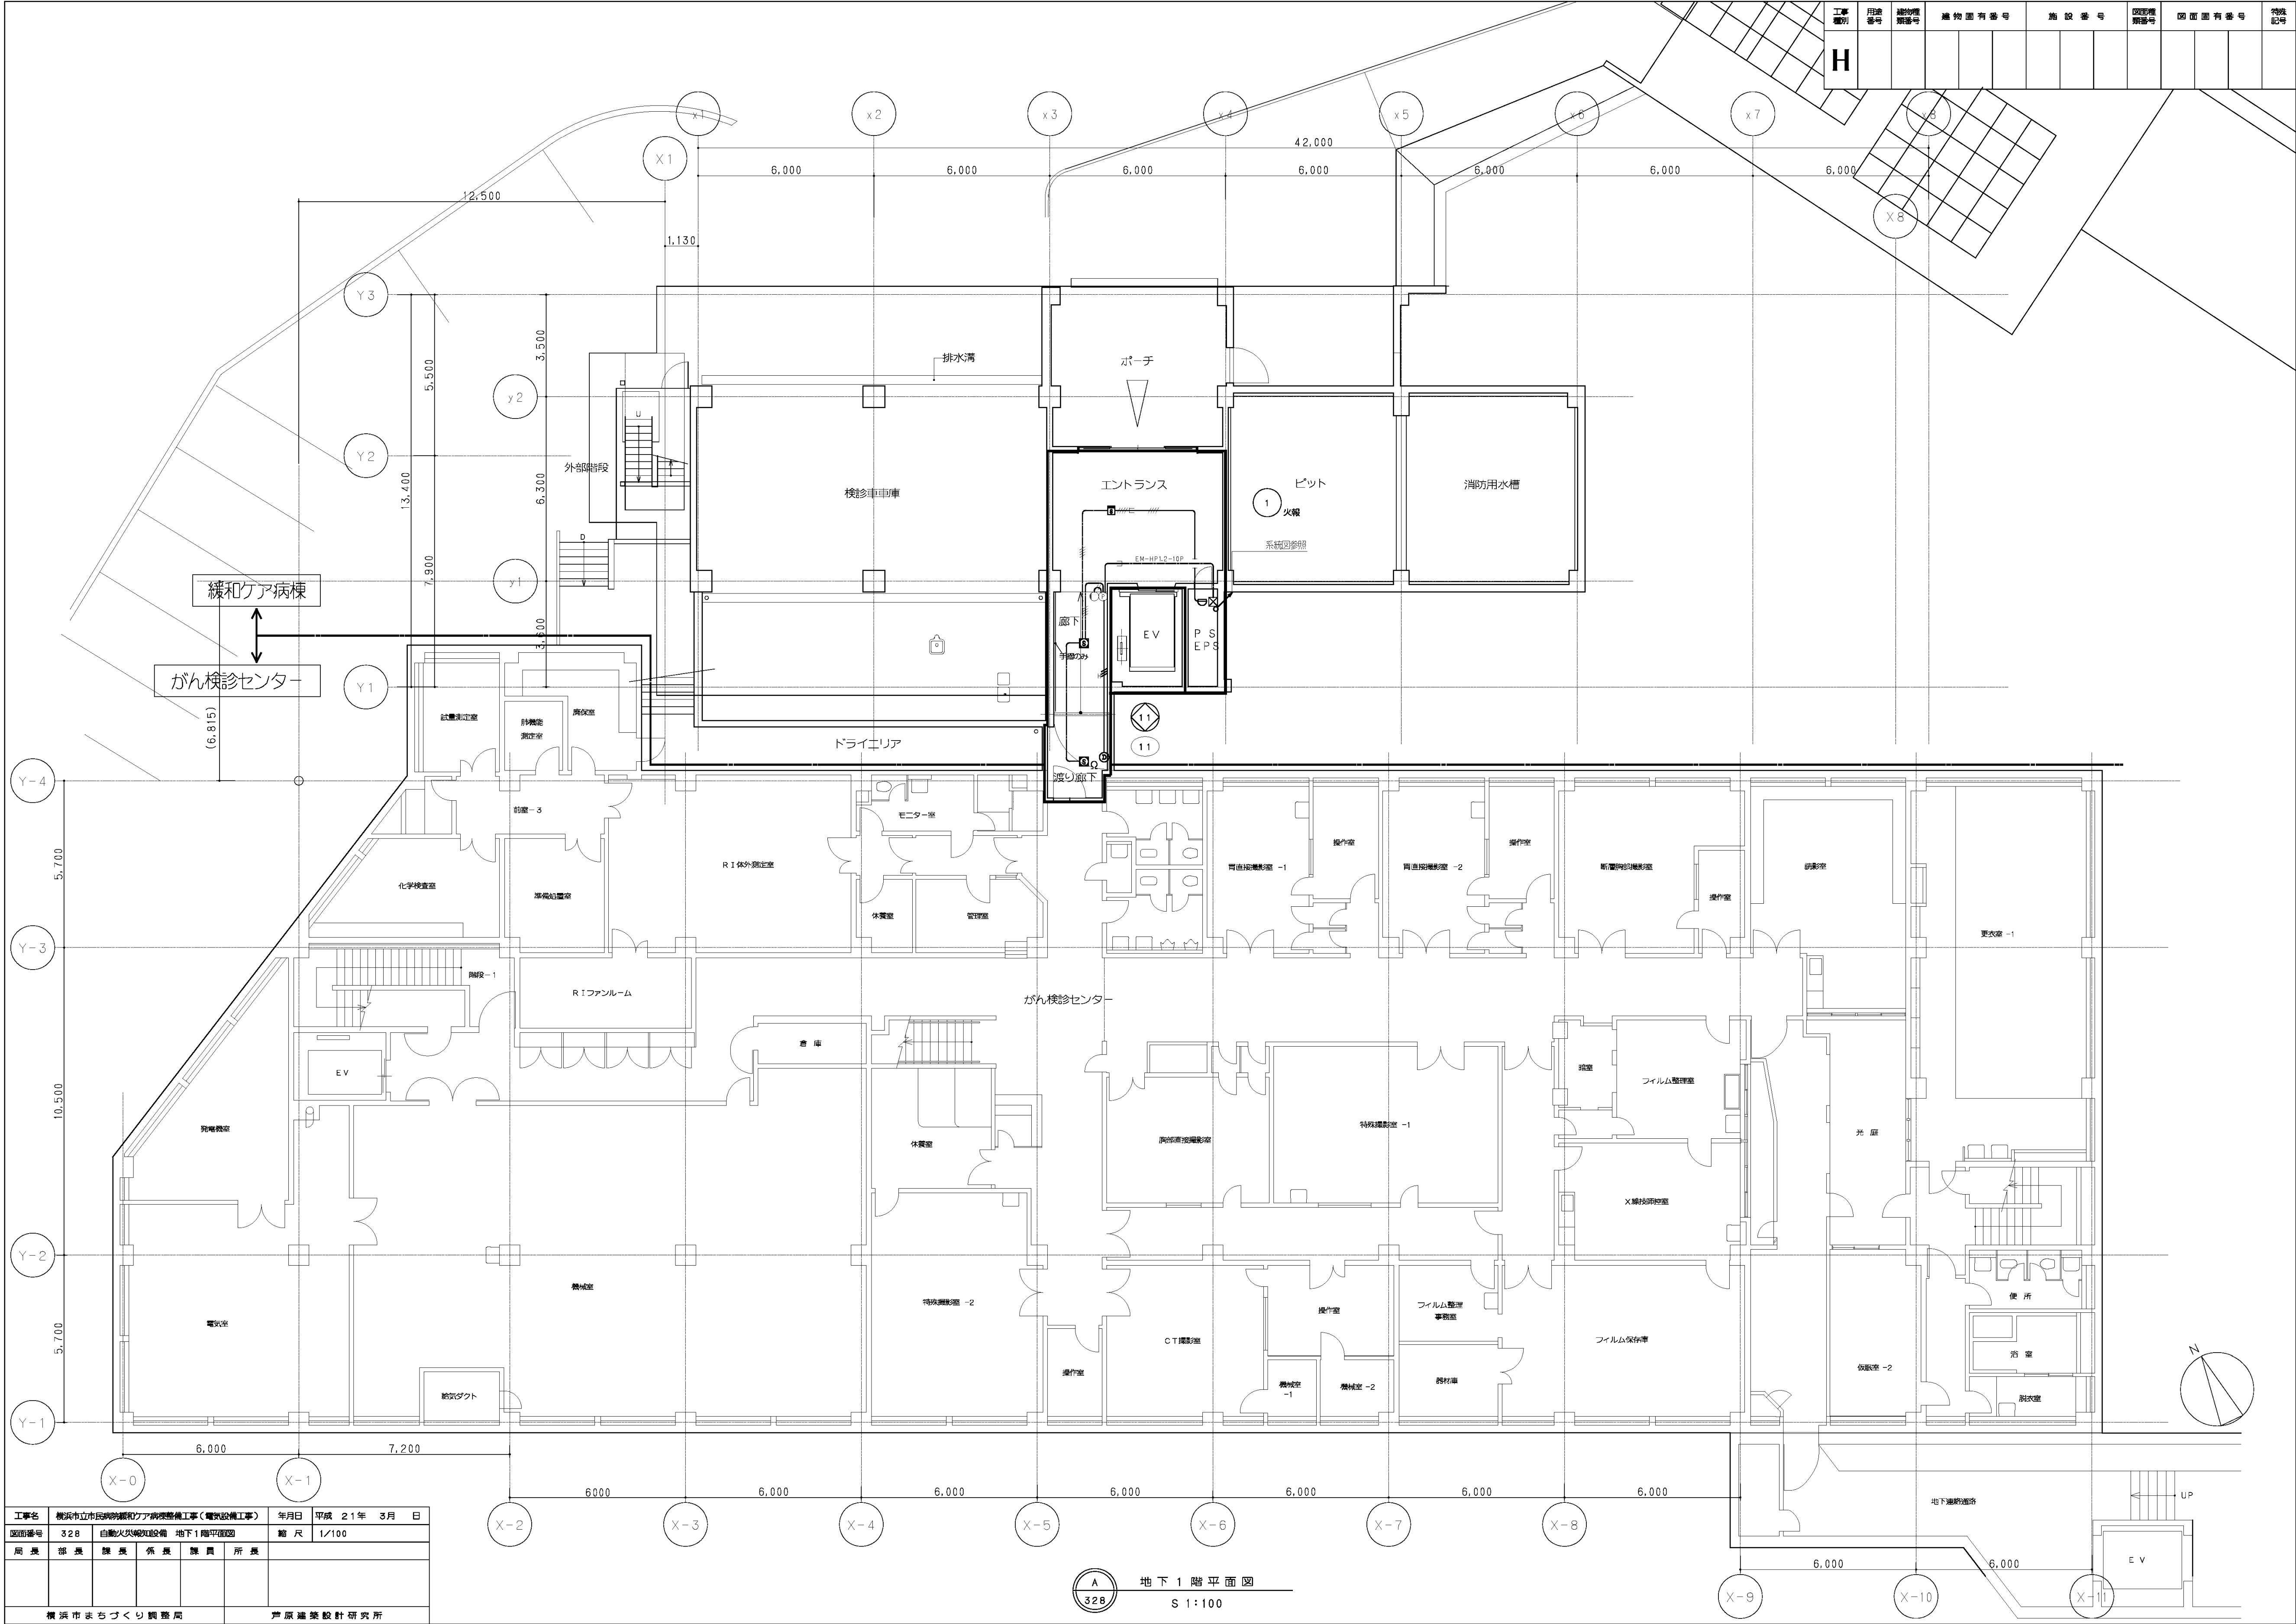

工事名	横浜市長がまちづくり推進局 がん検診センター				年月日	平成 21 年 3 月 日
図面番号	328	自動火災報知設備	地下1階平面図	縮尺	1/100	
局長	部長	課長	係長	課員	所長	
横浜市長がまちづくり推進局				戸原建築設計研究所		


図面番号 E5 - 20		株式会社 協和コンサルタンツ一級建築士事務所 一級建築士事務所東京都登録第13109号 KYOWA ENGINEERING CONSULTANTS CO., LTD. CONSULTING ENGINEERS & ARCHITECTS	一級建築士 登録第122018号 嶋谷 廣宣	横浜市医療局病院経営本部			工 事 名		旧横浜市長がまちづくり推進局 がん検診センター 解体工事								
				年月日		令和 年 月 日	縮尺	NS	図面名称		2008 市民病院 緩和ケア病棟整備工事 (電気設備工事)						
				設 計 者					施 設 番 号		棟番号	図面種類	図面枚数	図面番号			
				株式会社 協和コンサルタンツ 一級建築士事務所								05	E	27	E5 - 20		

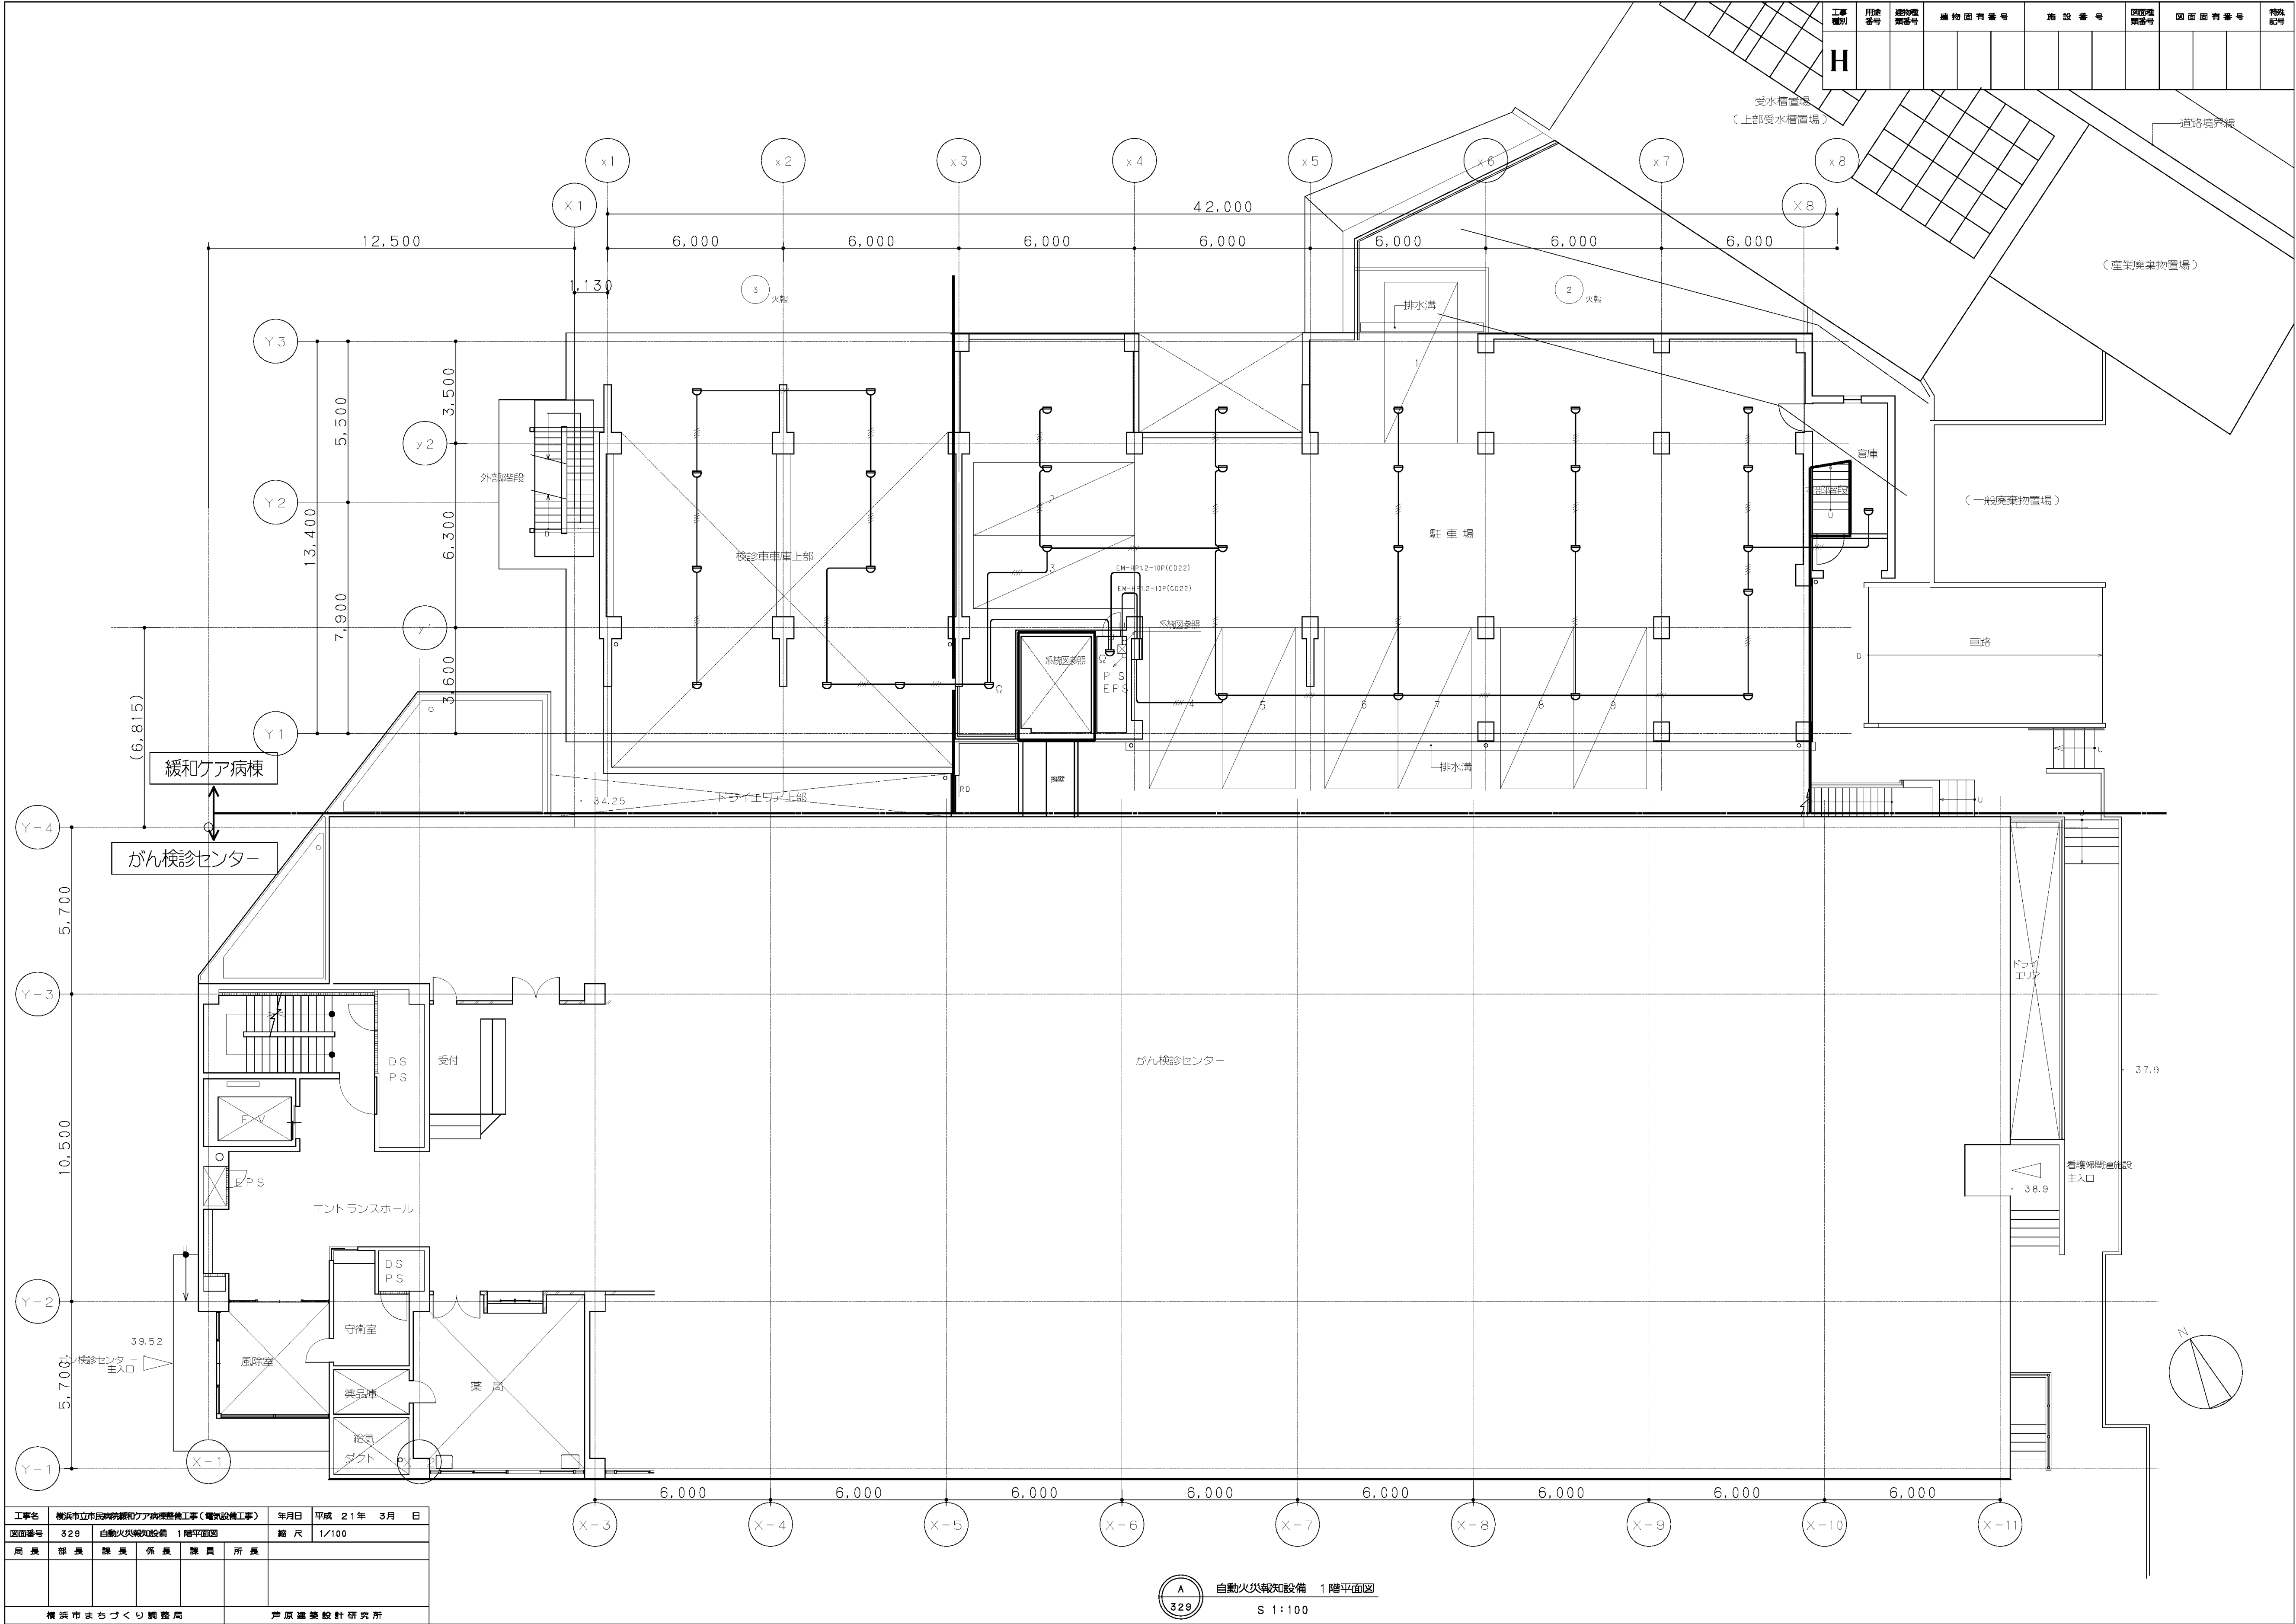

工事名	横浜市中区市民病院緩和ケア病棟整備工事（電気設備工事）				年月日	平成 21 年 3 月 日
図面番号	329	自動火災報知設備 1 階平面図			縮 尺	1/100
局 長	部 長	課 長	係 長	課 員	所 長	
横浜まちづくり調整局					芦原建築設計研究所	

自動火災報知設備 1 階平面図
S 1:100

図 面 番 号 E5 - 21											株式会社 協和コンサルタンツ一級建築士事務所 一級建築士事務所東京都登録第13109号 KYOWA ENGINEERING CONSULTANTS CO.,LTD. CONSULTING ENGINEERS & ARCHITECTS	一級建築士 登録第122018号 嶋谷 廣宣	横浜市民医療局病院経営本部			工 事 名		旧横浜市立市民病院 解体工事				
													年月日 令和 年 月 縮尺 NS	設 計 者	株式会社 協和コンサルタンツ 一級建築士事務所	図面名称	2008 市民病院 緩和ケア病棟整備工事 (電気設備工事)					
																	施 設 番 号	棟番号	完成 年度	図面 種類	図面枚数	図面番号
												0 5		E	2 7	E5 - 21						

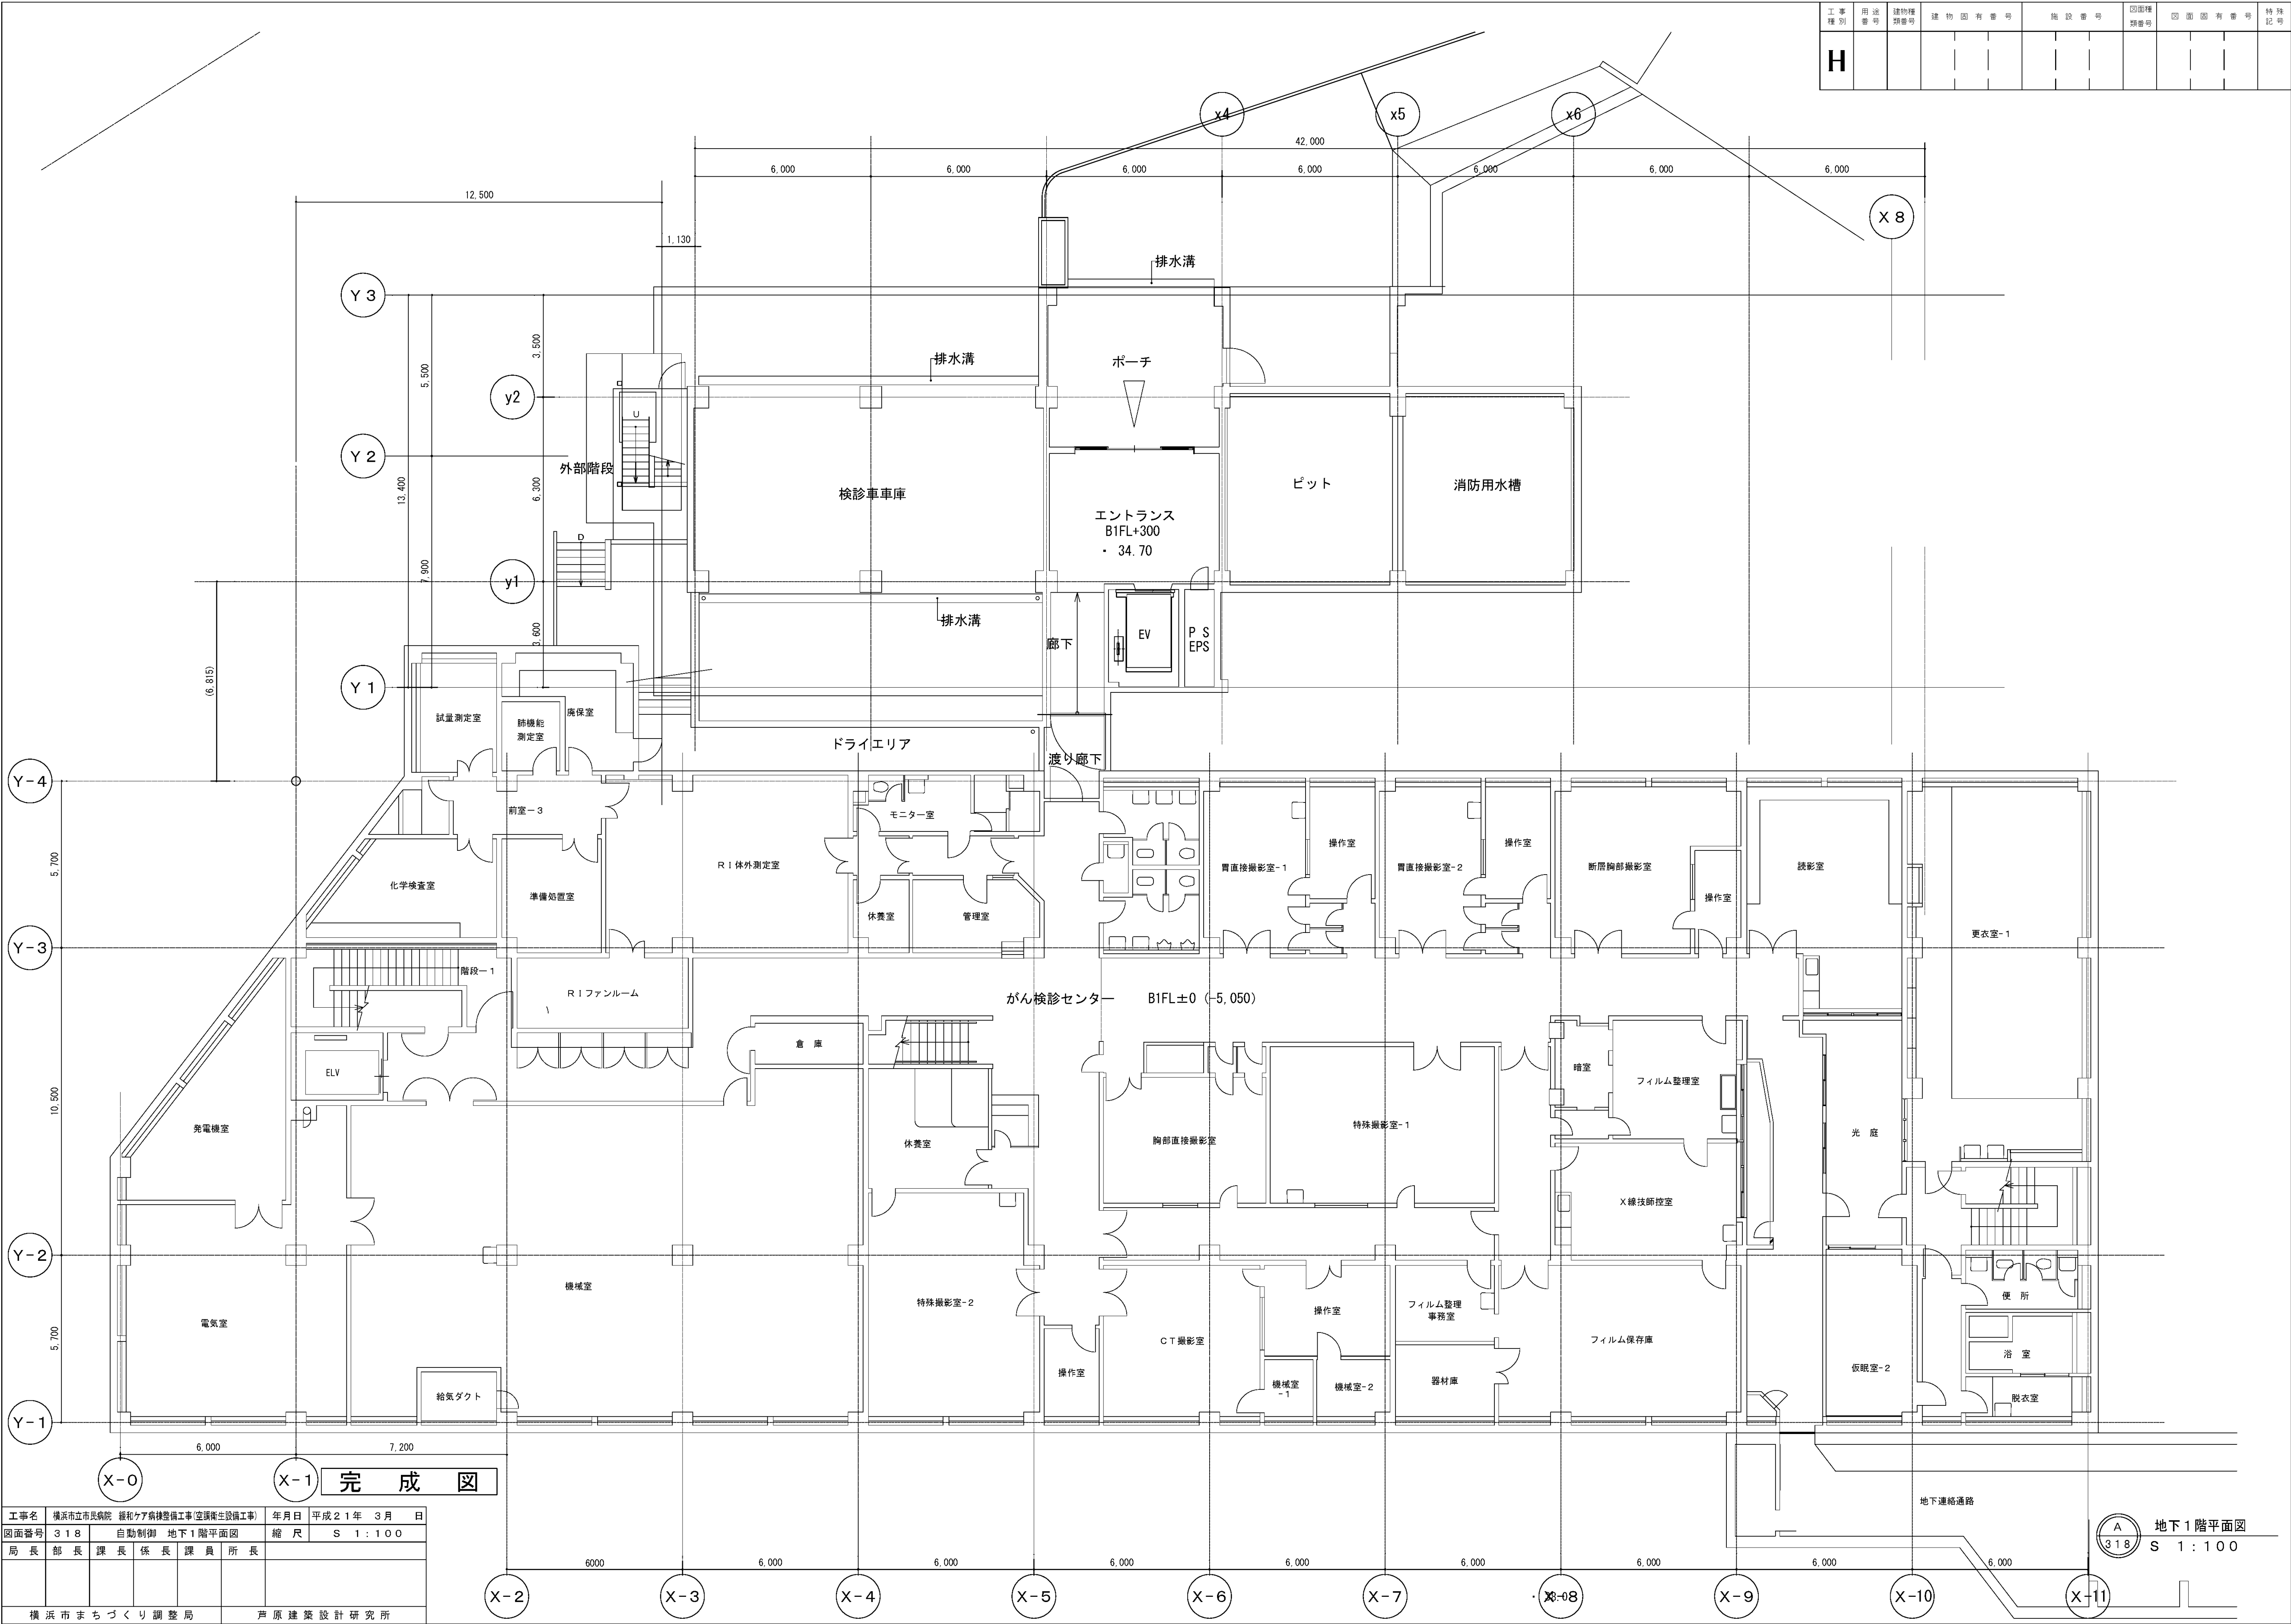


工事種別	用途番号	建物種類番号	建物固有番号	施設番号	図面種類番号	図面固有番号	特殊記号
H							


工事名	横浜市内市民病院 緩和ケア病棟整備工事(空調衛生設備工事)				年月日	平成21年	3月	日
図面番号	318	自動制御 地下1階平面図			縮尺	S 1:100		
局長	部長	課長	係長	課員	所長			
横浜市まちづくり調整局					声原建築設計研究所			

図面番号 E5 - 24											株式会社 協和コンサルタンツ一級建築士事務所 一級建築士事務所東京都登録第13109号 KYOWA ENGINEERING CONSULTANTS CO., LTD. CONSULTING ENGINEERS & ARCHITECTS	一級建築士 登録第122018号 嶋谷 廣宣	横浜市医療局病院経営本部	工 事 名	旧横浜市内市民病院 解体工事						
														図面名称	2008_市民病院 緩和ケア病棟整備工事 (電気設備工事)						
														設 計 者	施 設 番 号	棟 番 号	完 成 年 度	図 面 種 別	図 面 枚 数	図 面 番 号	
														株式会社 協和コンサルタンツ 一級建築士事務所			0 5		E	2 7	E5 - 24

A diagram showing a tree structure. A horizontal line at the top has a vertical line extending downwards from it. This vertical line splits into two branches. The left branch leads to a circle containing the text 'x 8'. The right branch leads to another circle containing the text 'x8'.

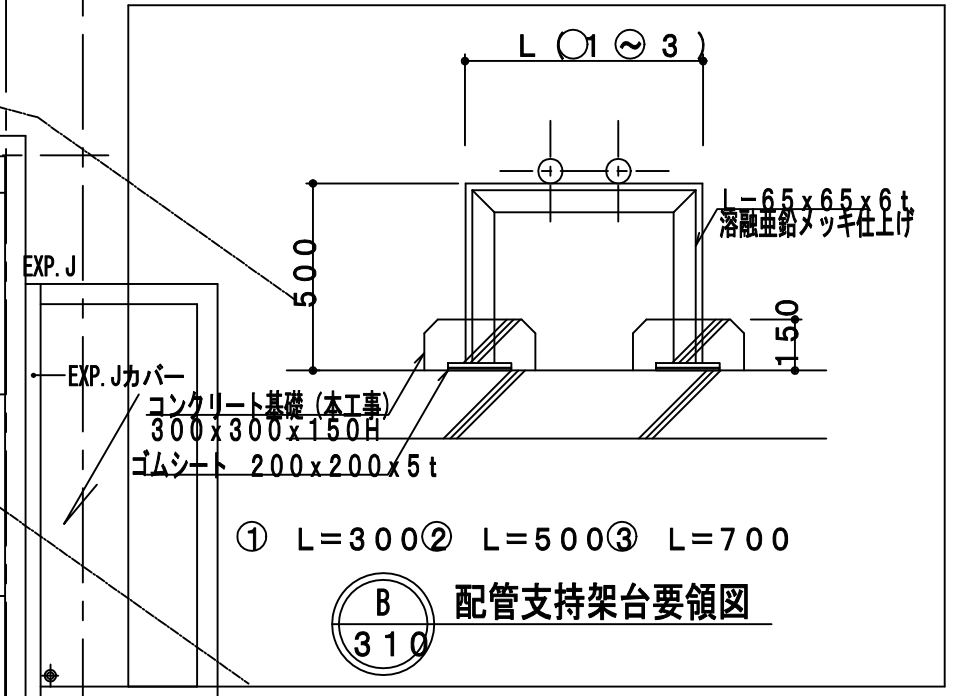

注1) 屋外露出の冷媒管はSUSラッキングとする。

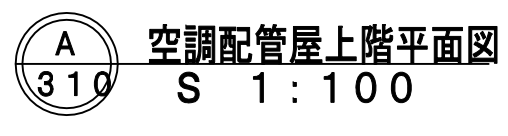

図面番号 E5 - 25		株式会社 協和コンサルタンツ一級建築士事務所 一級建築士事務所東京都登録第13109号 KYOWA ENGINEERING CONSULTANTS CO.,LTD. CONSULTING ENGINEERS & ARCHITECTS	一級建築士 登録第122018号 嶋谷 廣宣	横浜市医療局病院経営本部		工 事 名		旧横浜市立市民病院 解体工事			
			年月日 令和 年 月 日 設 計 者 株式会社 協和コンサルタンツ 一級建築士事務所	年 月 日 令和 年 月 日 縮尺 1/100	図面名称		2008.市民病院 緩和ケア病棟整備工事 (空調衛生設備工事)				
				施 設 番 号	棟番号	完成年度	図面種類	図面枚数	図面番号		
					0 5		E	2 7	E5 - 25		

機器凡例				
シンボル	記号	配線	配管	
			屋内	屋外
○	RS	EM-C.E.E.S.2口	- 2C	x(P.F.2.2)
○	HS	EM-C.E.E.S.2口	- 6C	x(P.F.2.8)
○	集中コント	EM-C.E.E.S.2口	- 2C	x(P.F.2.2)



記号凡例	
平面図記号	内 容
—	天井内ケーブル配線
—	露出配管

<特記>
・天井内はケーブルコログシとし、スイッチ類への立下りは配管を使用する。

<電線管サイズについて>
(コログシ) (P.F.2.2)

立下り配管サイズを示す。

工事種別	用途番号	建物種類番号	建物固有番号	施設番号	図面種類番号	図面固有番号	特記
H							

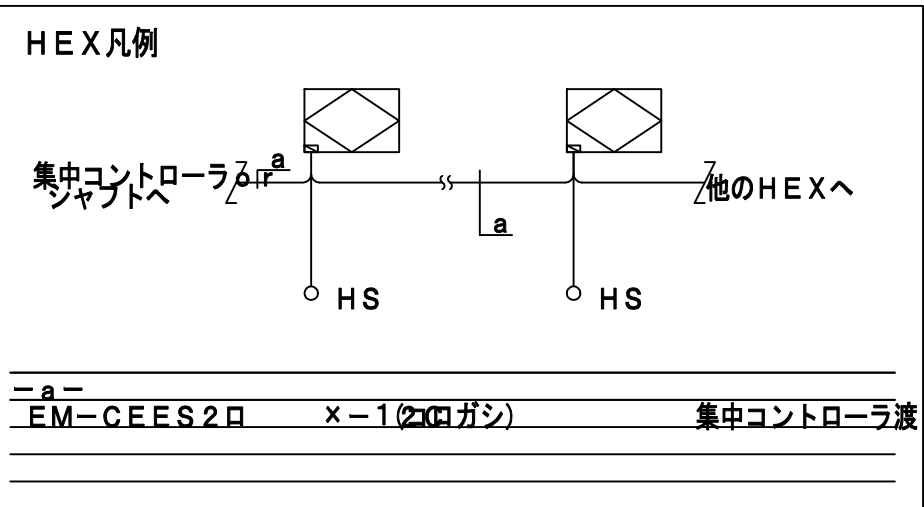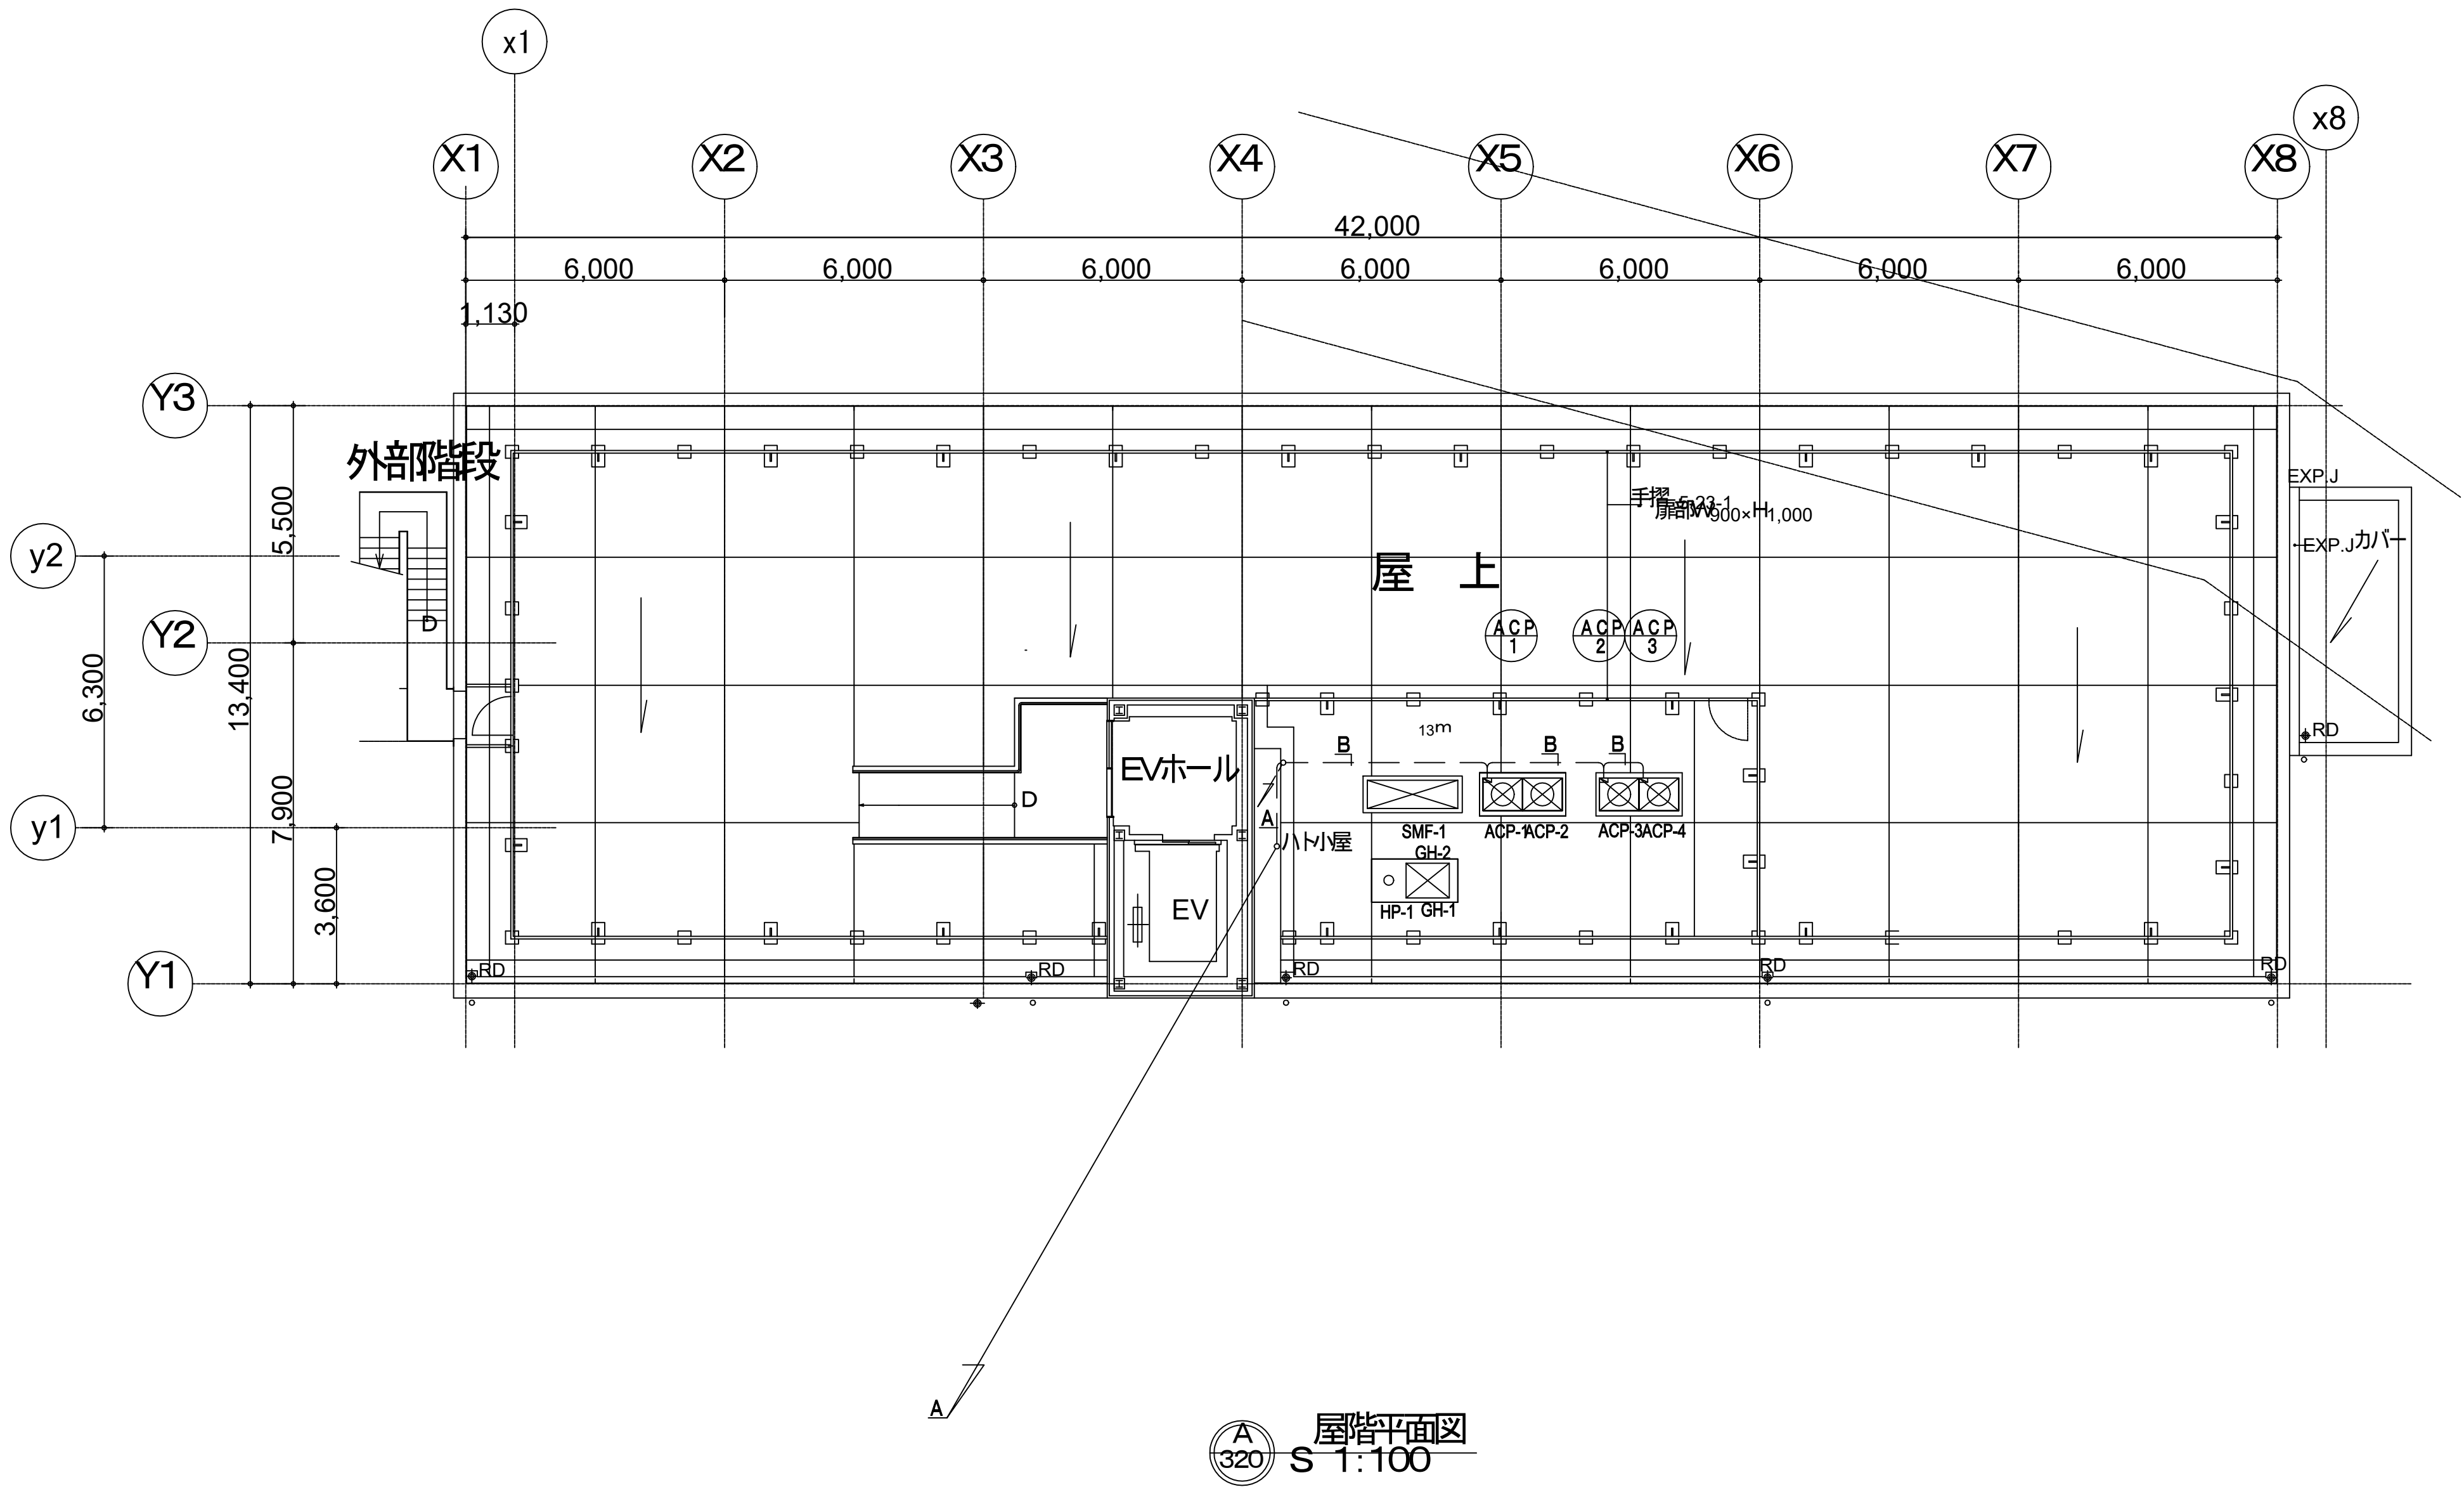

—A— EM-C.E.E.S.2口 x-1 (コログシ) 集中コントローラ
—B— EM-C.E.E.S.2口 x-1 (コログシ) 集中コントローラ

完成図

工事名	横浜市立市民病院 緩和ケア病棟整備工事(空調衛生設備工事)					年月日	平成21年	3月	日
図面番号	320		自動制御 屋上平面図			縮尺	S 1:100		
局長	部長	課長	係長	課員	所長				
横浜市まちづくり調整局						芦原建築設計研究所			

図面番号 E5 - 26						株式会社 協和コンサルタンツ一級建築士事務所 一級建築士事務所東京都登録第13109号 KYOWA ENGINEERING CONSULTANTS CO., LTD. CONSULTING ENGINEERS & ARCHITECTS	一級建築士 登録第122018号 嶋谷 廣宣	横浜市医療局病院経営本部 年月日 令和 年 月 縮尺 1/100 設 計 者 株式会社 協和コンサルタンツ 一級建築士事務所	工 事 名 旧横浜市立市民病院 解体工事
									図面名称 2008_市民病院 緩和ケア病棟整備工事 (空調衛生設備工事)
									施 設 番 号 棟 番 号 完 成 年 度 図 面 種 類 図 面 枚 数 図 面 番 号
									0 5 E 2 7 E5 - 26